



SÍMBOLOS

	RED HORIZONTAL POR SUELO DE AGUAS PLUVIALES EXISTENTE
	RED HORIZONTAL POR SUELO DE AGUAS NEGRAS EXISTENTE
	BAUANTE DE AGUAS PLUVIALES EXISTENTE
	COLUMNA DE AGUAS NEGRAS EXISTENTE
	ARQUETA EXISTENTE
	MONTANTE DE AGUA EXISTENTE
	RED HORIZONTAL DE AGUA PROYECTADA
	RED HORIZONTAL POR SUELO DE AGUAS NEGRAS PROYECTADA
	BOTE SUMIDERO SIFONICO
	ARQUETA PROYECTADA

MEMORIA DE FONTANERIA	
RELACION DE APARATOS	UNIDADES
LAVABO ROCA CIVIC REFERENCIA 327920000 (800x650)	2
INODORO ROCA CIVIC REFERENCIA 349927000 (700x390)	2
BOTE SUMIDERO SIFONICO DE ACERO INOX.	2

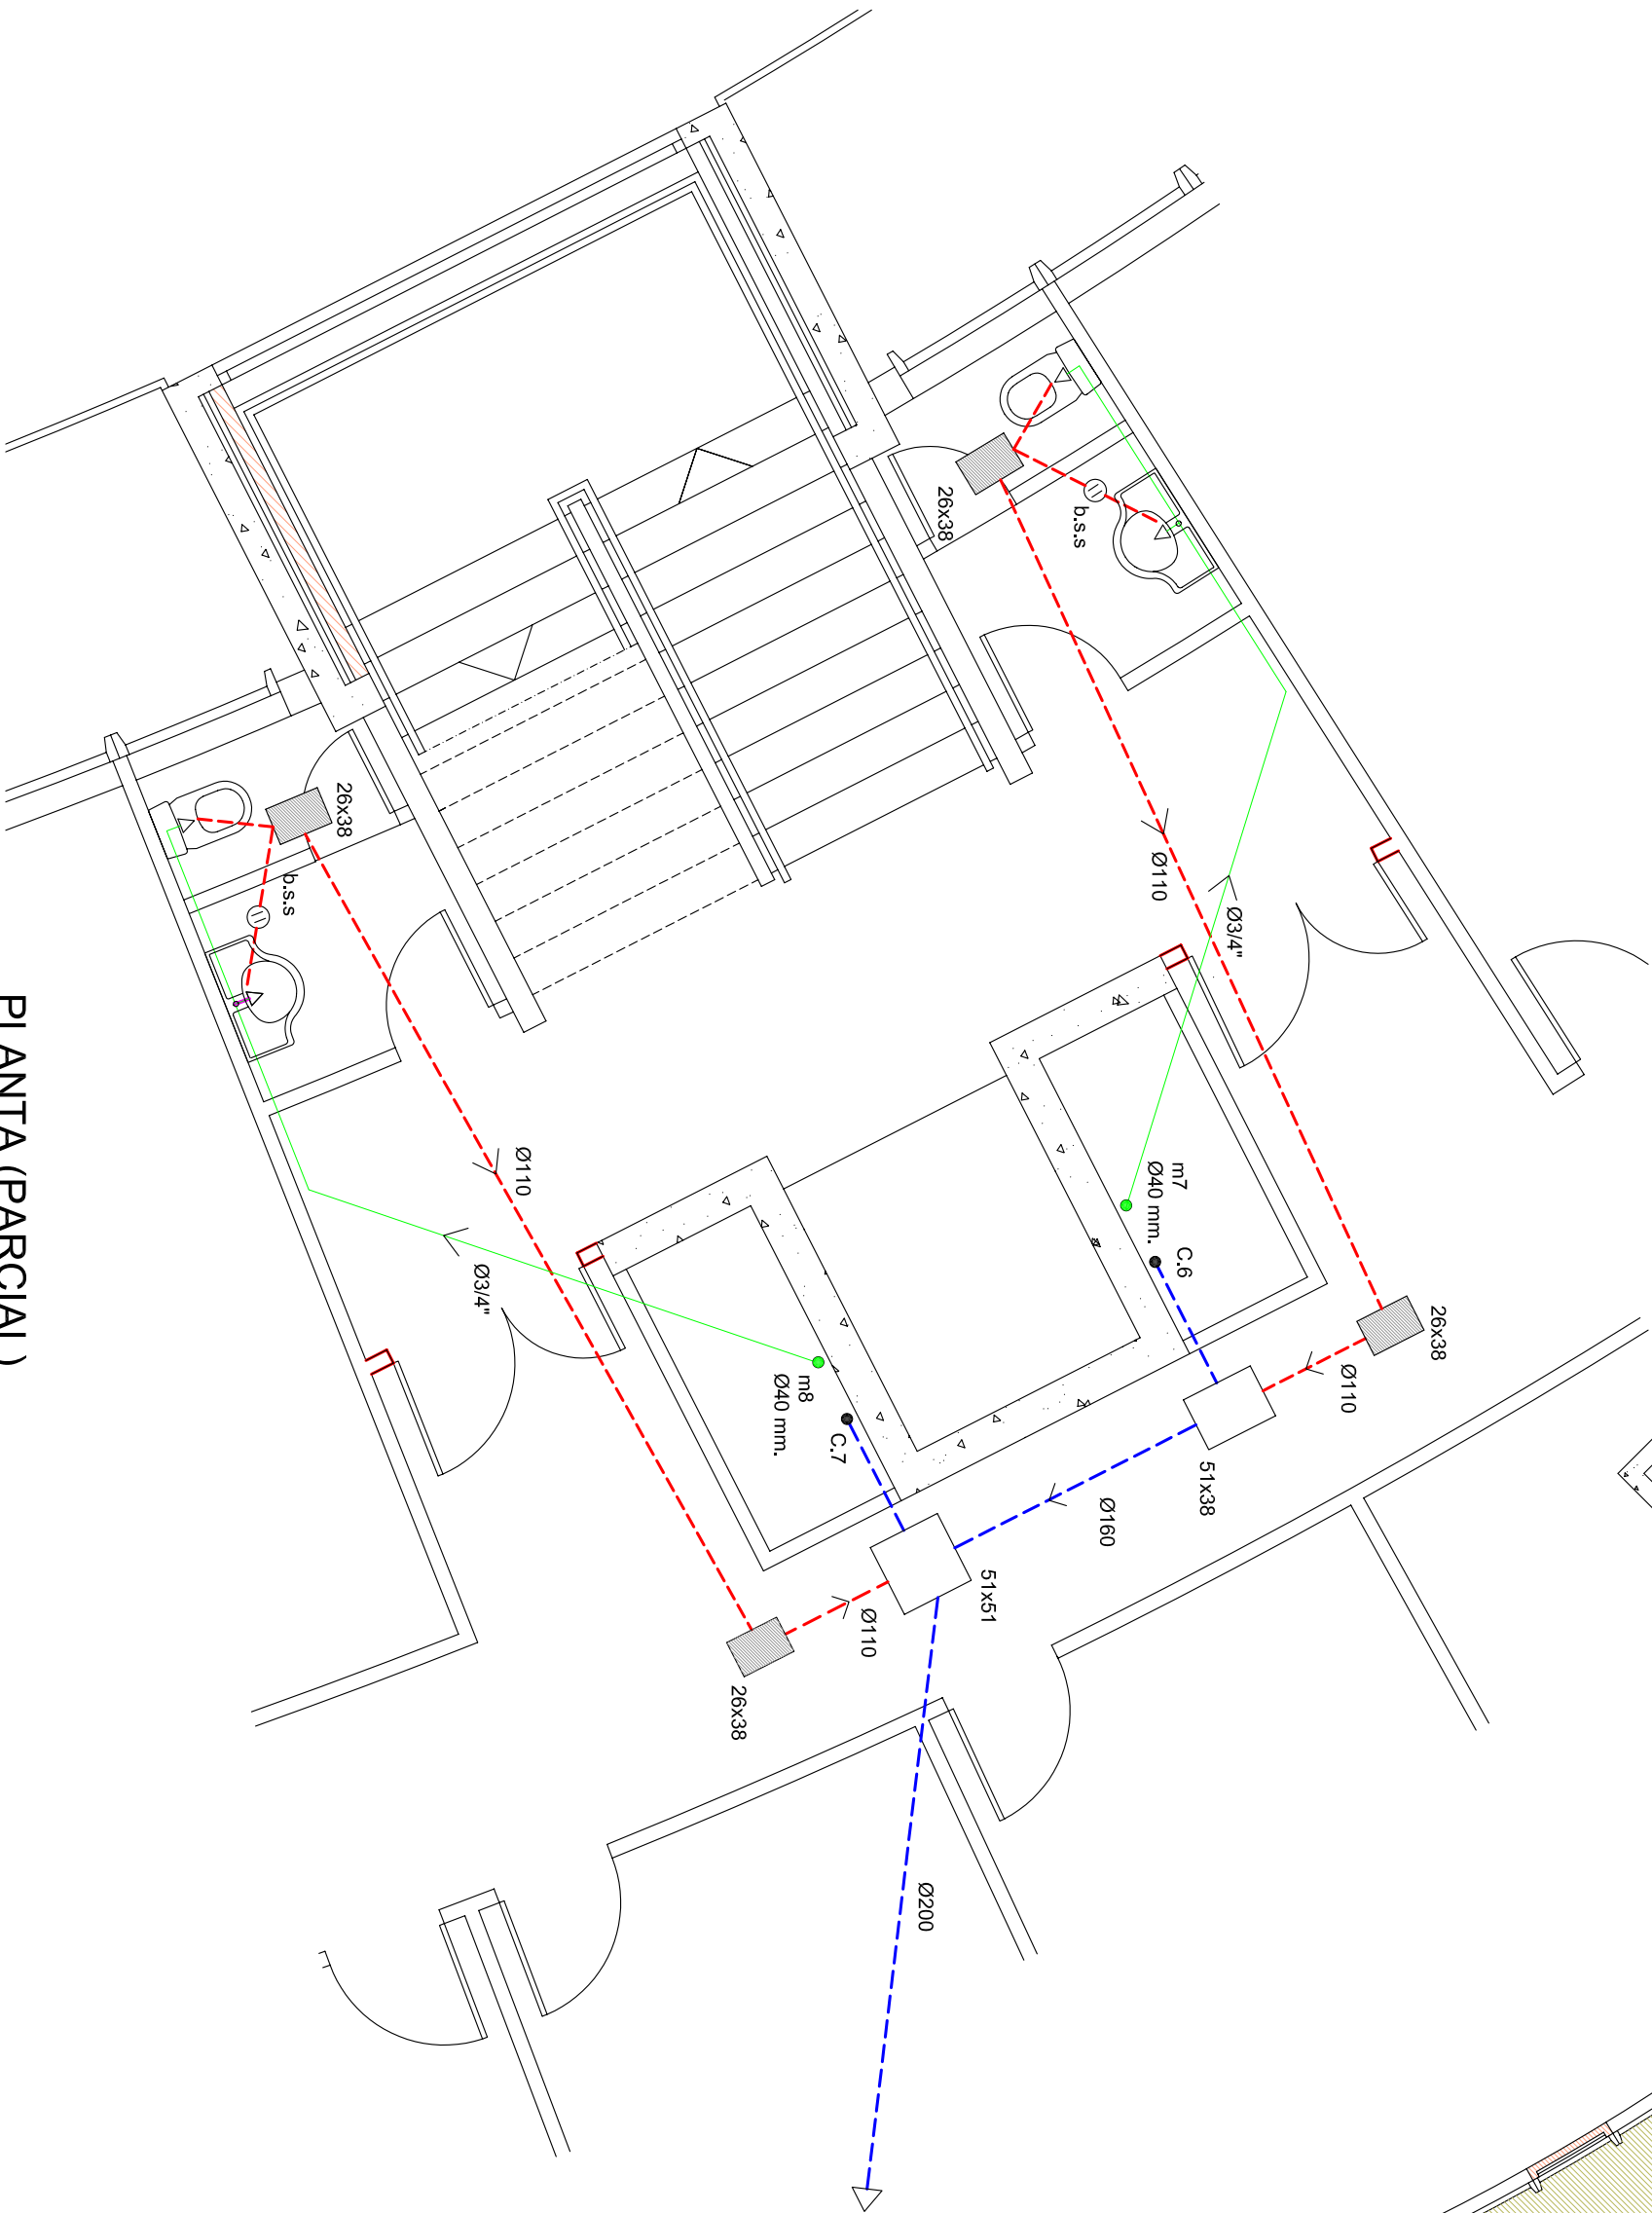

PLANTA (PARCIAL)  
ESTADO REFORMADO  
1:50

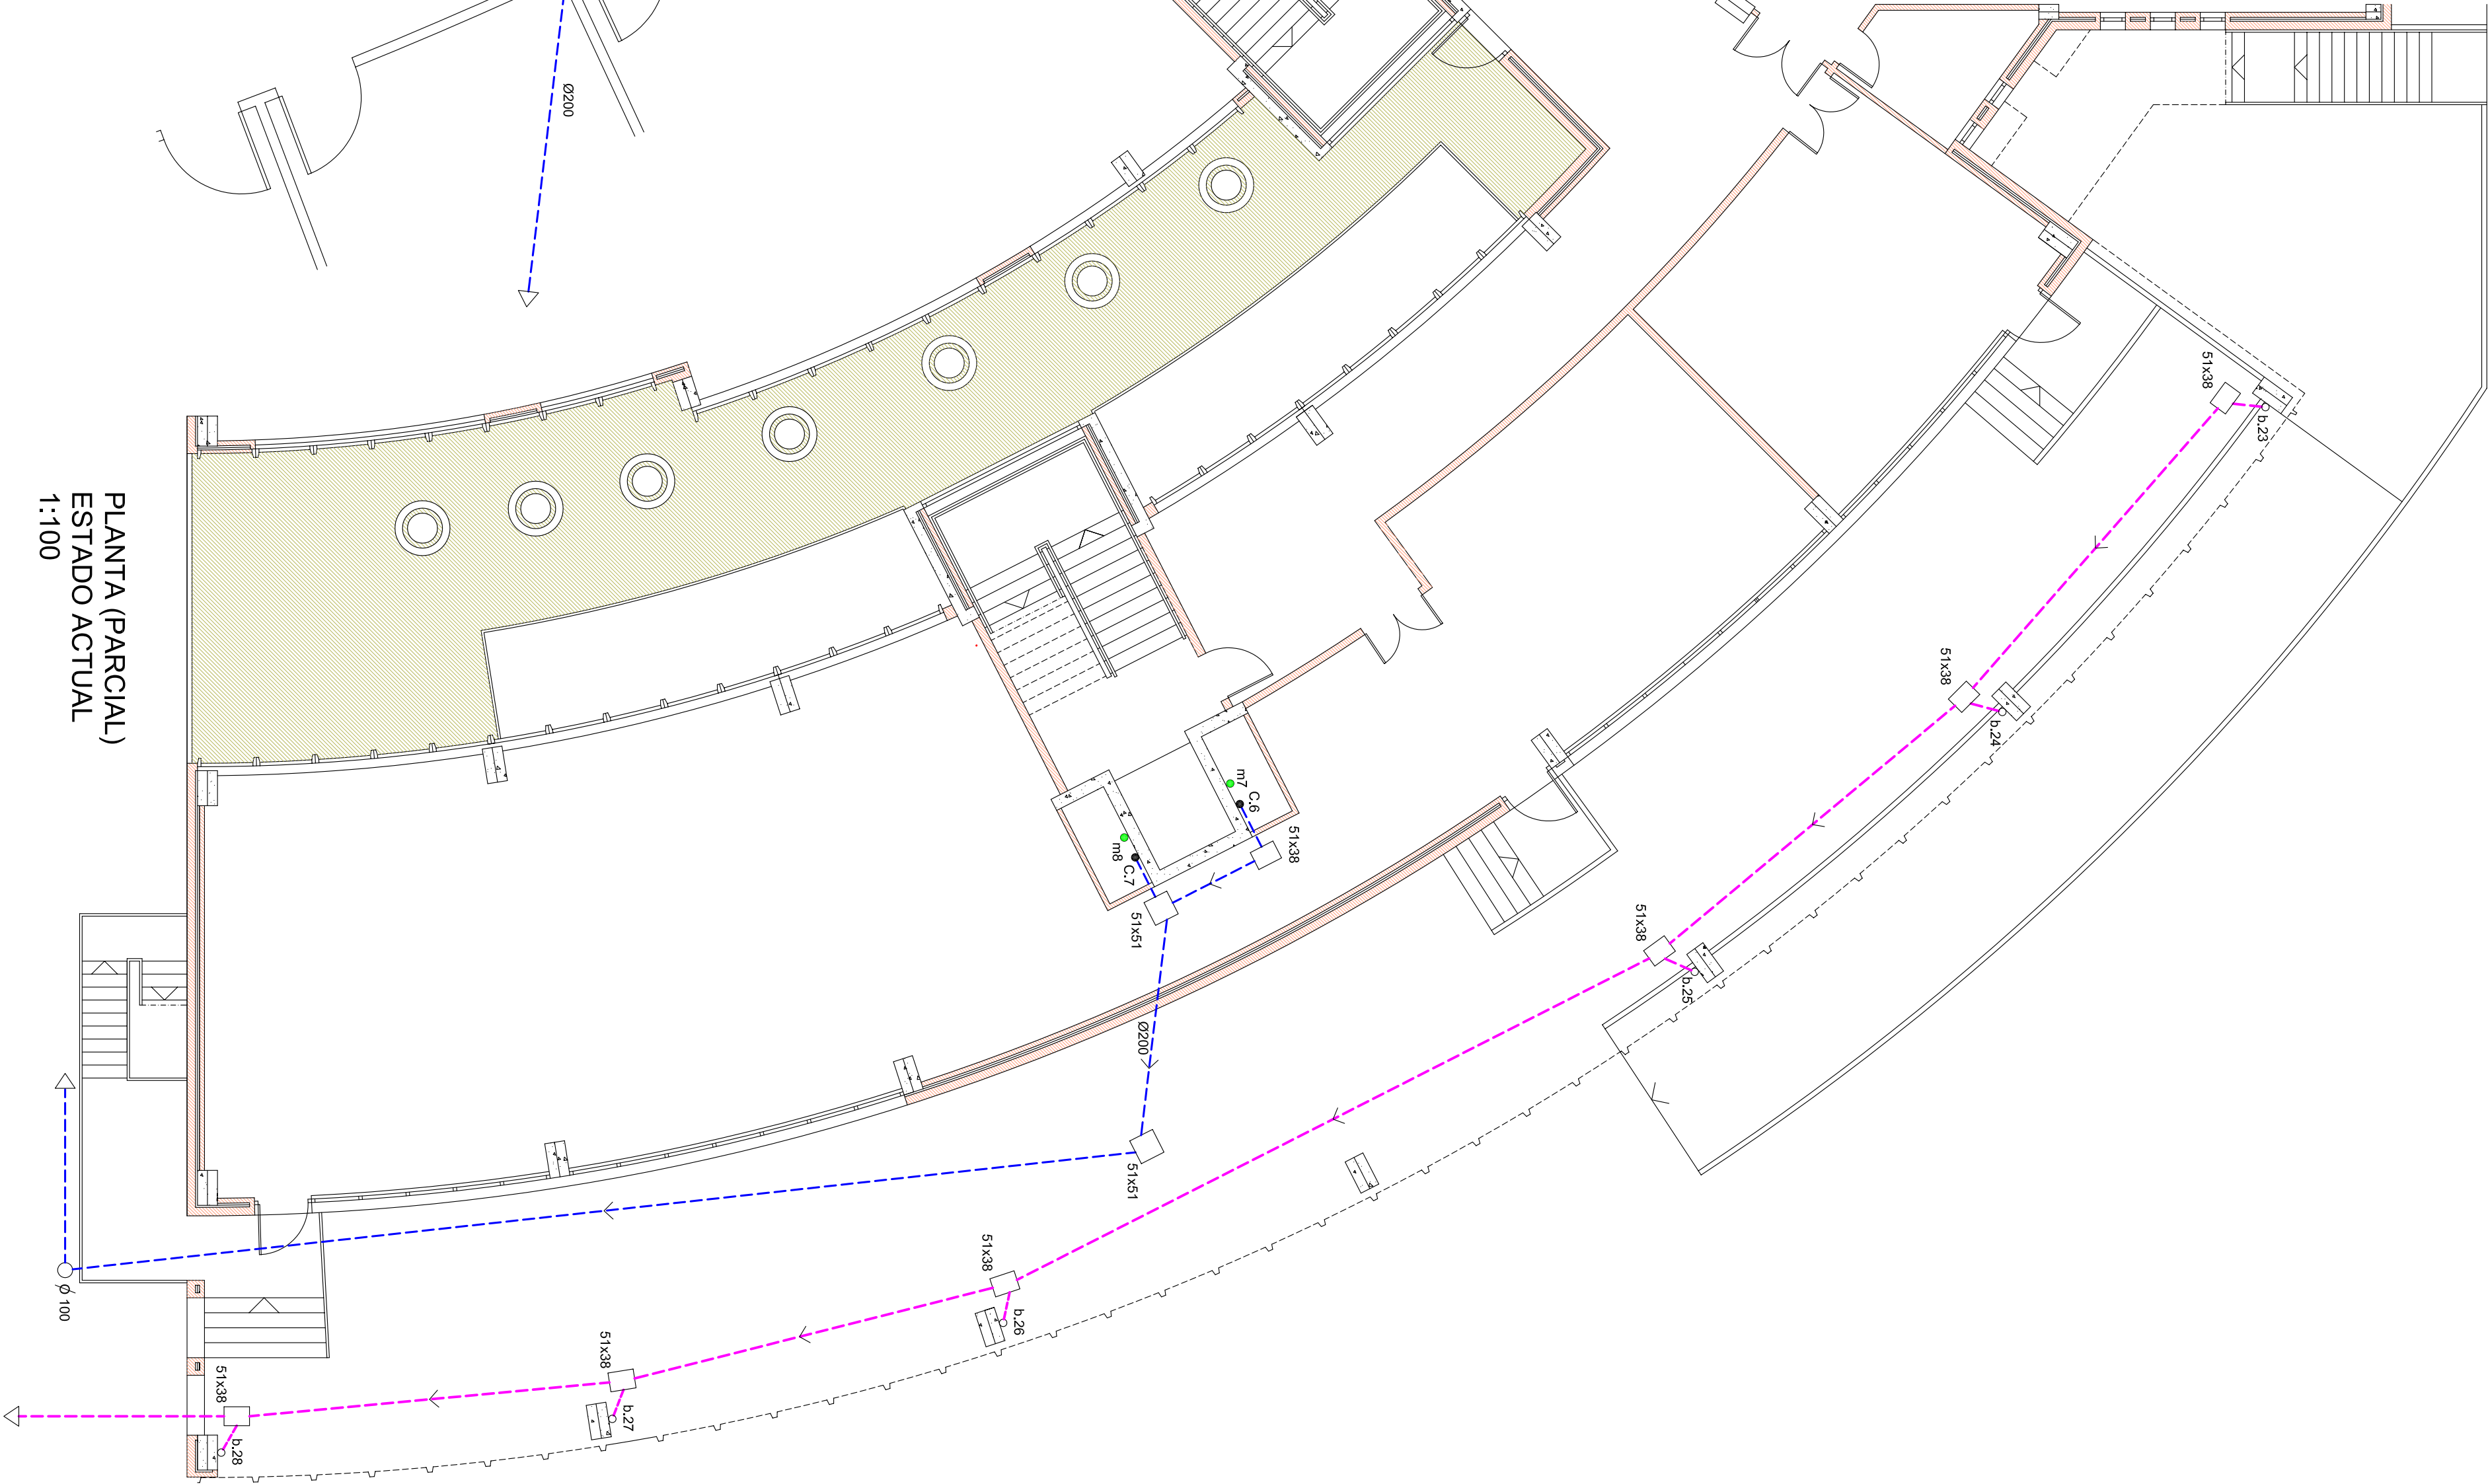

PLANTA (PARCIAL)  
ESTADO ACTUAL  
1:100

PROXECTO BÁSICO E DE EXECUCIÓN

ADAPTACIÓN Ó ESPAZO EUROPEO DE EDUCACIÓN SUPERIOR NA FACULTADE DE CIENCIAS DA EDUCACIÓN

PROMOTOR: VICERECTORADO DE INFRAESTRUTURAS E XESTIÓN AMBIENTAL

PROPIEDAD: UNIVERSIDADE DA CORUÑA

ARQUITECTO: ANDRÉS FERNÁNDEZ-ALBALAT LOIS

PLANTAS E MEMORIA  
ESCALA 1:100;1:50

SETEMBRO 2009

FONTANERIA

IF.1