



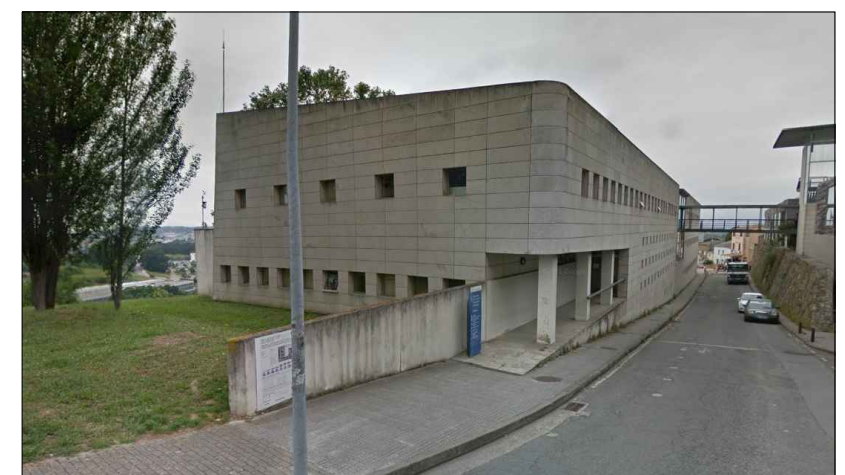


EDIFICIO DEPARTAMENTOS DA ETSAC
ESQUEMAS UNIFILARES DE CADROS DE BAIXA TENSIÓN

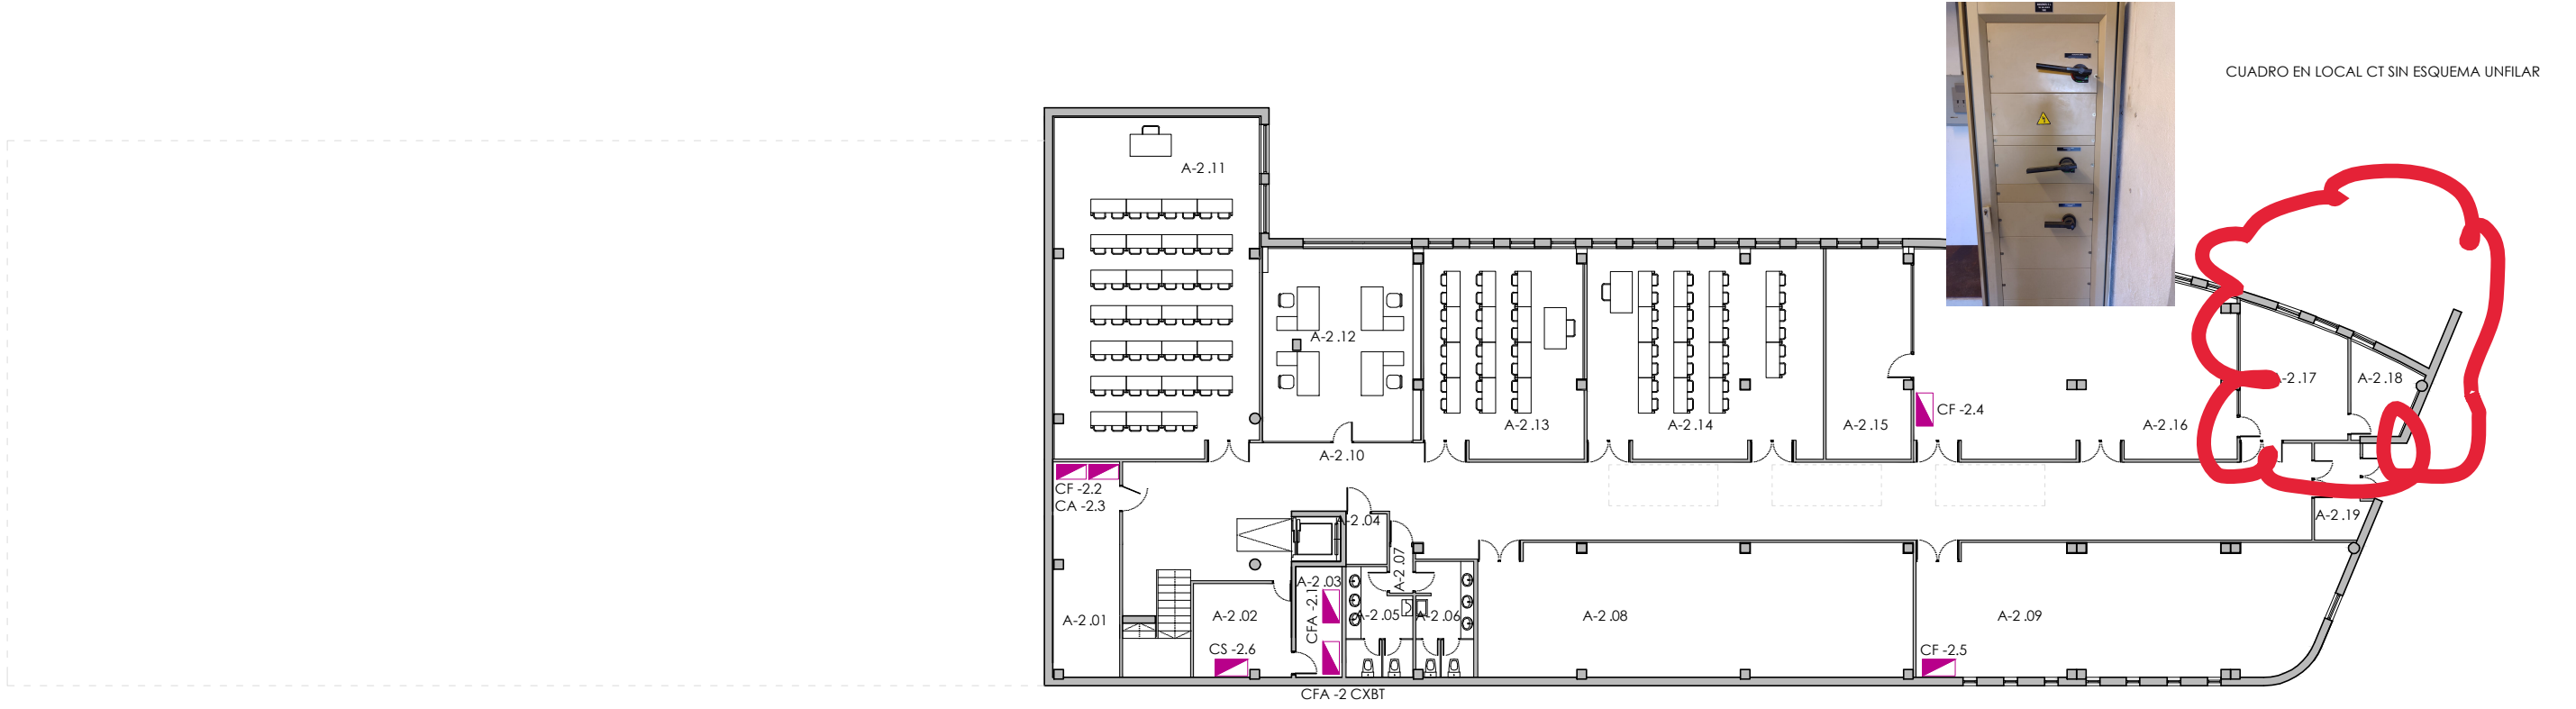

ANDAR -2

SUP	LOCAL	USO	AREA
-2	01	ALMACÉN	19.25
-2	02	ALMACÉN 2	12.29
-2	03	ALMACÉN 3	6.90
-2	04		2.76
-2	05	ASEO MULLERES	8.94
-2	06	ASEO HOMES	8.93
-2	07	VESTÍBULO	1.46
-2	08	AULA PFC	77.18
-2	09	TALLER DE MAQUETAS	72.29
-2	10	ESPAZOS DE CIRCULACIÓN	148.35
-2	11	AULA 1	92.46
-2	12	UADI	40.83
-2	13	AULA ED.2	43.97
-2	14	AULA ED.4	64.42
-2	15	DESPACHO	23.86
-2	16	AULA ED.5	81.35
-2	17	SALA DA CORTADORA LASER	17.73
-2	18	ALMACÉN	6.74
-2	19	VESTÍBULO	6.21


PROXECTO: ESQUEMAS UNIFILARES	CENTRO: EDIFICIO DEPARTAMENTOS DE ETSAC	CAMPUS: A CORUÑA - A ZAPATEIRA
PLANO: ANDAR -2. CADROS ELÉCTRICOS		
ESCALA: 1/250_A3	0 1 2.5 5m	DATA DE CONSTRUCCIÓN: 1996
ARQUITECTO: F. BESCANSÀ LÓPEZ, ESTÉVEZ CIMADEVILAS, S. TARRÍO CARRODEGUAS		DATA DE ACTUALIZACIÓN: FEBREIRO 2020
VICERREITORÍA DE INFRAESTRUTURAS E SUSTENTABILIDADE SERVIZO DE ARQUITECTURA, URBANISMO E EQUIPAMENTOS		Nº: 101
		UNIVERSIDADE DA CORUÑA

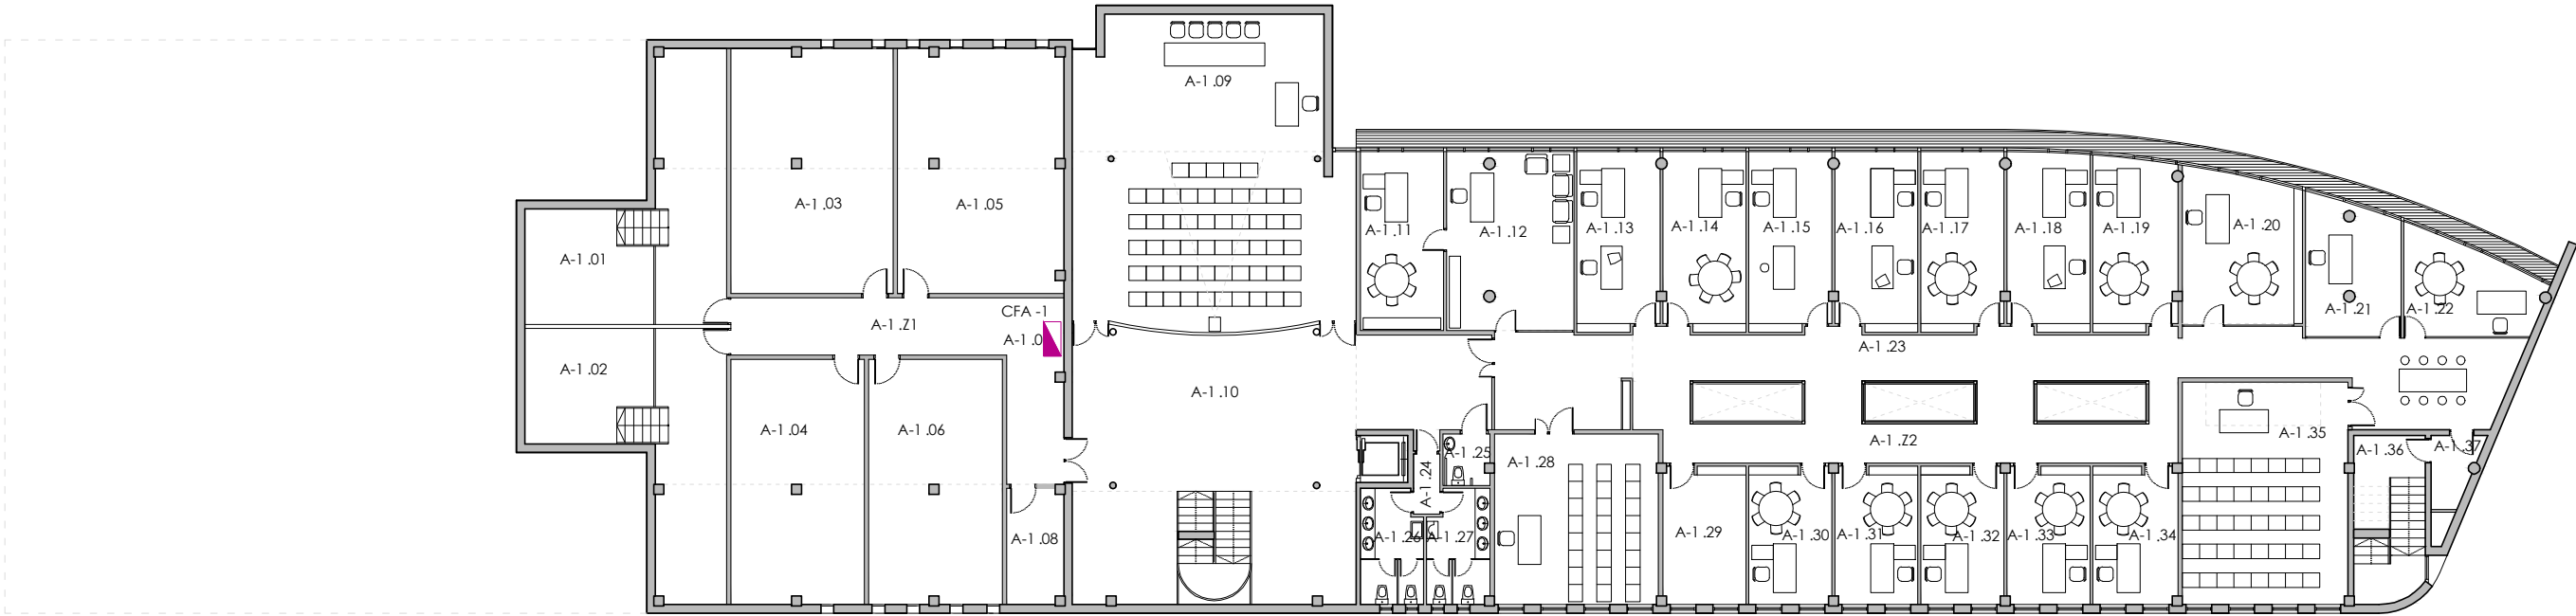

ANDAR -1


ANDAR	LOCAL	USO	SUP	ANDAR	LOCAL	USO	SUP
-1	01	ARQUIVO TECNOLOXÍA	42.07	-1	28	AULA 1	34.03
-1	02	ARQUIVO URBANISMO	42.07	-1	29	DESPACHO	13.35
-1	03	ALMACÉN	48.31	-1	30	DESPACHO	13.40
-1	04	ARQUIVO PROXECTOS	39.76	-1	31	DESPACHO	13.35
-1	05	ARQUIVO CONSTRUCCIÓN	49.26	-1	32	DESPACHO	13.40
-1	06	ARQUIVO COMPOSICIÓN	39.76	-1	33	DESPACHO	13.40
-1	07	CIRCULACIÓN	32.13	-1	34	DESPACHO	13.73
-1	08	ALMACÉN	7.95	-1	35	AULA 2	44.72
-1	09	SALÓN DE GRADOS	100.74	-1	36	ESCALEIRAS	6.03
-1	10	ESPAZOS DE CIRCULACIÓN	111.04	-1	37	VESTÍBULO	3.82
-1	11	DESPACHO	18.13	-1	Z1	ARQUIVO	312.28
-1	12	RECEPCIÓN	27.76	-1	Z2	DEPARTAMENTO DE CONSTRUCCIÓNs ARQUITECTÓNICAS	538.50
-1	13	DESPACHO	17.89				
-1	14	DESPACHO	17.82				
-1	15	DESPACHO	17.89				
-1	16	DESPACHO	17.82				
-1	17	DESPACHO	17.89				
-1	18	DESPACHO	17.77				
-1	19	DESPACHO	17.51				
-1	20	DESPACHO	21.49				
-1	21	DESPACHO	15.32				
-1	22	DESPACHO	14.45				
-1	23	CIRCULACIÓN	111.01				
-1	24	VESTÍBULO	1.94				
-1	25	ASEO ADAPTADO	2.89				
-1	26	ASEO MULLERES	8.48				
-1	27	ASEO HOMES	8.35				

PROXECTO: ESQUEMAS UNIFILARES		CENTRO: EDIFICIO DEPARTAMENTOS DE ETSAC		CAMPUS: A CORUÑA - A ZAPATEIRA	
PLANO: ANDAR -1. CADROS ELÉCTRICOS					
ESCALA: 1/250_A3		012.55m		DATA DE CONSTRUCCIÓN: 1996	
ARQUITECTO: F. BESCANSÁ LÓPEZ, ESTÉVEZ CIMADEVILAS, S. TARRÍO CARRODEGUAS				DATA DE ACTUALIZACIÓN: FEBREIRO 2020	
VICERREITORÍA DE INFRAESTRUTURAS E SUSTENTABILIDADE SERVIZO DE ARQUITECTURA, URBANISMO E EQUIPAMENTOS					Nº: 102 UNIVERSIDADE DA CORUÑA

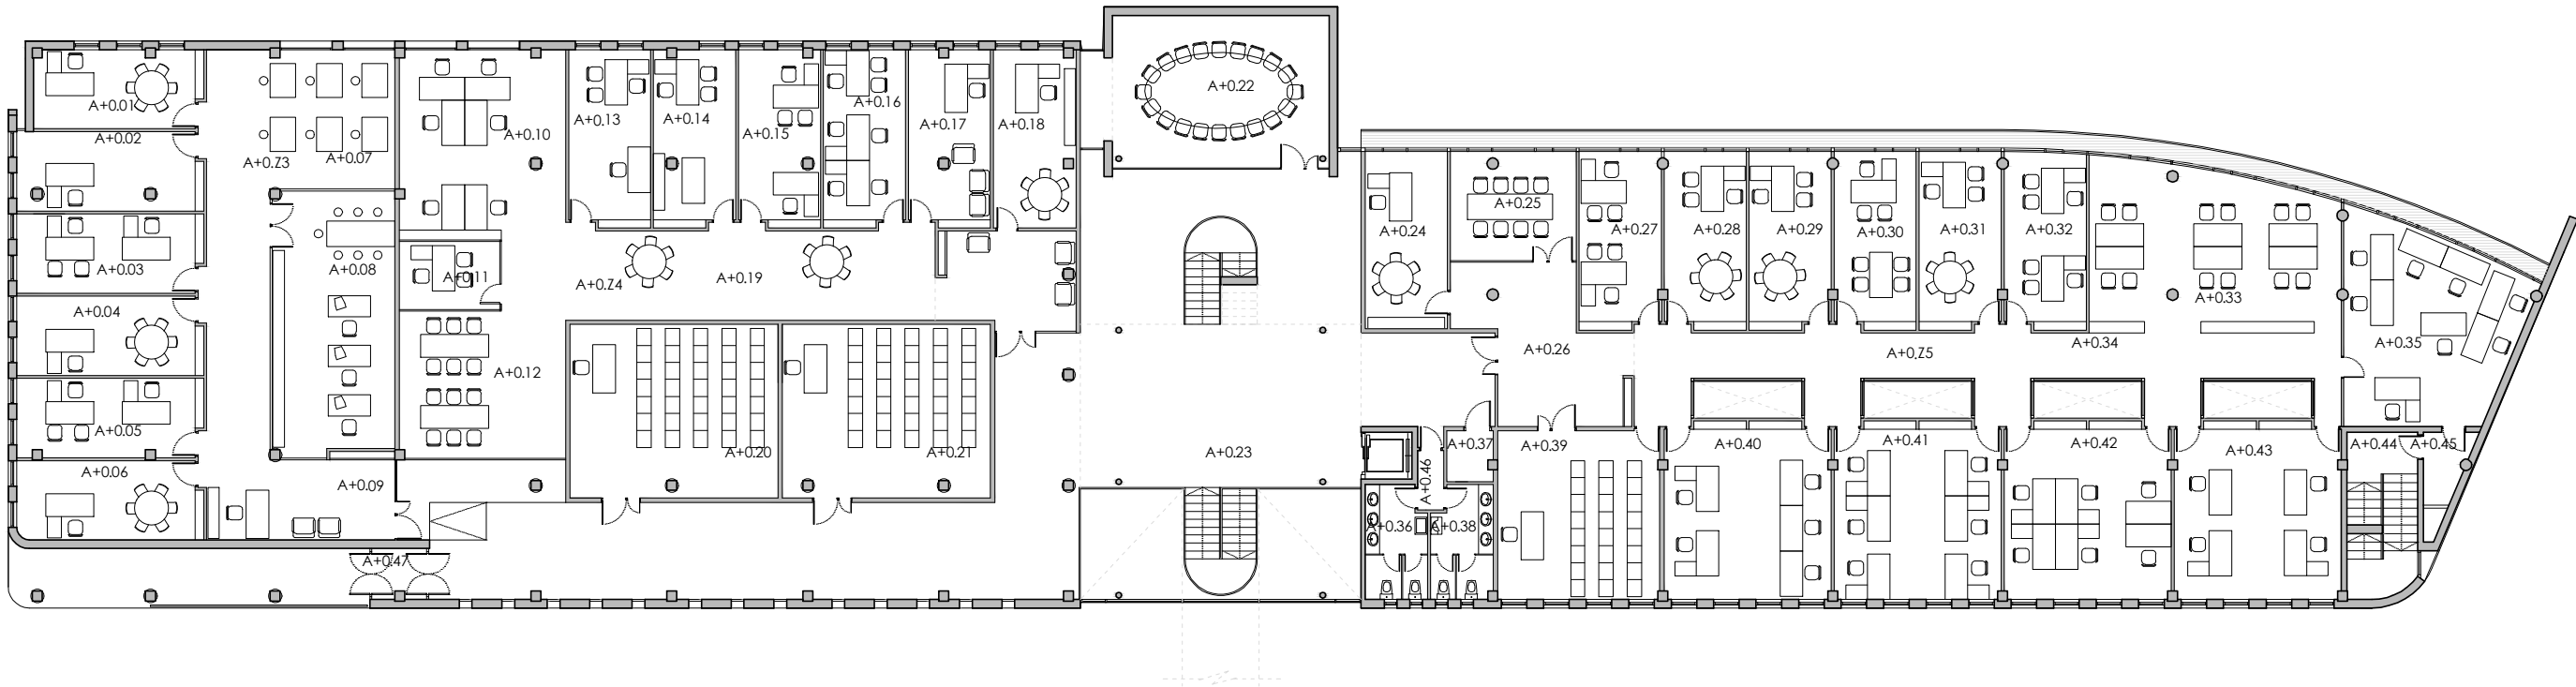

ANDAR +0

ANDAR	LOCAL	USO	SUP	ANDAR	LOCAL	USO	SUP
+0	01	DESPACHO	16.26	+0	27	DESPACHO	17.89
+0	02	DESPACHO	18.20	+0	28	DESPACHO	17.82
+0	03	DESPACHO	18.19	+0	29	DESPACHO	17.89
+0	04	DESPACHO	18.19	+0	30	DESPACHO	17.82
+0	05	DESPACHO	17.99	+0	31	DESPACHO	17.89
+0	06	DESPACHO	18.15	+0	32	DESPACHO	17.77
+0	07	ÁREA DE TRABALLO	55.37	+0	33	ZONA DE TRABALLO	50.02
+0	08	ÁREA DE TRABALLO 2	39.83	+0	34	PASILLO	56.84
+0	09	RECEPCIÓN	19.07	+0	35	DESPACHO DE PROXECTOS 4	40.43
+0	10	ZONA DE TRABALLO	39.23	+0	36	ASEO MULLERES	8.48
+0	11	DESPACHO	8.52	+0	37	CUARTO DE LIMPEZA	2.89
+0	12	ZONA DE REUNIONS	30.47	+0	38	ASEO HOMES	8.35
+0	13	DESPACHO	17.88	+0	39	AULA 3	33.97
+0	14	DESPACHO	17.85	+0	40	DESPACHO DE PROXECTOS 1	36.36
+0	15	DESPACHO	17.78	+0	41	DESPACHO DE PROXECTOS 2	36.36
+0	16	DESPACHO	17.96	+0	42	DESPACHO DE PROXECTOS 3	36.36
+0	17	DESPACHO	17.78	+0	43	DESPACHO DE PROXECTOS 5	36.36
+0	18	DESPACHO	18.30	+0	44	ESCALEIRAS	14.42
+0	19	PASILLO	64.88	+0	45	VESTÍBULO	3.76
+0	20	AULA 1	44.98	+0	46	VESTÍBULO	1.94
+0	21	AULA 2	44.98	+0	47	VESTÍBULO	3.38
+0	22	SALA DE REUNIÓN	44.87	+0	23	DEPARTAMENTO DE URBANISMO	223.11
+0	23	ESPazos DE CIRCULACIÓN	235.79	+0	24	DEPARTAMENTO DE COMPOSICION	251.12
+0	24	DESPACHO	18.13	+0	25	DEPARTAMENTO DE PROYECTOS ARQUITECTÓNICOS E URBANISMO	498.52
+0	25	SALA DE REUNIONS	17.14				
+0	26	VESTÍBULO	26.54				

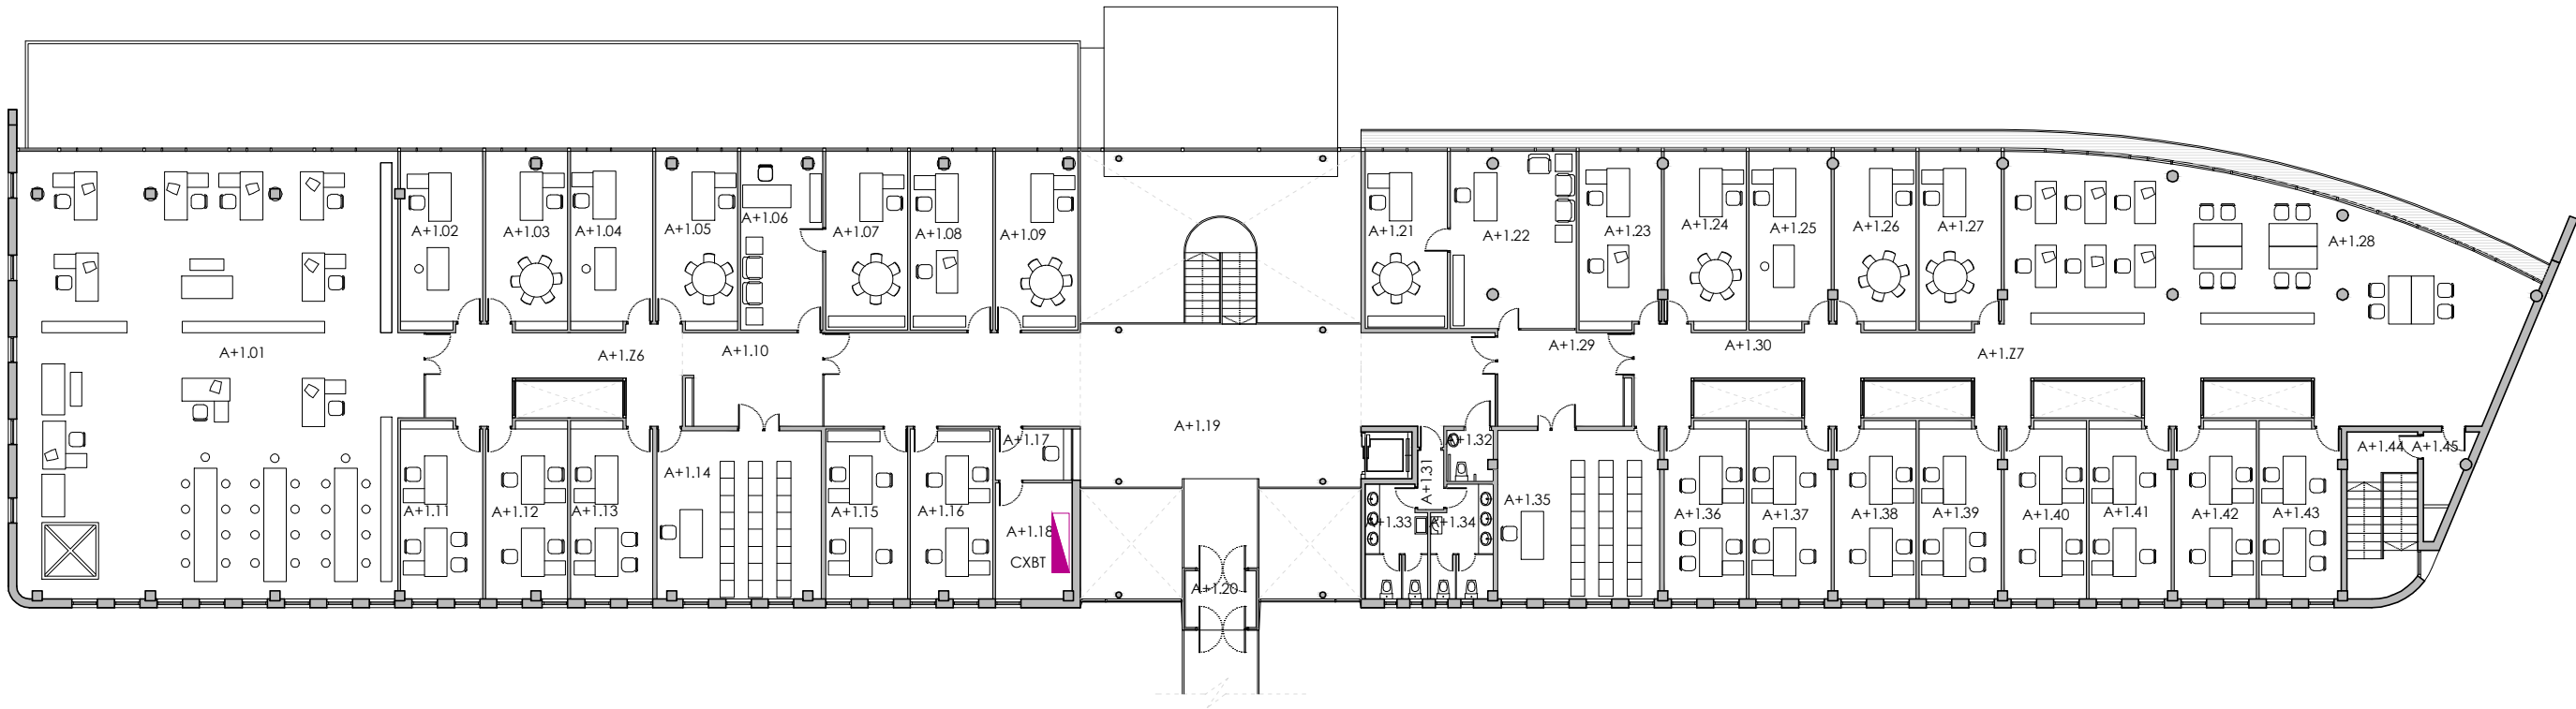

ANDAR +1

ANDAR	LOCAL	USO	SUP	ANDAR	LOCAL	USO	SUP
+1	01	ÁREA DE TRABALLO	214.80	+1	28	ÁREA DE TRABALLO	109.99
+1	02	DESPACHO	17.92	+1	29	RECEPCIÓN	15.53
+1	03	DESPACHO	17.91	+1	30	PASILLO	56.77
+1	04	DESPACHO	17.98	+1	31	VESTÍBULO	5.00
+1	05	DESPACHO	17.91	+1	32	ASEO ADAPTADO	2.89
+1	06	DESPACHO	18.29	+1	33	ASEO MULLERES	8.94
+1	07	DESPACHO	18.22	+1	34	ASEO HOMES	8.93
+1	08	DESPACHO	18.29	+1	35	AULA 2	34.02
+1	09	DESPACHO	18.29	+1	36	DESPACHO	17.82
+1	10	RECEPCIÓN	45.68	+1	37	DESPACHO	17.90
+1	11	DESPACHO	17.93	+1	38	DESPACHO	17.83
+1	12	DESPACHO	17.80	+1	39	DESPACHO	17.90
+1	13	DESPACHO	17.98	+1	40	DESPACHO	17.90
+1	14	AULA 1	34.23	+1	41	DESPACHO	17.90
+1	15	DESPACHO	17.34	+1	42	DESPACHO	17.90
+1	16	DESPACHO	17.31	+1	43	DESPACHO	17.83
+1	17	CONSERXARÍA	4.82	+1	44	ESCALEIRAS	14.42
+1	18	ALMACÉN	10.97	+1	45	VESTÍBULO	3.76
+1	19	ESPAZOS DE CIRCULACIÓN	118.94	+1	26	DEPARTAMENTO DE TECNOLOXÍA DA CONSTRUCCIÓN	458.50
+1	20	VESTÍBULO	5.00	+1	27	DEPARTAMENTO DE REPRESENTACIÓN E TEORÍA ARQUITECTÓNICA	496.83
+1	21	DESPACHO	18.16				
+1	22	RECEPCIÓN	27.81				
+1	23	DESPACHO	17.89				
+1	24	DESPACHO	17.82				
+1	25	DESPACHO	17.89				
+1	26	DESPACHO	17.82				
+1	27	DESPACHO	17.89				

PROXECTO: ESQUEMAS UNIFILARES		CENTRO: EDIFICIO DEPARTAMENTOS DE ETSAC	CAMPUS: A CORUÑA - A ZAPATEIRA
PLANO: ANDAR +1. CADROS ELÉCTRICOS			
ESCALA: 1/250_A3			DATA DE CONSTRUCCIÓN: 1996
ARQUITECTO: F. BESCANSA LÓPEZ, ESTÉVEZ CIMADEVILAS, S. TARRÍO CARRODEGUAS			DATA DE ACTUALIZACIÓN: FEBREIRO 2020
VICERREITORÍA DE INFRAESTRUTURAS E SUSTENTABILIDADE SERVIZO DE ARQUITECTURA, URBANISMO E EQUIPAMENTOS			Nº: 104