




FACULTADE DE DEREITO
ESQUEMAS UNIFILARES DE CADROS DE BAIXA TENSIÓN



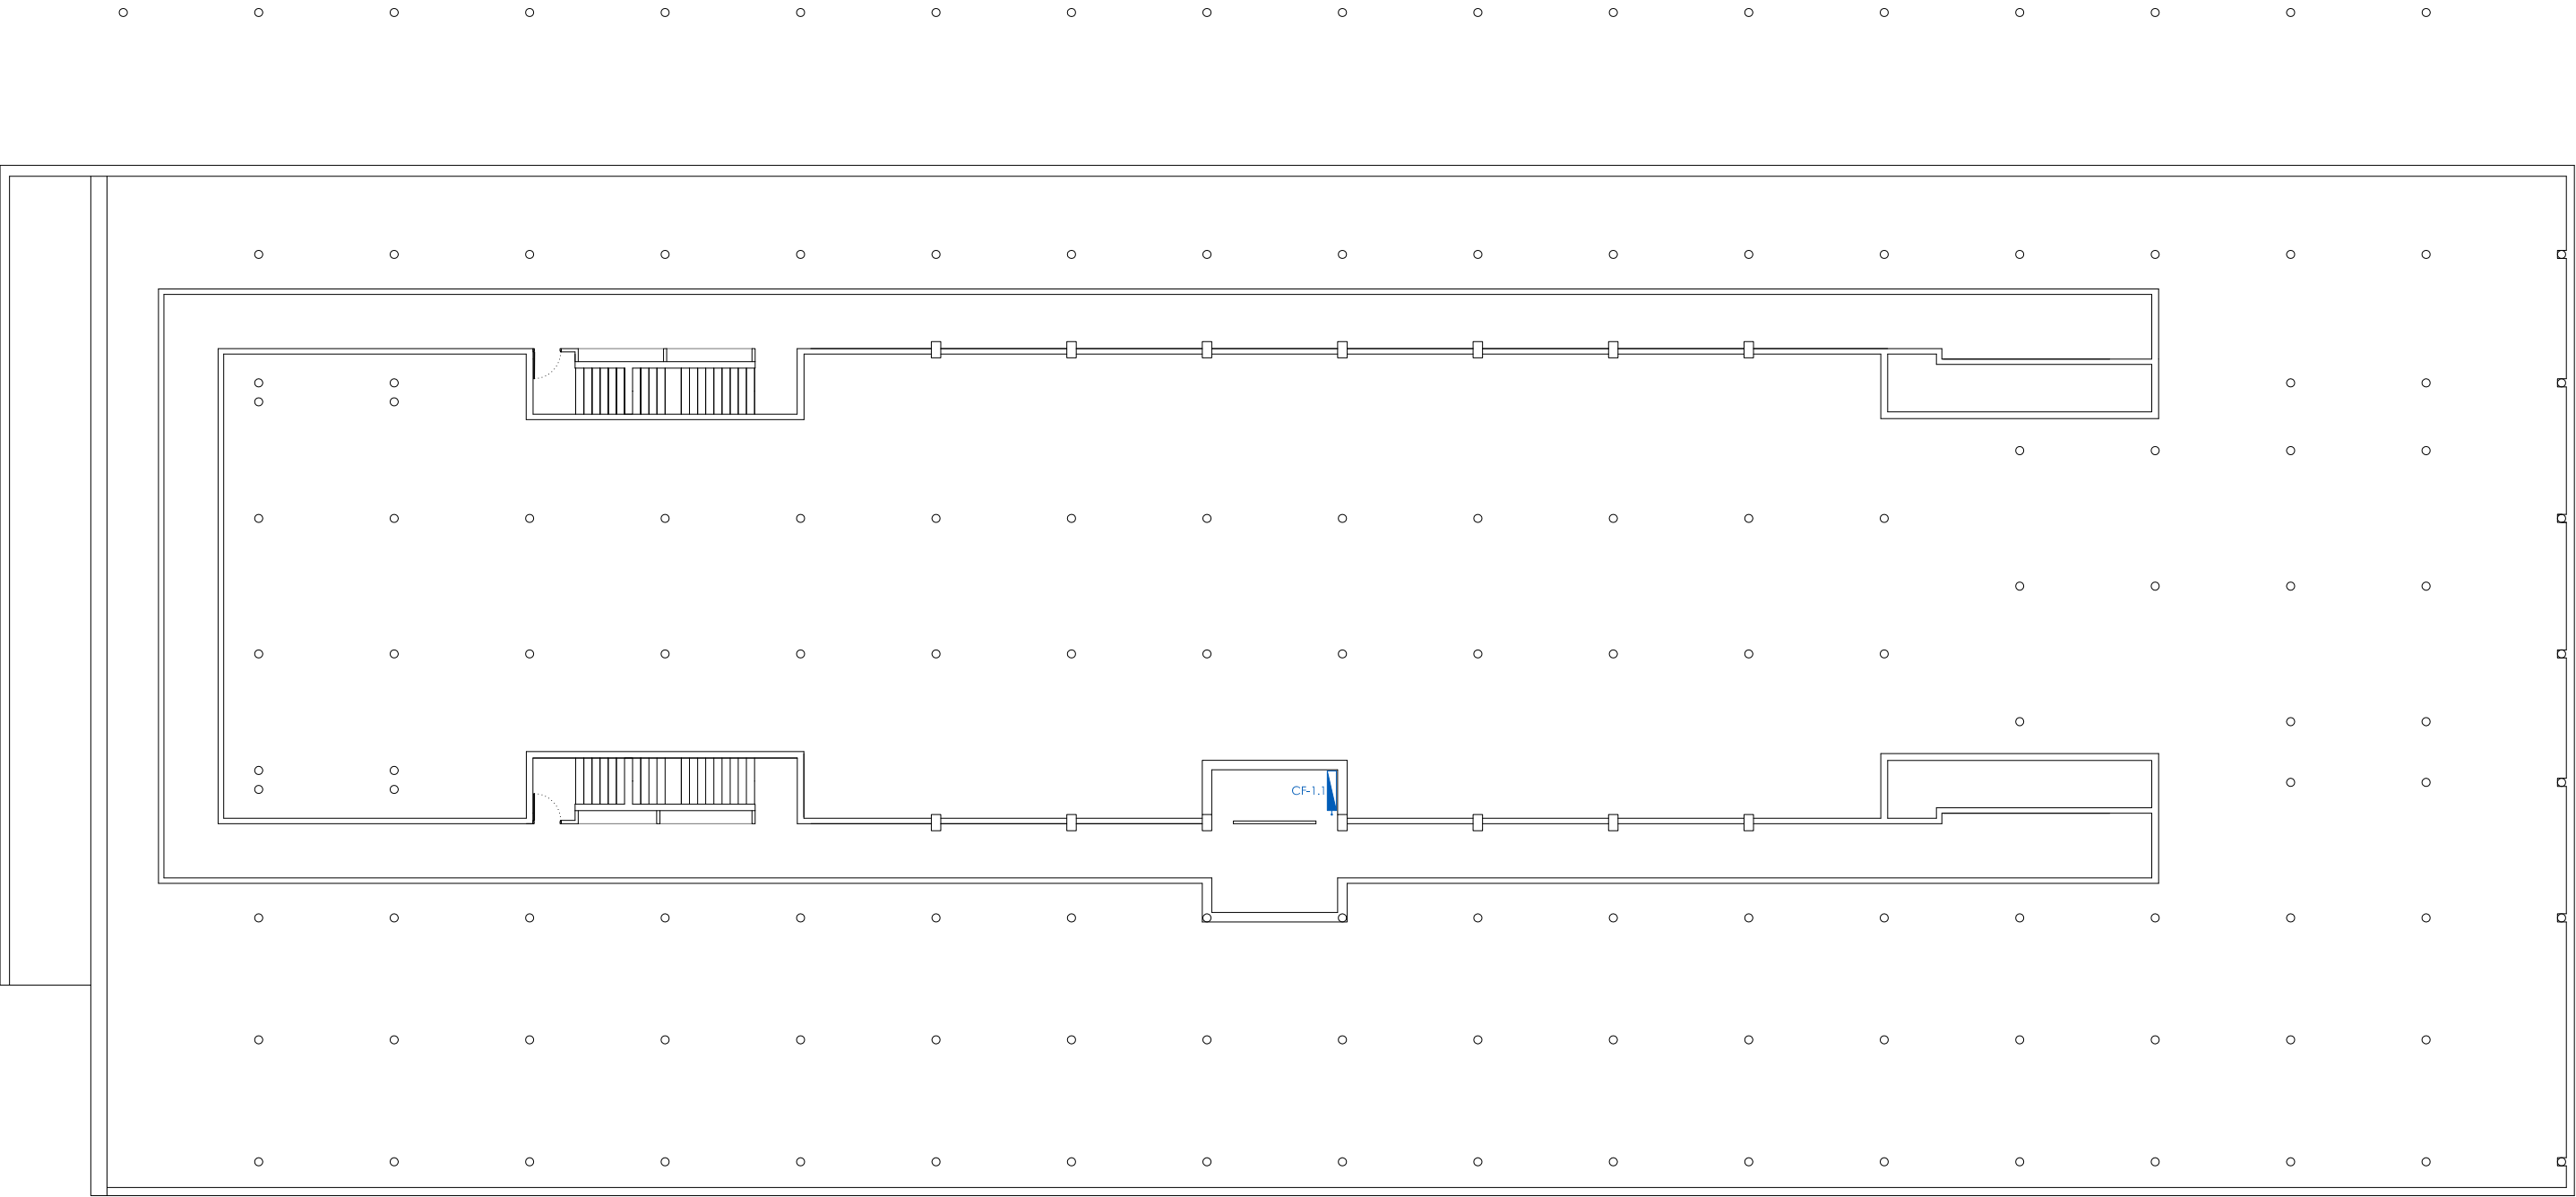

ANDAR PRIMEIRO

ANDAR LOCAL USO

+1	01		120.71	+1	16	ASEOS	10.88	+1	34	AULA NET	99.93
+1	02	SALA DE INSTALACIÓNS	18.60	+1	17	CAMERINOS	10.95	+1	35	SALA DE VISTAS	99.93
+1	03	GRUPO C.T.	36.13	+1	18	HALL	592.39	+1	36	SALA DE PROFESORES	99.93
+1	04	ALMACÉN	27.86	+1	19	ASEOS	7.58	+1	37	SALA DE INVESTIGADORES	102.46
+1	05	AULA 01	73.02	+1	20	ASEO MINUSV	3.63				
+1	06	AULA 02	47.88	+1	21	AUDITORIO	318.02				
+1	07	AULA 03	47.88	+1	22	BIBLIOTECA	173.30				
+1	08	AULA 04	47.88	+1	23	ALMACÉN	10.79				
+1	09	AULA MULTIUSOS 01	52.24	+1	24	ALMACÉN	10.64				
+1	10	AULA MULTIUSOS 02	52.50	+1	25	ASEOS	10.88				
+1	11	AULA 05	48.12	+1	26	ASEOS	10.95				
+1	12	AULA 06	48.12	+1	27	ASEOS	7.58				
+1	13	AULA 07	46.27	+1	28	ASEO MINUSV	3.63				
+1	14	AMPLIACIÓN BIBLIOTECA	220.74	+1	29	CENTRO DE DOCUMENTACIÓN EUROPEA	100.51				
+1	15	ALMACÉN	47.34	+1	30	AULA	99.93				
				+1	31	AULA	99.93				
				+1	32	SERVIZOS ADMINISTRATIVOS DE DEPARTAMENTOS	99.93				
				+1	33	AULA AVANZADA	99.93				

PROXECTO: ESQUEMAS UNIFILARES

CENTRO: FACULDADE DE DEREITO

CAMPUS: A CORUÑA - ELVIÑA

PLANO: CADROS ELÉCTRICOS ANDAR+1

ESCALA: 1/250

ARQUITECTO: .

012.55m

DATA DE CONSTRUCCIÓN: DECEMBRO 1992


DATA DE ACTUALIZACIÓN: MAIO 2016

VICERREITORÍA DE ECONOMÍA, INFRAESTRUTURAS E SUSTENTABILIDADE

SERVIZO DE ARQUITECTURA, URBANISMO E EQUIPAMENTOS

Nº: 103

UNIVERSIDADE DA CORUÑA

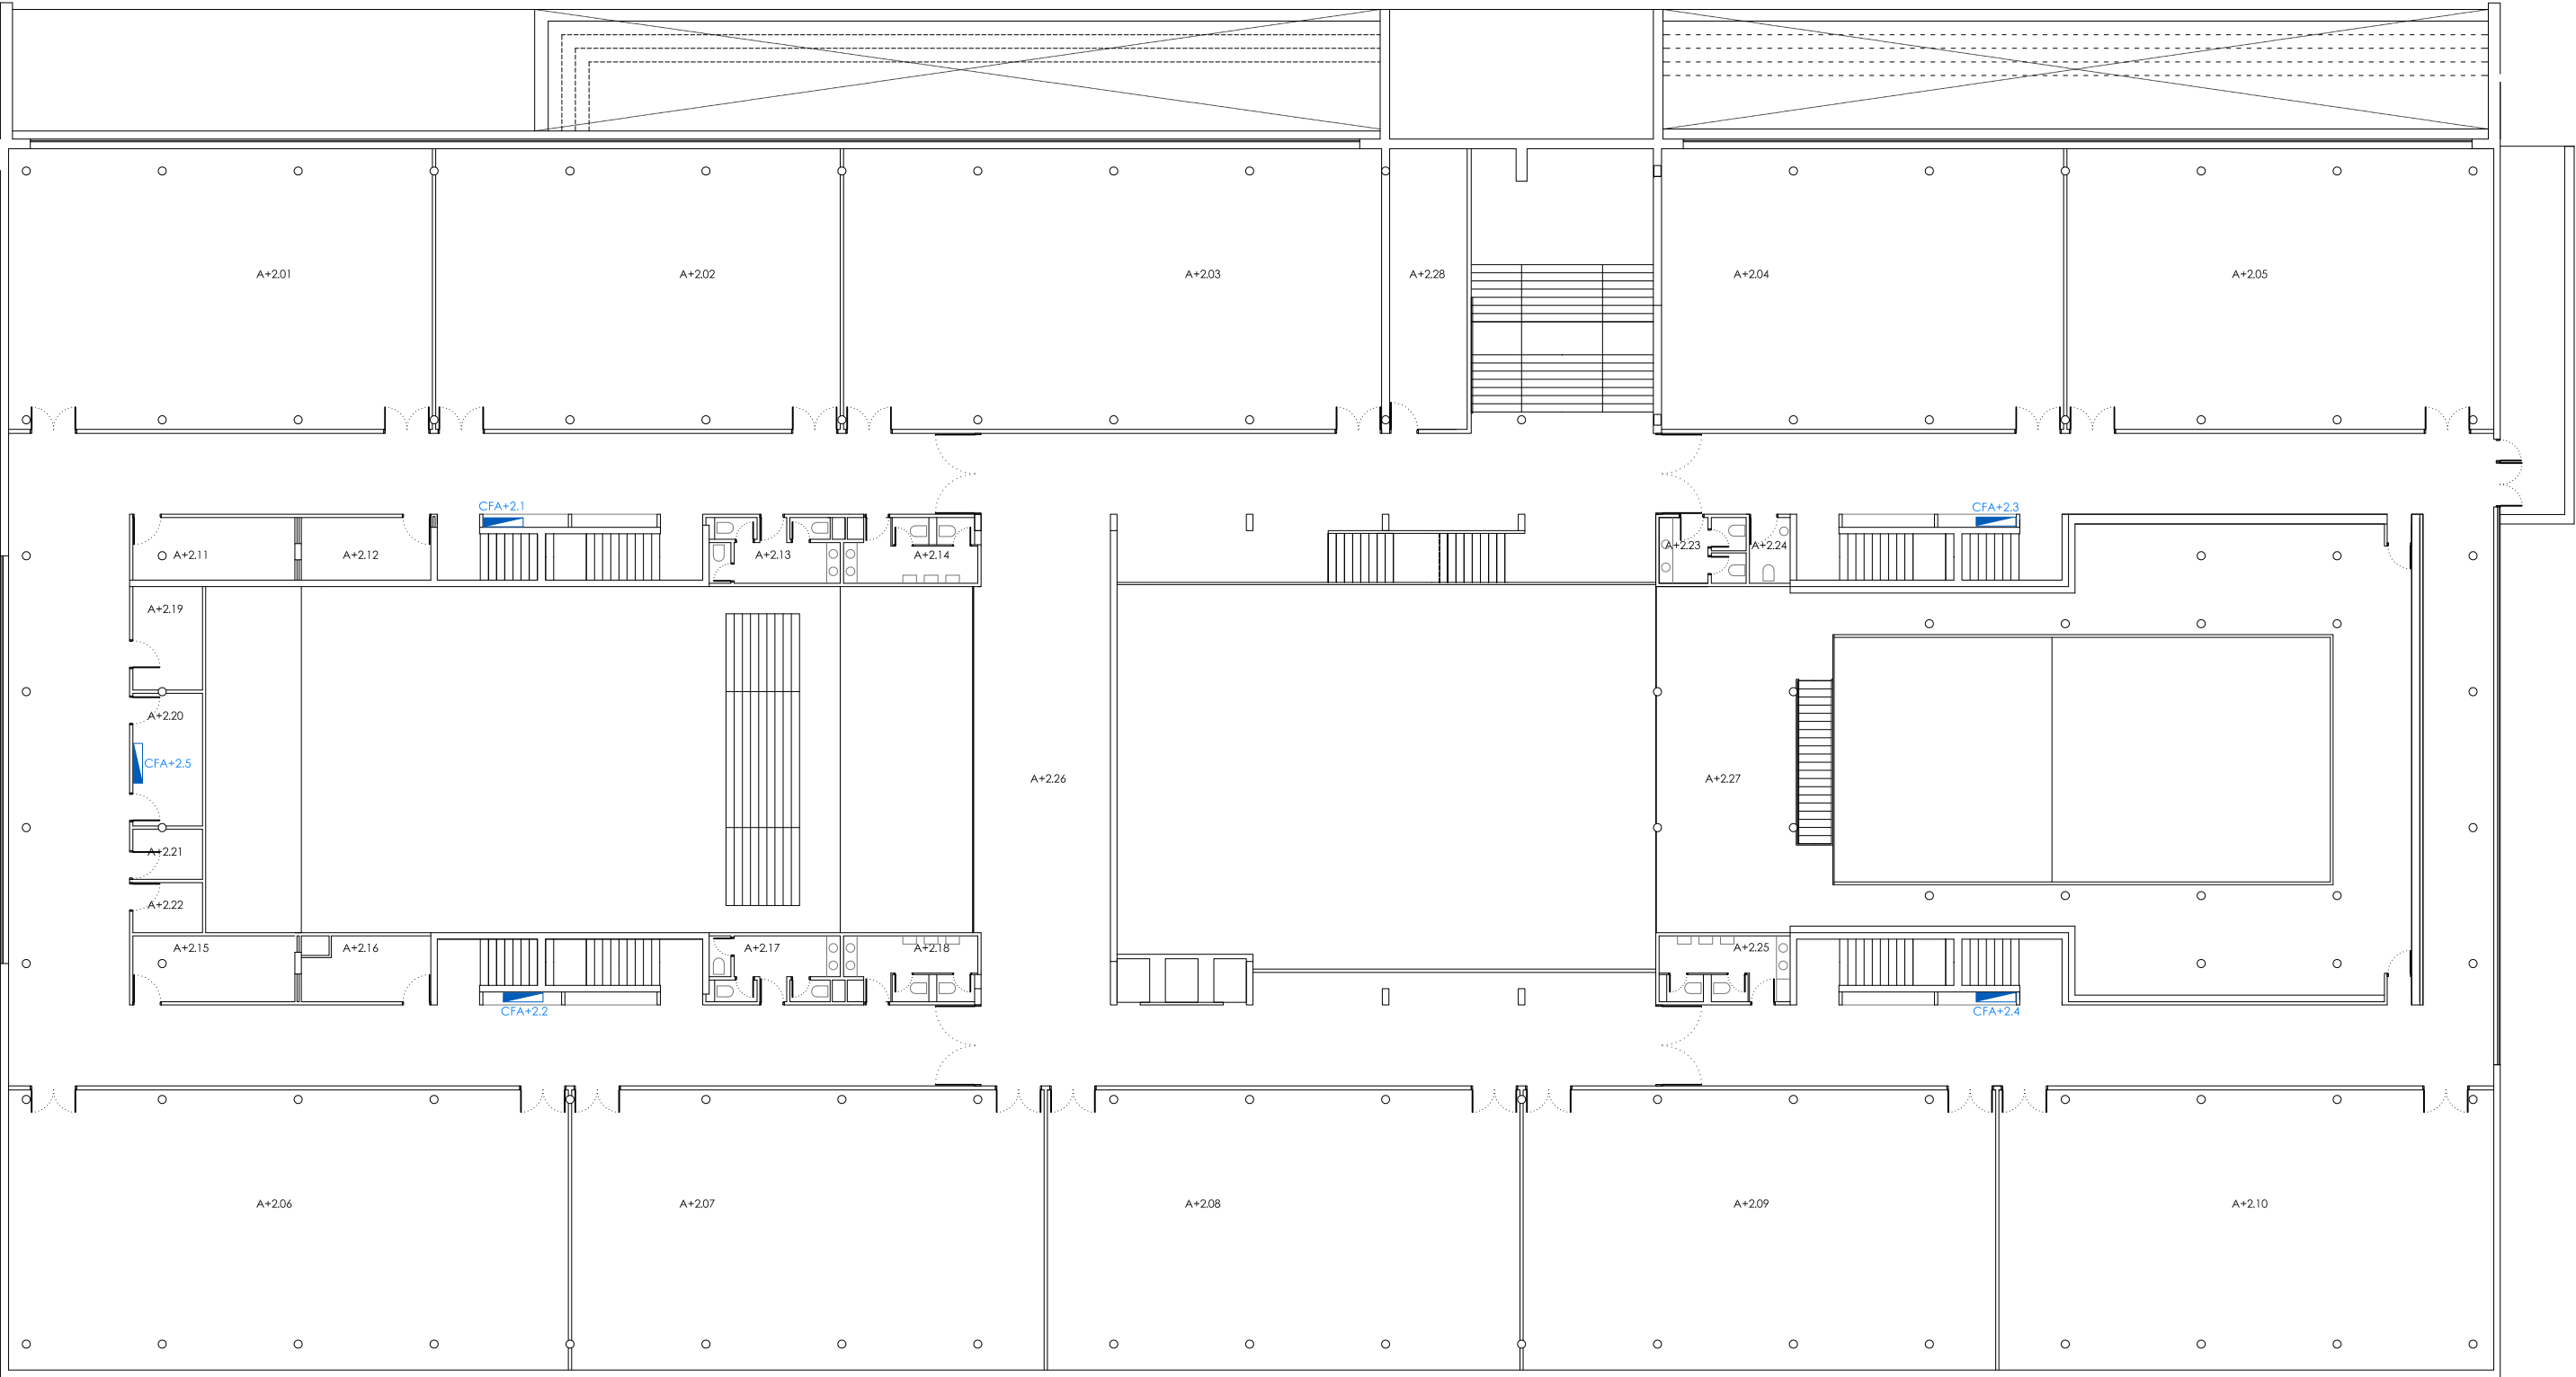

ANDAR SEGUNDO

				+2	09	AULA 140 ALUMNOS	178.53	+2	21	CABINA 2	4.70
				+2	10	AULA 140 ALUMNOS	186.88	+2	22	CABINA 1	4.72
ANDAR	LOCAL	USO	AREA								
				+2	11	ALMACÉN	13.64	+2	23	ASEOS	7.58
				+2	12	FOTOCOPIADORA	10.95	+2	24	ASEO MINUSV	3.63
+2	01	AULA 120 ALUMNOS	160.71	+2	13	ASEOS	10.88	+2	25	ASEOS	11.44
+2	02	AULA 120 ALUMNOS	153.41	+2	14	ASEOS	10.95	+2	26	DISTRIBUIDOR	835.12
+2	03	AULA 175 ALUMNOS	204.07	+2	15	ALMACÉN	14.31	+2	27	BIBLIOTECA	224.28
+2	04	AULA 120 ALUMNOS	152.52	+2	16	ALMACÉN	10.64	+2	28	CONSERXERÍA/ FAX	29.42
+2	05	AULA MAGNA	161.84	+2	17	ASEOS	10.90				
+2	06	AULA 175 ALUMNOS	211.46	+2	18	ASEOS	10.95				
+2	07	AULA 140 ALUMNOS	178.54	+2	19	RED	9.72				
+2	08	AULA 140 ALUMNOS	178.54	+2	20	CABINA 3	12.46				

PROXECTO: ESQUEMAS UNIFILARES

CENTRO: FACULDADE DE DEREITO

CAMPUS: A CORUÑA - ELVIÑA

PLANO: CADROS ELÉCTRICOS ANDAR+2

ESCALA: 1/250

ARQUITECTO: .

012.55m

DATA DE CONSTRUCCIÓN: DECEMBRO 1992


DATA DE ACTUALIZACIÓN: MAIO 2016

VICERREITORÍA DE ECONOMÍA, INFRAESTRUTURAS E SUSTENTABILIDADE

SERVIZO DE ARQUITECTURA, URBANISMO E EQUIPAMENTOS

Nº: 104

UNIVERSIDADE DA CORUÑA

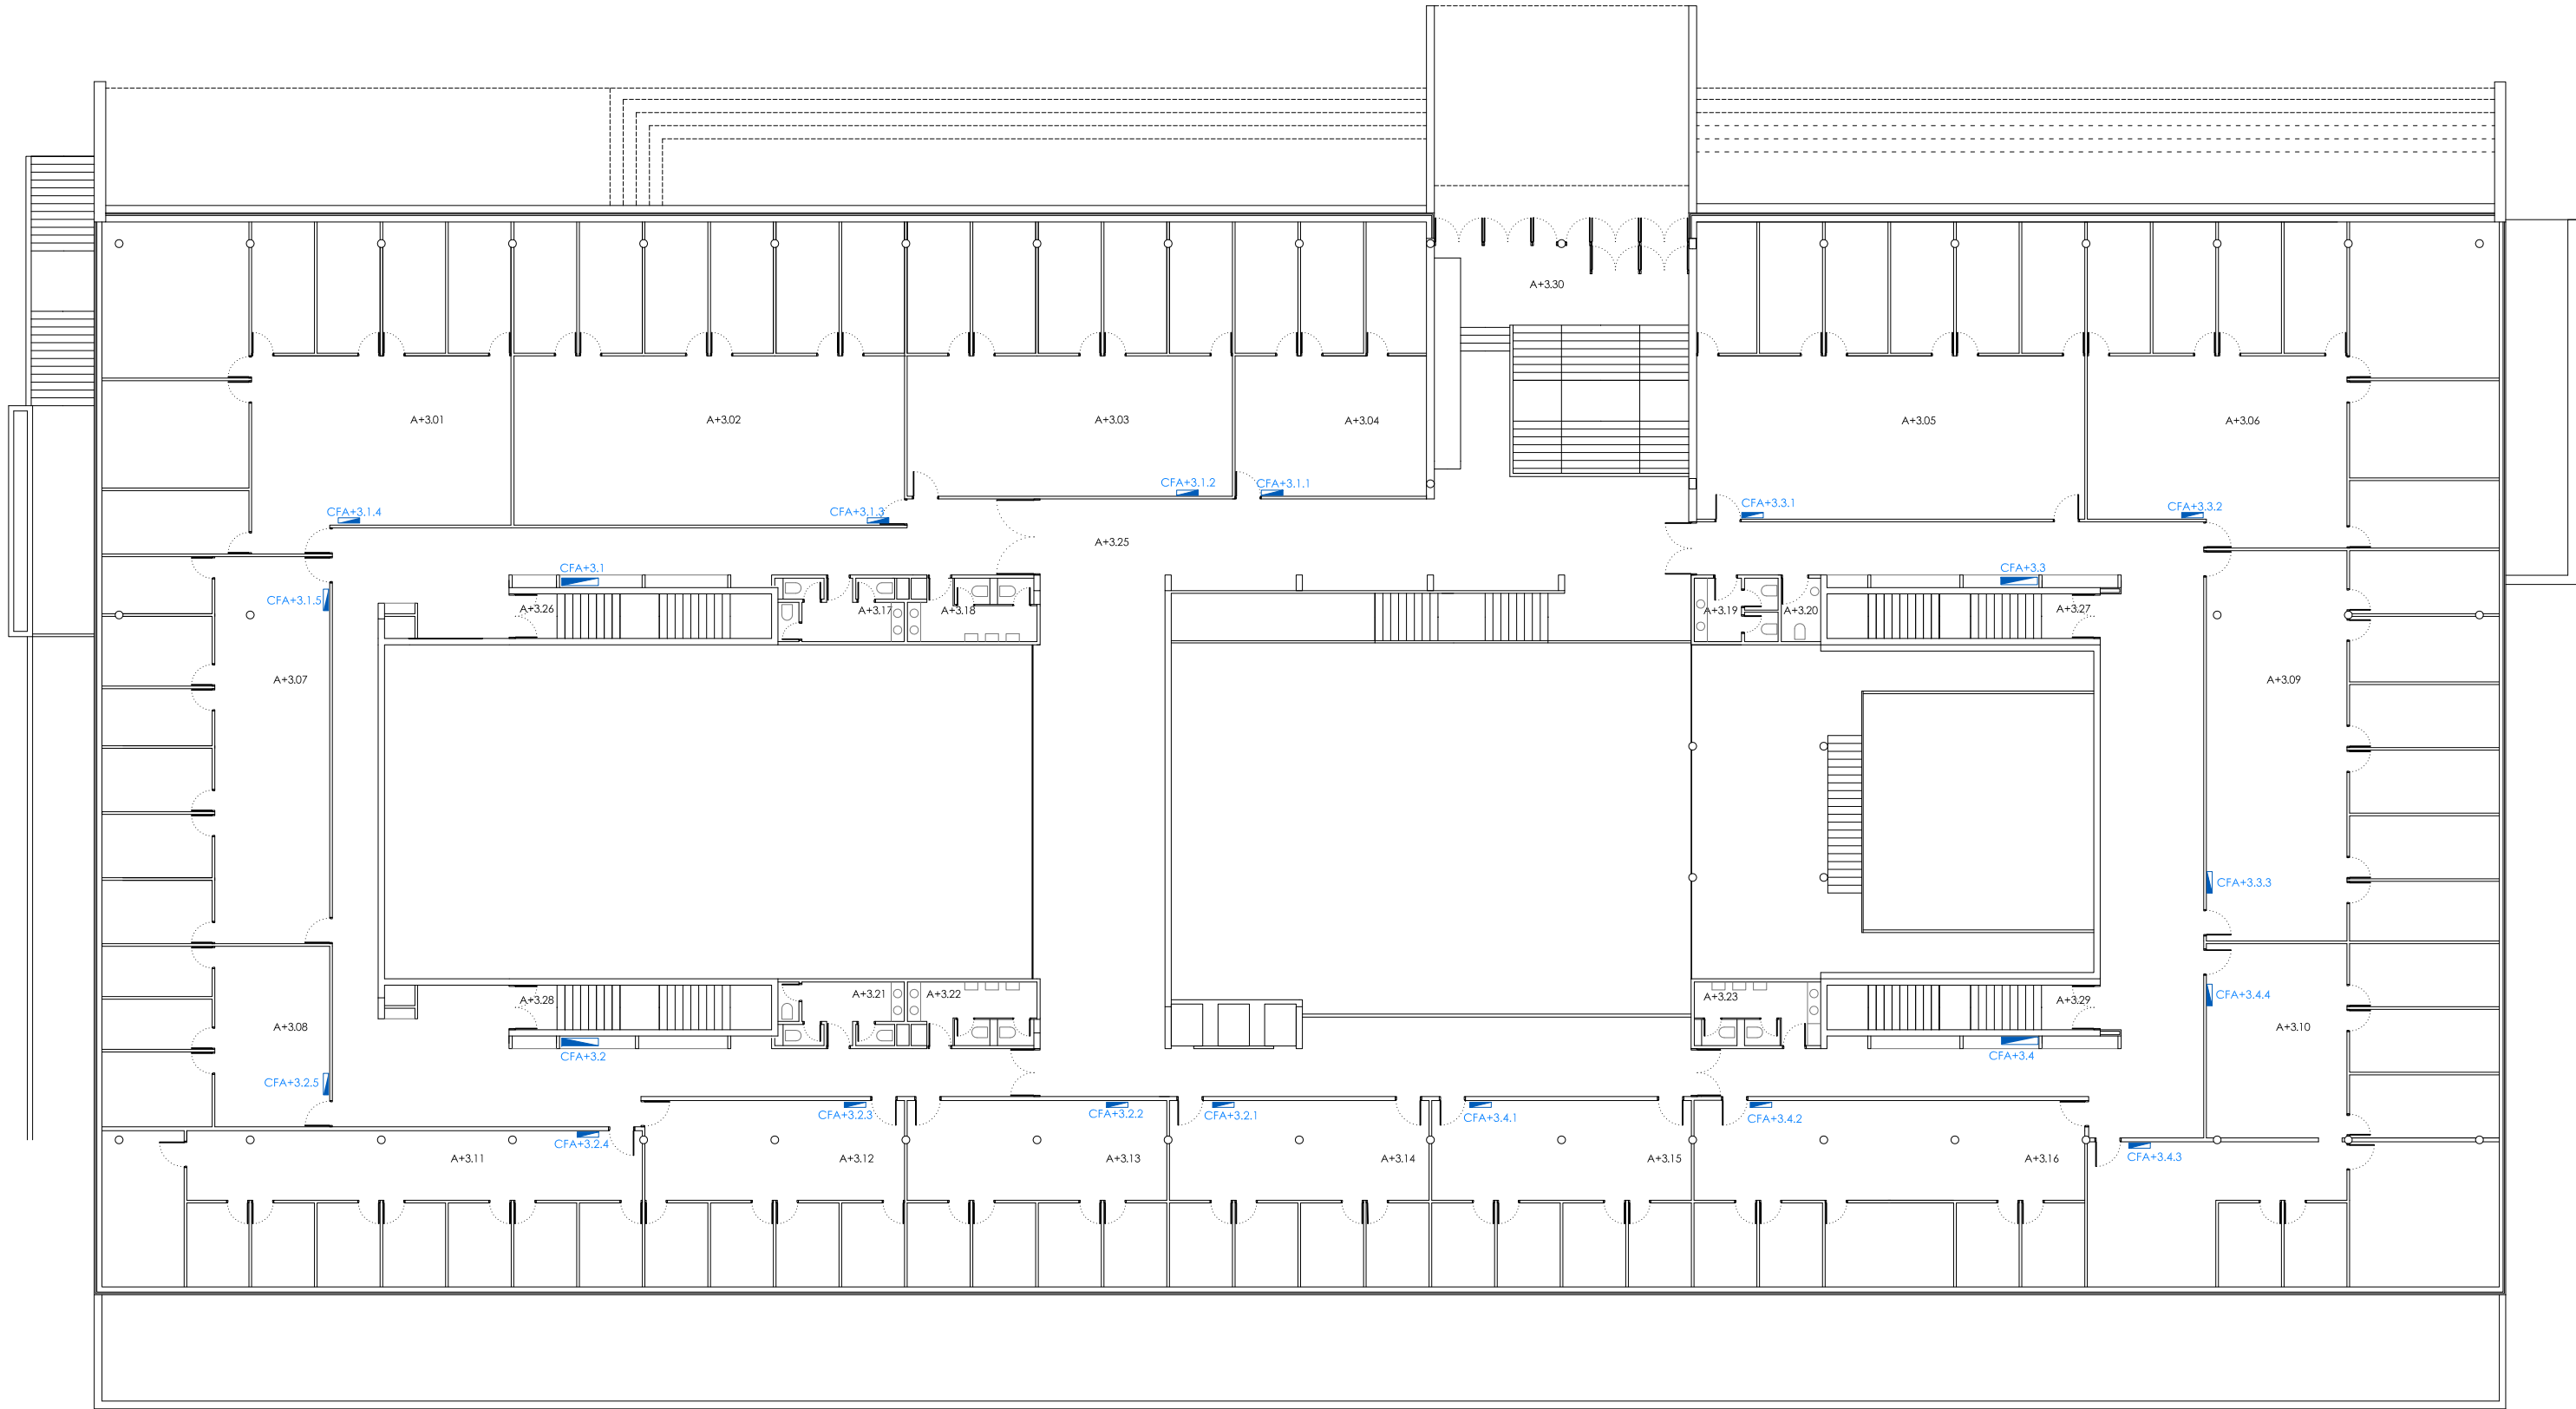

ANDAR TERCEIRO						
ANDAR	LOCAL	USO	AREA			
+3	01	DEPARTAMENTO DE DEREITO CONSTITUCIONAL	185.17	+3	16	DEPARTAMENTO DE DEREITO DE TRABALLO E SEGURIDADE SOCIAL 103.27
+3	02	DEPARTAMENTO DE DEREITO MERCANTIL	168.38	+3	17	ASEO 10.88
+3	03	DEPARTAMENTO DE FILOSOFÍA DO DEREITO	126.66	+3	18	ASEO 10.95
+3	04	DEPARTAMENTO DE ECONOMÍA E FACENDA PÚBLICA	74.77	+3	19	ASEO 7.58
+3	05	DEPARTAMENTO DE DEREITO INTERNACIONAL PÚBLICO	164.04	+3	20	ASEO 3.63
+3	06	DEPARTAMENTO DE DEREITO PENAL	185.82	+3	21	ASEO 10.90
+3	07	DEPARTAMENTO DE DEREITO PROCESAL	124.85	+3	22	ASEO 11.59
+3	08	DEPARTAMENTO DE DEREITO CIVIL	58.41	+3	23	ASEO 7.58
+3	09	DEPARTAMENTO DE DEREITO FINANCEIRO	162.29	+3	24	ASEO 3.63
+3	10	DEPARTAMENTO DE DEREITO ADMINISTRATIVO	166.49	+3	25	HALL 587.22
+3	11	DEPARTAMENTO DE DEREITO CIVIL	118.71	+3	26	DISTRIBUIDOR 2.70
+3	12	DEPARTAMENTO DE DEREITO ROMANO	68.57	+3	27	DISTRIBUIDOR 3.40
+3	13	DEPARTAMENTO DE DEREITO INTERNACIONAL	68.57	+3	28	DISTRIBUIDOR 2.70
+3	14	DEPARTAMENTO DE DEREITO ECLESIASTICO DO ESTADO	68.57	+3	29	DISTRIBUIDOR 3.40
+3	15	DEPARTAMENTO DE HISTORIA DO DEREITO E DAS INSTITUCIÓNS	68.57	+3	30	HALL 22.94

PROXECTO: ESQUEMAS UNILARES

CENTRO: FACULDADE DE DEREITO

CAMPUS: A CORUÑA - ELVIÑA

PLANO: CADROS ELÉCTRICOS ANDAR+3

ESCALA: 1/250

0 1 2.5 5m

DATA DE CONSTRUCCIÓN: DECEMBRO 1992


ARQUITECTO: .

DATA DE ACTUALIZACIÓN: MAIO 2016

VICERREITORÍA DE ECONOMÍA, INFRAESTRUTURAS E SUSTENTABILIDADE
SERVIZO DE ARQUITECTURA, URBANISMO E EQUIPAMENTOS

Nº: 105
UNIVERSIDADE DA CORUÑA

C.X.B.T. CADRO XERAL BAIXA TENSION LOCAL A+1.04

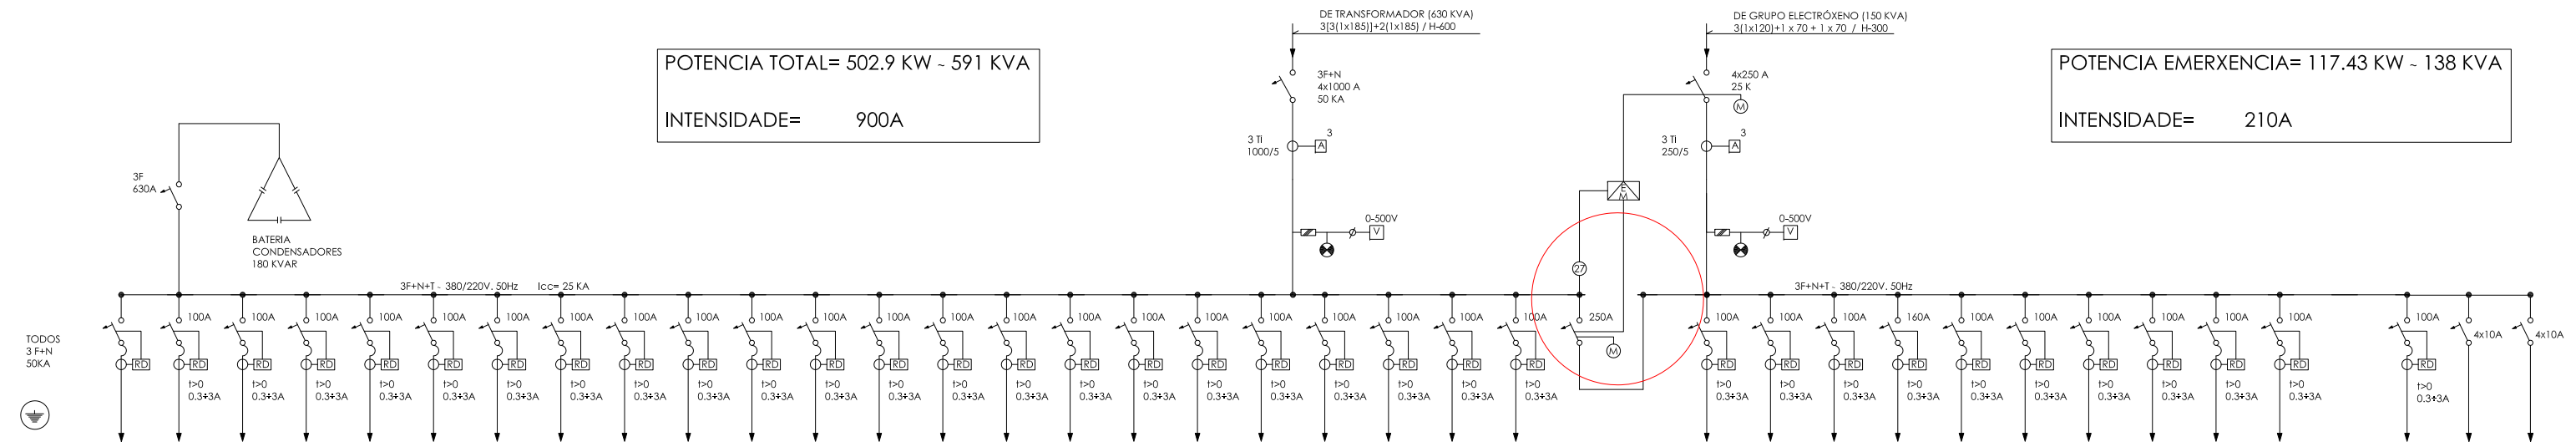


CADRO	CFA+3.1	CFA+3.2	CFA+3.3	CFA+3.4	CFA+2.1	CFA+2.2	CFA+2.3	CFA+2.4	CFA+1.1	CFA+1.5	CFA+1.2	CFA+1.3	CFA+1.4	CF+0.2	CFONT	CREP	CFA+0.1	CFA+0.6	CFA+0.2	CFA+0.5	CFA+0.3	CFA+0.4
DESTINO										AULA MAGNA				CALEFACCION	FONTERIA	REPROGRAF.		CAFETERIA		BIBLIOTECA		
PLANTA	3a.	3a.	3a.	3a.	2a.	2a.	2a.	2a.	1a.	1a.	1a.	1a.	1a.	BAIXA	BAIXA	BAIXA	BAIXA	BAIXA	BAIXA	BAIXA	BAIXA	
POTENCIA (KW)	36.42	24.99	28.92	22.61	20.13	16.53	12.41	10.29	9.60	14.07	17.46	6.95	16.44	10.05	12	9.6	10.52	35.04	16.00	18.63	16.72	19.16
INTENSIDADE (A)	65	44.6	51.6	40.3	36	29.5	22.2	18.3	17	25	31.1	12.4	29.3	18	21.4	17.4	20.5	62.5	28.5	33	29.9	34
SECCIÓN (mm²)	4x16+T	3x(1x25) +1x16+T	3x(1x35) +1x16+T	3x(1x35) +1x16+T	4x10+T	4x16+T	4x16+T	4x16+T	4x10+T	4x10+T	4x16+T	4x10+T	3x(1x25) +1x16+T	4x10+T	4x10+T	4x10+T	4x10+T	3x(1x35) +1x16+T	4x16+T	3x(1x25) +1x16+T	4x16+T	3x(1x25) +1x16+T
LONXITUDE	20	73	71	91	16	69	67	87	12	37	65	63	83	31	25	28	15	79	68	78	66	86

CB ÷ C3	CB ÷ C3	CFA+0.5	CF-1.1	CB ÷ C3	CFA+0.6	CB ÷ C3	CF+0.3	CFA+1.5	CFA+2.5		
VERTICAL 1	VERTICAL 2	BIBLIOTECA	ASCENSORES	VERTICAL 3	CAFETERIA	VERTICAL 4	INCENDIOS			RESERVA	DELEGAC. P. BAIXA
BAIXA, 1,2,3a.	BAIXA, 1,2,3a.	BAIXA	BAIXA	BAIXA, 1,2,3a.	BAIXA	BAIXA, 1,2,3a.	BAIXA	1a.	2a.		
8.61	11.49	6.98	45	5.19	3.8	9.51	18	5.73	3.15	-	-
15.37	20.43	12.47	80.50	9.20	6.80	17	32.20	10.3	5.64	-	-
4x10	4x10	3x(1x25) +1x16	3x(1x70) +1x35	4x10	3x(1x35) +1x16	4x10	4x10	4x10	4x10	-	-
20	73	78	98	71	79	91	26	37	45	-	-

INCLUIRANSE DÚAS SAÍDAS MÁIS, COMPLETAMENTE EQUIPADAS DE RESERVA.


LEND A

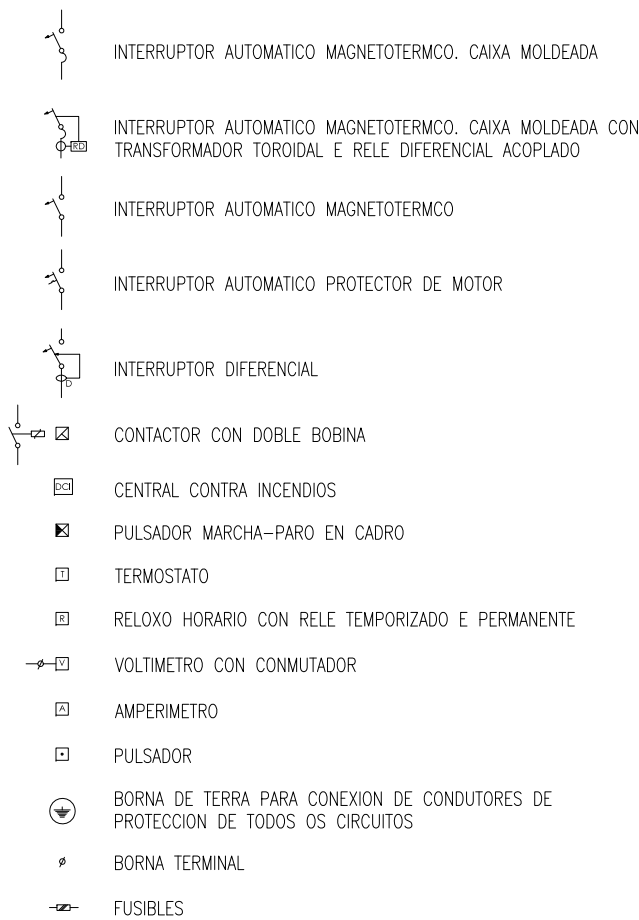

VERIFICAR UNIFILAR CXBT ESTÉ BEN REPRESENTADO
VERIFICAR QUE CADRO É: $\delta CFA+1.5$ OU $CFA+2.5$? A AULA MAGNA ESTÁ NO SEGUNDO ANDAR
CADRO CFONT FALTA FACER UNIFILAR
CADRO CREP ¿EXISTE? SE É ASSÍ SITUAR EN PLANTA E FACER UNIFILAR

PROXECTO: ESQUEMAS UNIFILARES	CENTRO: FACULTADE DE DERBITO	CAMPUS: A CORUÑA - ELVIÑA
PLANO: CXBT CADRO XERAL DE BAIXA TENSIÓN LOCAL A+1.04 ANDAR+1		118
ESCALA: S/E	DATA DE CONSTRUCCIÓN: DECEMBRO 1992	
VICERREITORÍA DE ECONOMÍA, INFRAESTRUTURAS E SUSTENTABILIDADE SERVIZO DE ARQUITECTURA, URBANISMO E EQUIPAMENTOS		DATA DE ACTUALIZACIÓN: MAIO 2016 Nº: 118  UNIVERSIDADE DA CORUÑA

C.X.B.T. CADRO XERAL BAIXA TENSIÓN LOCA A+1.04

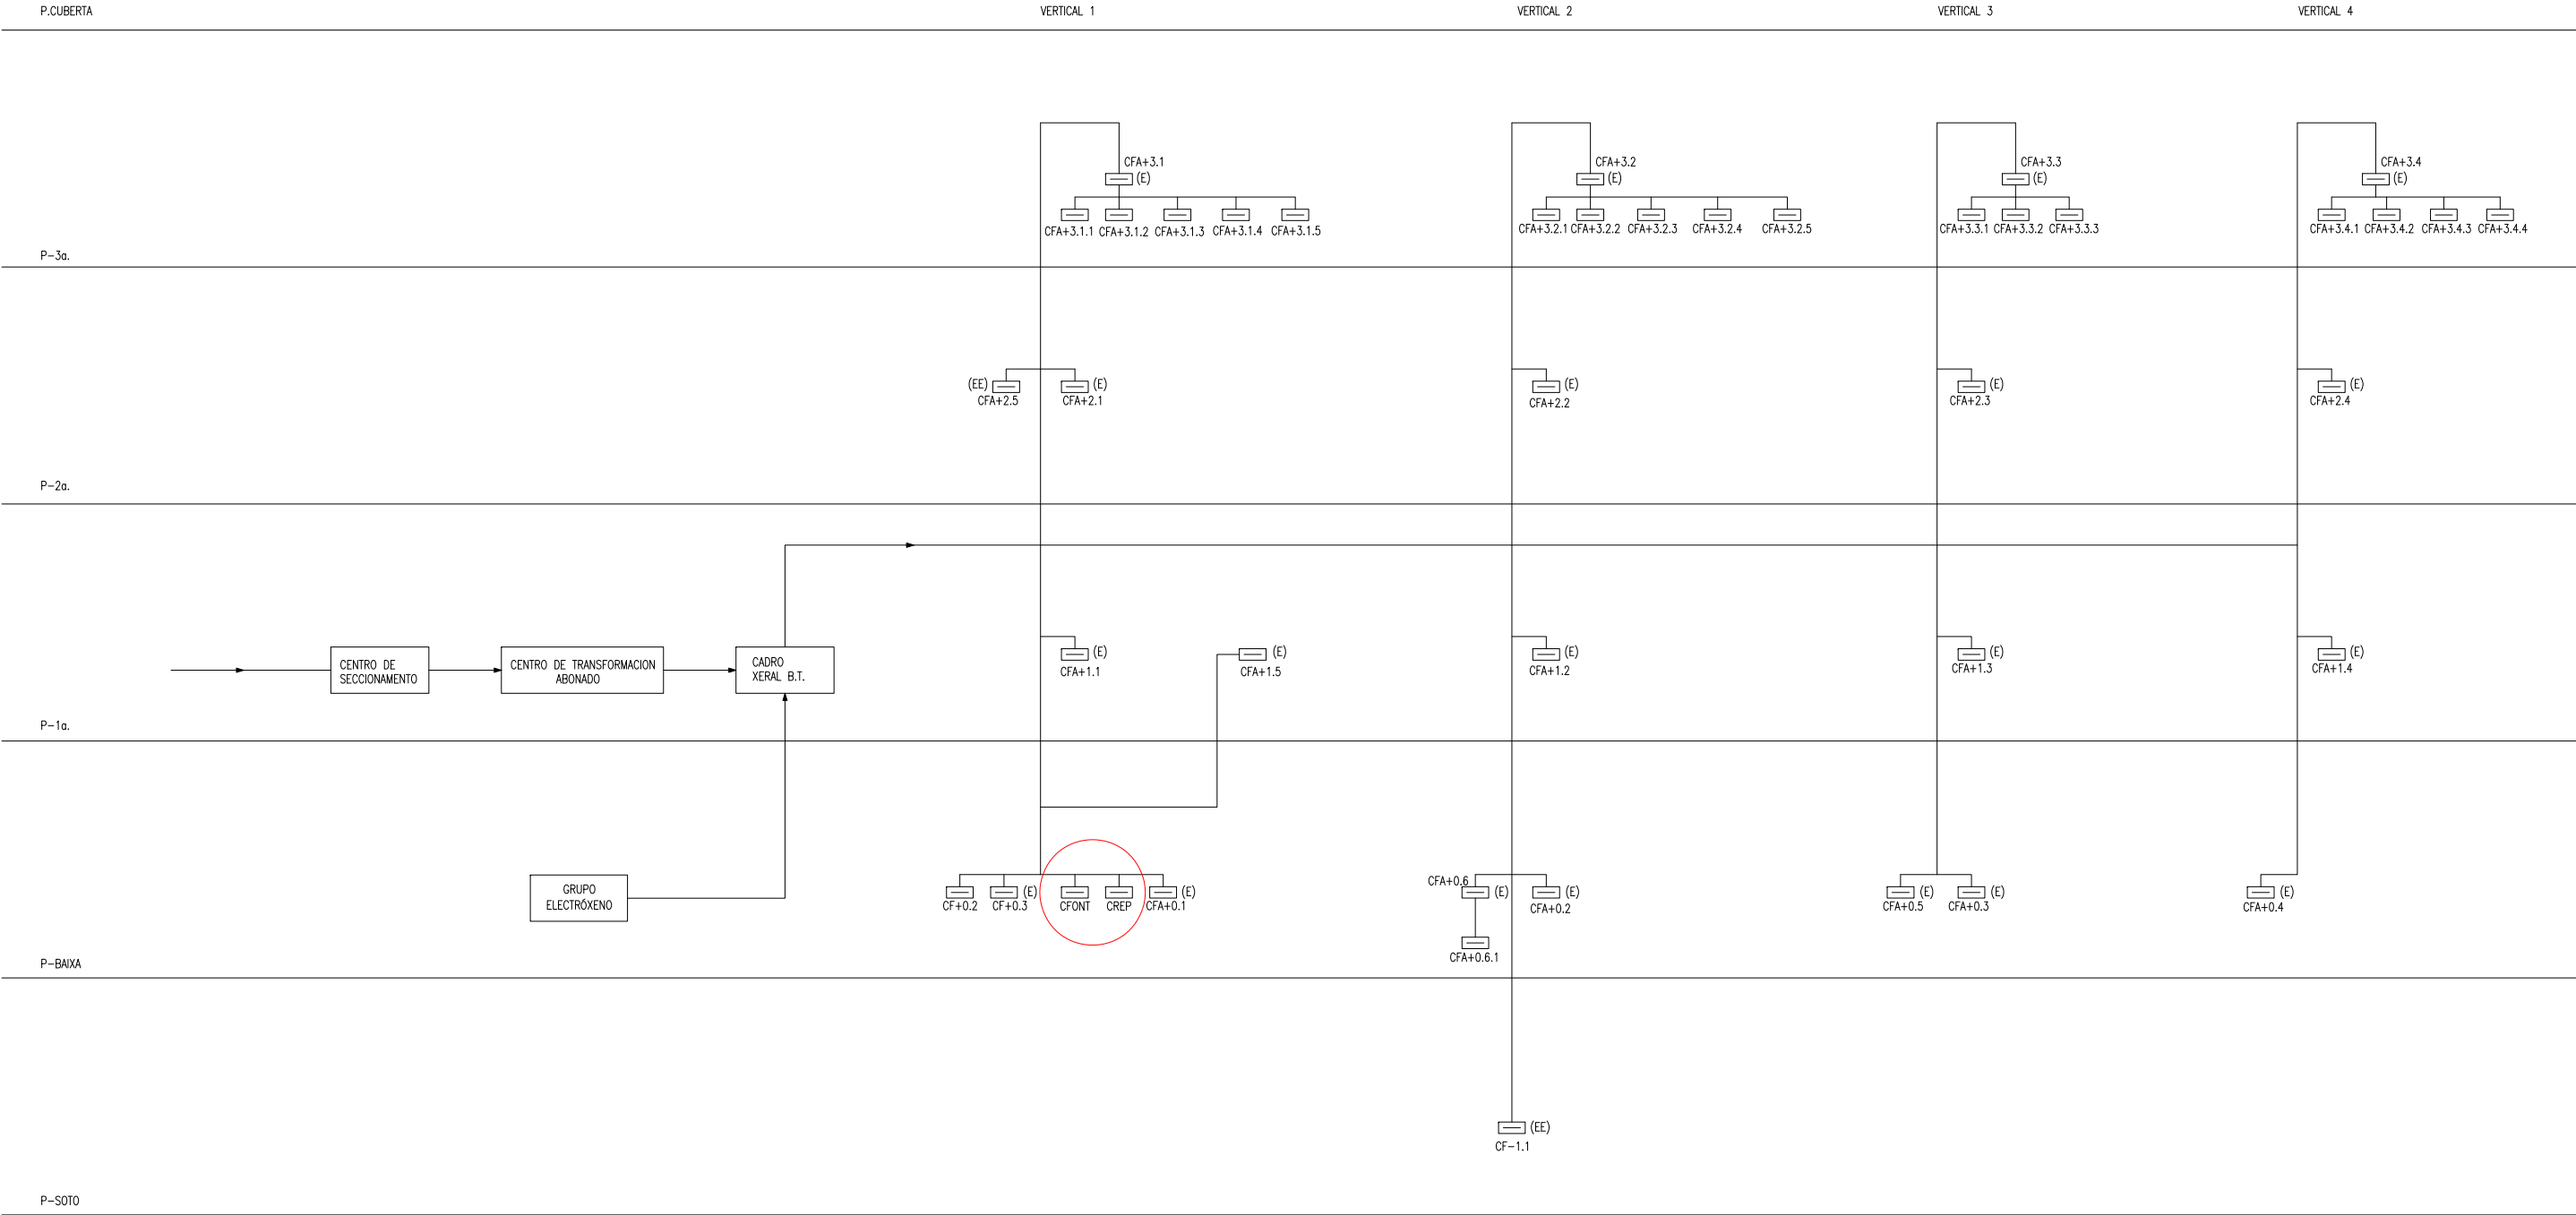

NOTAS:

- OS CADROS SINALADOS CON (E) DISPOÑEN DE DOBRE EMBARRADO PARA SERVICIO DE EMERXENCIA, CONTAN POLO TANTO CUNHA SEGUNDA ACOMETIDA DENDE O EMBARRADO DO GRUPO ELECTRÓXENO. OS SINALADOS CON (EE) SON DUN SÓ EMBARRADO PERO ALIMENTADO DE GRUPO ELECTRÓXENO.
- PARA SECCIÓNS DE LIÑAS DE ACOMETIDA VER ESQUEMAS DE CADROS.
- OS MÓDULOS DE EMERXENCIA DOS CADROS DE ZONA DE CADA VERTICAL ALIMENTÁNSE CUNHA MESMA LIÑA COMÚN PARA OS CATRO CADROS (B. 1a. 2a. e 3a.). ESTA LIÑA É DE SECCIÓN CONSTANTE ATA O FINAL E DERIVA EN BORNAS ANTES DO INTERRUPTOR XERAL DE CADA CADRO.

NOTAS

- O APARELLAXE DOS CADROS INSTALARASE SEMPRE COAS CARACTERÍSTICAS INDICADAS NOS ESQUEMAS.
- AS SAÍDAS EN RESERVA DEIXARÁNSE TOTALMENTE INSTALADAS.
- OS CADROS DISPORÁN DUN ESPAZO DE AMPLIACIÓN MÍNIMO DO 10% DISTRIBUIDO NOS DIFERENTES MÓDULOS.
- AS LIÑAS DE ALIMENTACIÓN A LUMINARIAS DE SEÑALIZACIÓN E EMERXENCIA ESTARÁN TELEMANDADAS PARA EVITAR A DESCARGA DAS BATERIAS.
- TODOS OS CONTACTORES DISPORÁN DE DOUS CONTACTOS ABERTOS E DOUS CERRADOS PARA FACILITAR MANOBRAS DE POSTA EN MARCHA E PARO.
- O MANDO DE TODOS OS MÓDULOS DE ALUMEADO REALIZARASE DENDE UN CADRO DE PULSADORES INSTALADO NA ZONA DE PORTERÍA.
- O MANDO DOS EQUIPOS DE CLIMATIZACIÓN E VENTILACIÓN REALIZARÁNSE DENDE UN CADRO DE PULSADORES INSTALADO NO CUARTO DE CALDEIRAS.
- NOS CADROS MARCARASE DE FORMA INDELEBLE O CABLEADO, AS BORNAS, OS AUTOMÁTICOS E OS ELEMENTOS DE CONTROL.

CADRO CFONT FALTA FACER UNIFILAR
CADRO CREP ¿EXISTE? SE É ASÍ SITUAR EN PLANTA E FACER UNIFILAR

PROXECTO: ESQUEMAS UNIFILARES	CENTRO: FACULTADE DE DEREITO	CAMPUS: A CORUÑA - ELVIÑA
PLANO: CXBT CADRO XERAL DE BAIXA TENSIÓN LOCAL A+1.04 ANDAR+1		
ESCALA: S/E	DATA DE CONSTRUCCIÓN: DECEMBRO 1992	DATA DE ACTUALIZACIÓN: MAIO 2016
VICERREITORÍA DE ECONOMÍA, INFRAESTRUTURAS E SUSTENTABILIDADE SERVIZO DE ARQUITECTURA, URBANISMO E EQUIPAMENTOS		
Nº: 119		
UNIVERSIDADE DA CORUÑA		