




ESCOLA DE ENXEÑEIROS DE CAMIÑOS, PORTOS E CANAIS
ESQUEMAS UNIFILARES DE CADROS DE BAIXA TENSIÓN

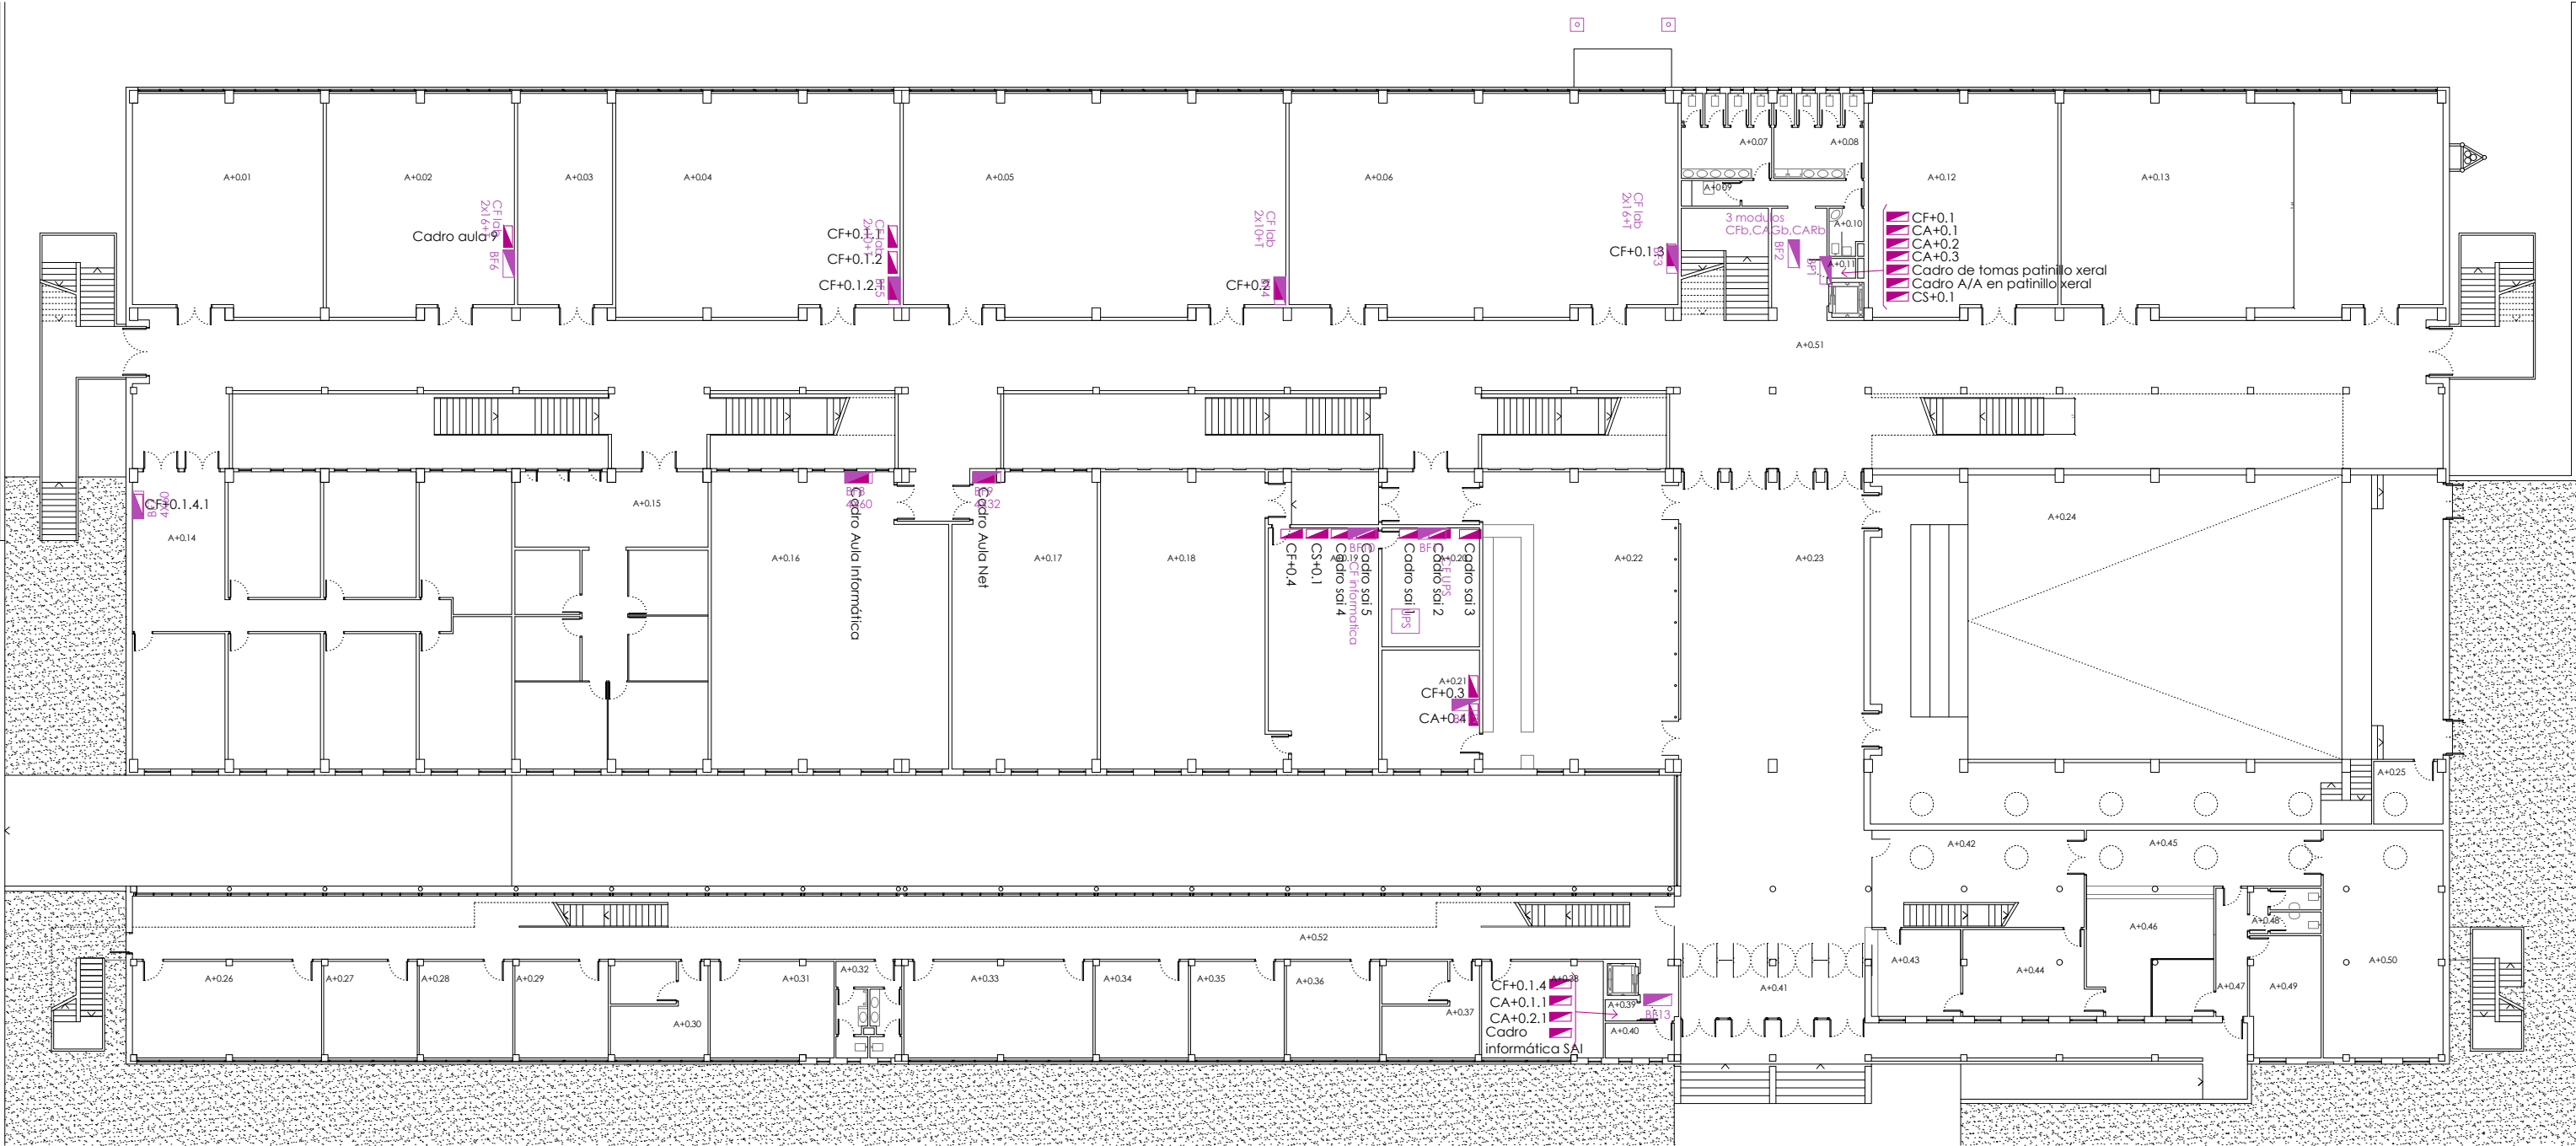

ANDAR BAIXO

ANDAR	LOCAL	USO	SUP	ANDAR	LOCAL	USO	SUP	ANDAR	LOCAL	USO	SUP
+0		SUPERFICIE CONSTRUIDA	4467,26	+0	19	CENTRO DE CÁLCULO	57,23	+0	38	DESPACHO A0-13	25,86
+0	01	AULA 8	91,56	+0	20	DESPACHO	25,76	+0	39	INSTALACIONES ELÉCTRICAS	1,50
+0	02	AULA DE ESTUDIO	90,28	+0	21	ALMACÉN CAFETERÍA	25,54	+0	40	ALMACÉN	5,29
+0	03	REPROGRAFÍA	44,43	+0	22	CAFETERÍA	128,23	+0	41	CORTAVENTOS	22,66
+0	04	LABORATORIO DE PROXECTO FIN DE CARREIRA	137,66	+0	23	VESTÍBULO	203,92	+0	42	VESTÍBULO 1	45,68
+0	05	LABORATORIO DE CÁLCULO DE ESTRUCTURAS	183,51	+0	24	SALÓN DE ACTOS	428,51	+0	43	CONSERXERÍA	17,15
+0	06	LABORATORIO DE CÁLCULO NUMÉRICO	186,50	+0	25	ALMACÉN	9,47	+0	44	ADMINISTRACIÓN	24,50
+0	07	ASEOS MULLERES	16,33	+0	26	DESPACHO A0-01	40,27	+0	45	VESTÍBULO 2	28,95
+0	08	ASEOS HOMES	16,33	+0	27	DESPACHO A0-02	19,91	+0	46	NEGOCIADO DE ESTUDANTES	35,59
+0	09	CUARTO LIMPEZA	3,31	+0	28	DESPACHO A0-03	19,91	+0	47	PASILLO	8,94
+0	10	ASEOS DISCAPACITADOS	3,48	+0	29	DESPACHO A0-04	19,91	+0	48	ASEOS	6,87
+0	11	INSTALACIONES ELÉCTRICAS	1,15	+0	30	DESPACHO A0-05	20,32	+0	49	ALMACÉN	18,93
+0	12	SALA DE GRADOS 2	90,75	+0	31	DESPACHO A0-06	26,32	+0	50	SALA DE XUNTAS	60,17
+0	13	SALA DE GRADOS 1	183,28	+0	32	ASEOS	13,12	+0	51	VESTÍBULO DISTRIBUIDOR	635,91
+0	14	NOVOS DESPACHOS	241,42	+0	33	DESPACHO A0-08	40,23	+0	52	VESTÍBULO DISTRIBUIDOR	222,41
+0	15	LOCAIS DE ESTUDANTES	124,92	+0	34	DESPACHO A0-09	19,91				
+0	16	LABORATORIO FUNDACIÓN ENXEÑERÍA CIVIL	149,31	+0	35	DESPACHO A0-10	19,91				
+0	17	AULANET	92,85	+0	36	DESPACHO A0-11	19,91				
+0	18	SALA DE BOLSEIROS	109,85	+0	37	DESPACHO A0-12	20,32				

PROXECTO: ESQUEMAS UNIFILARES

CENTRO: ETS DE CAMIÑOS, CANAIS E PORTOS

CAMPUS: A CORUÑA - ELVIÑA

PLANO: CADROS ELÉCTRICOS - ANDAR BAIXO

ESCALA: 1/300

0 1 2,5 5m

DATA DE CONSTRUCCIÓN: 1993


ARQUITECTO:

DATA DE ACTUALIZACIÓN: FEBRERO 2022

VICERREITORÍA DE ECONOMÍA, INFRAESTRUTURAS E SUSTENTABILIDADE
SERVIZO DE ARQUITECTURA, URBANISMO E EQUIPAMENTOS

Nº: 102

UNIVERSIDADE DA CORUÑA

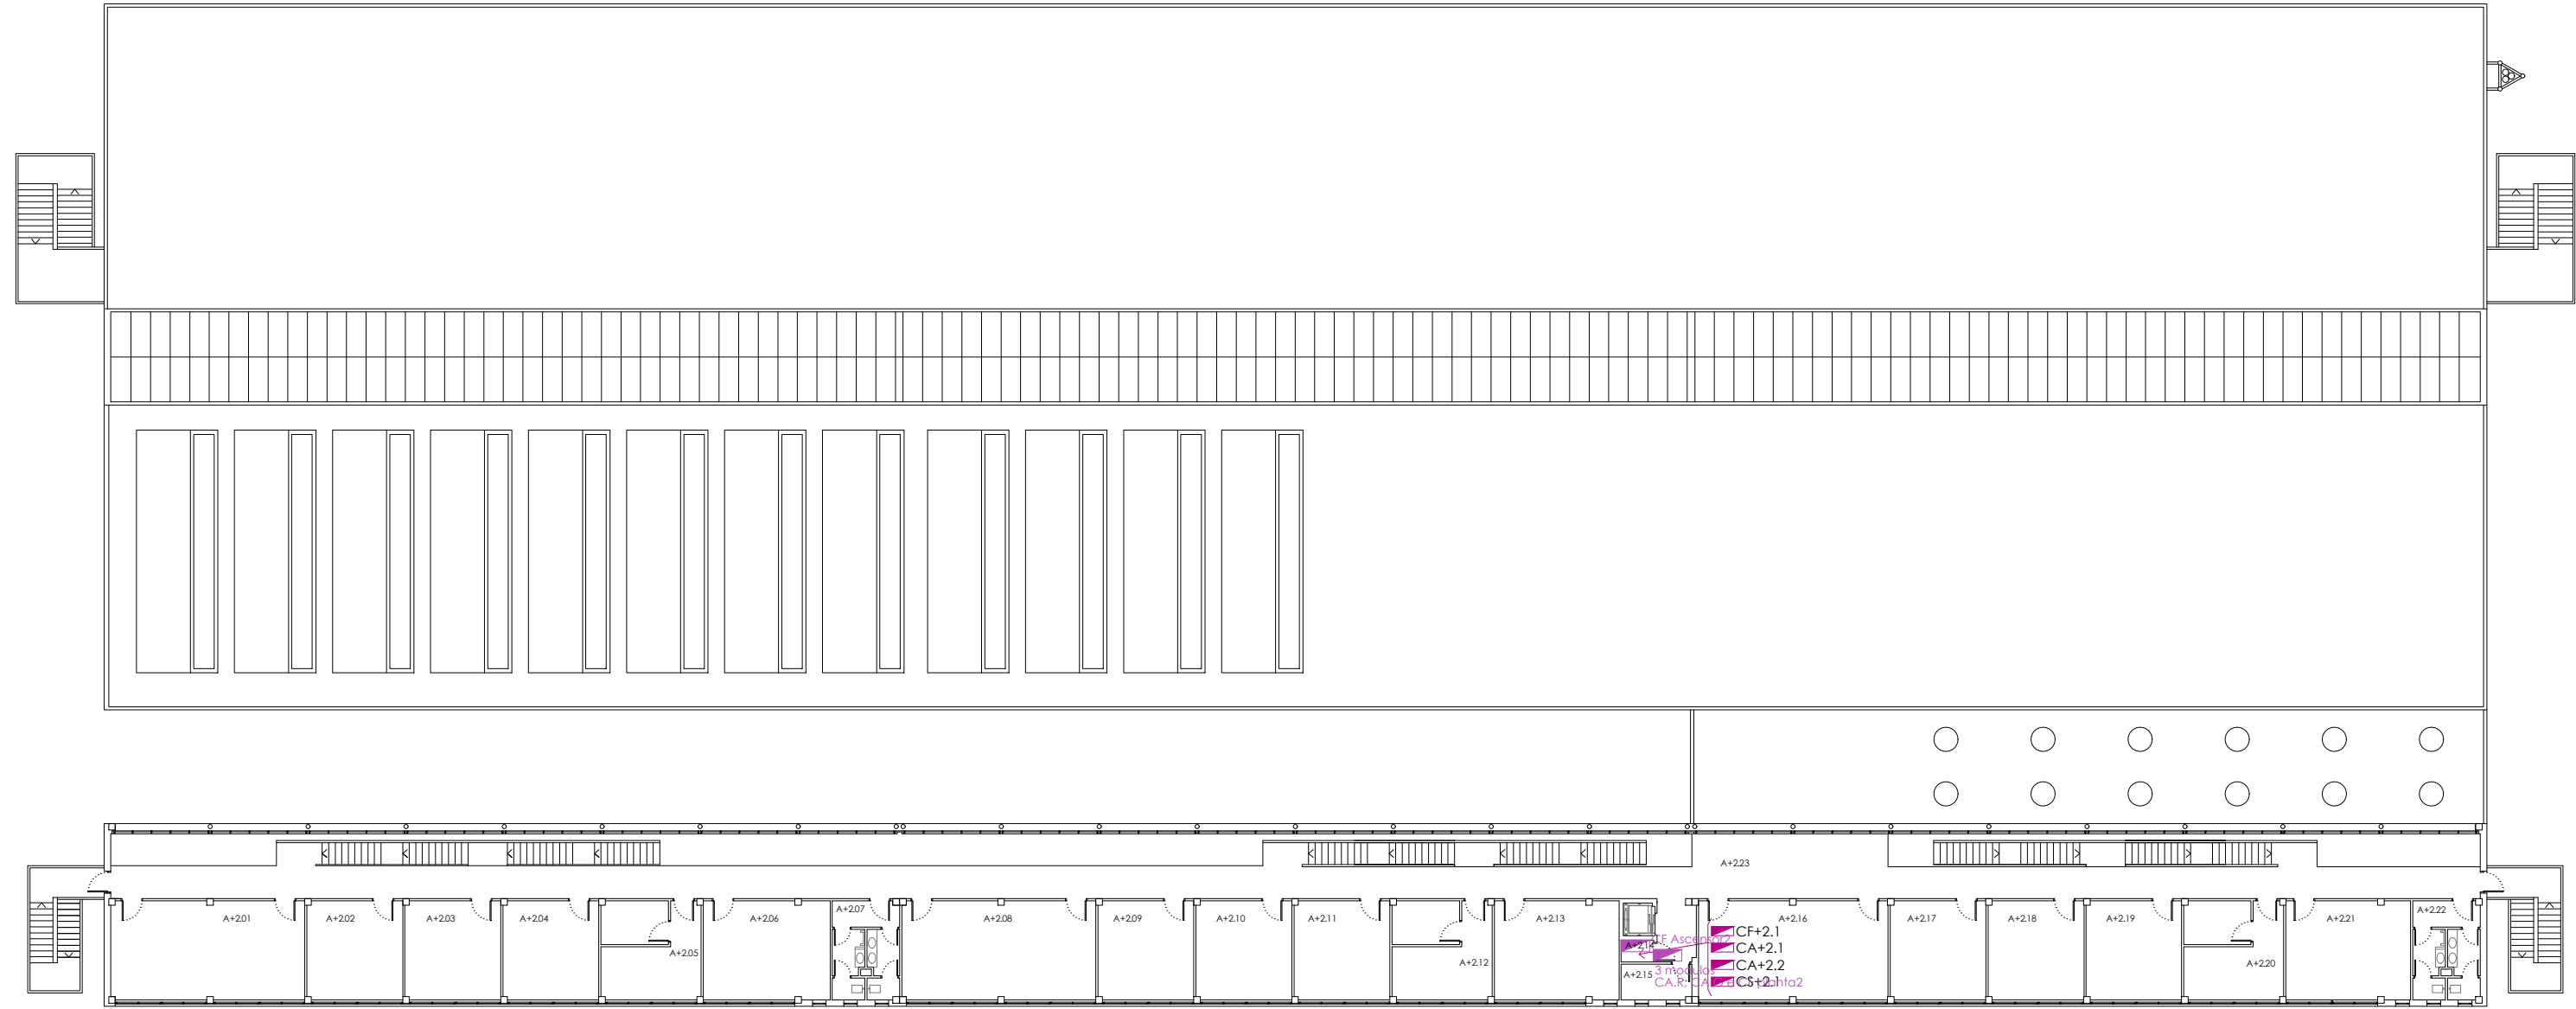


ANDAR SEGUNDO

ANDAR	LOCAL	USO	SUP	ANDAR	LOCAL	USO	SUP
+2		SUPERFICIE CONSTRUIDA	751.86	+2	14	INSTALACIÓNS ELÉCTRICAS	1,63
+2	01	ASOCIACIÓN DE ENXEÑEÍROS DE CAMIÑOS, CANAIS E PORTOS	40,27	+2	15	ALMACÉN	5,29
+2	02	DESPACHO A2-01	19,91	+2	16	DESPACHO A2-14	39,39
+2	03	DESPACHO A2-02	19,91	+2	17	DESPACHO A2-15	19,91
+2	04	DESPACHO A2-03	19,91	+2	18	DESPACHO A2-16	19,91
+2	05	DESPACHO A2-04	20,32	+2	19	DESPACHO A2-17	19,82
+2	06	DESPACHO A2-05	26,32	+2	20	DESPACHO A2-18	20,24
+2	07	ASEOS	13,12	+2	21	DESPACHO A2-19	25,93
+2	08	DESPACHO A2-07	40,23	+2	22	ASEOS	13,16
+2	09	DESPACHO A2-08	19,91	+2	23	VESTÍBULO DISTRIBUIDOR	180,07
+2	10	DESPACHO A2-09	19,91				
+2	11	DESPACHO A2-10	19,91				
+2	12	DESPACHO A2-11	20,32				
+2	13	DESPACHO A2-12	25,86				

CADRO XERAL DE BAIXA TENSIÓN

A SAÍDA "CLIMATIZACIÓN SALA INFORMÁTICA" VAI AO LOCAL A+0.20??
COMPROBAR SE É UNHA ÚNICA SAÍDA A CF+0.3 E CA+0.4????
COMPROBAR VERACIDADE DOS DATOS

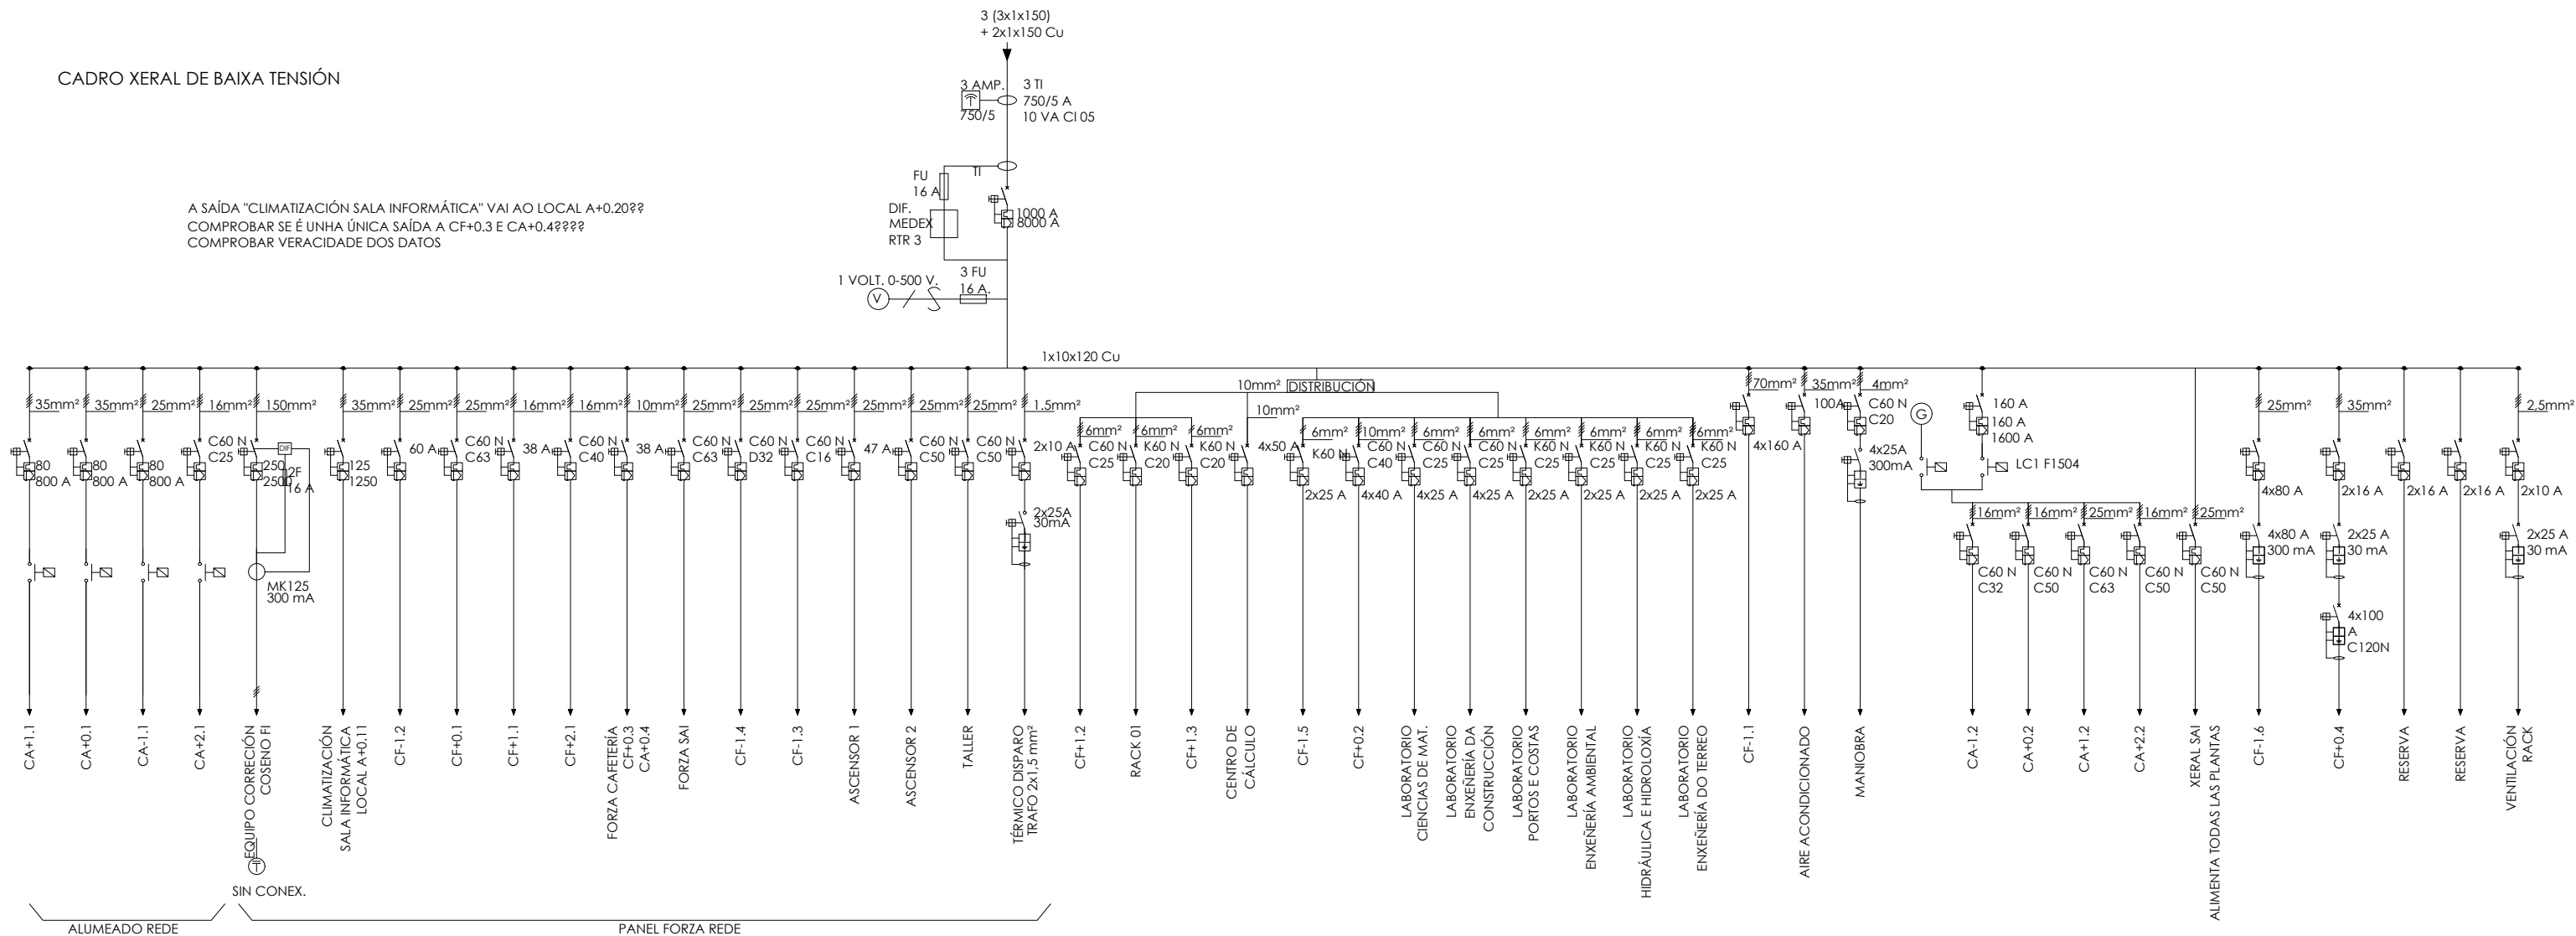

PROXECTO: ESQUEMAS UNIFILARES		CENTRO: ETS DE CAMIÑOS, CANAIS E PORTOS		CAMPUS: A CORUÑA - ELVIÑA	
PLANO: CADROS FORZA ANDAR -I					
ESCALA: S/E					
ARGUMENTO:		DATA DE CONSTRUCCIÓN: 1993		DATA DE ACTUALIZACIÓN: FEBRERO 2022	
VICERREITORÍA DE ECONOMÍA, INFRAESTRUTURAS E SUSTENTABILIDADE SERVIZO DE ARQUITECTURA, URBANISMO E EQUIPAMENTOS					Nº: 105 