




EDIFICIO SERVICIOS CENTRAIS E INVESTIGACIÓN
ESQUEMAS UNIFILARES DE CUADROS DE BAJA TENSIÓN

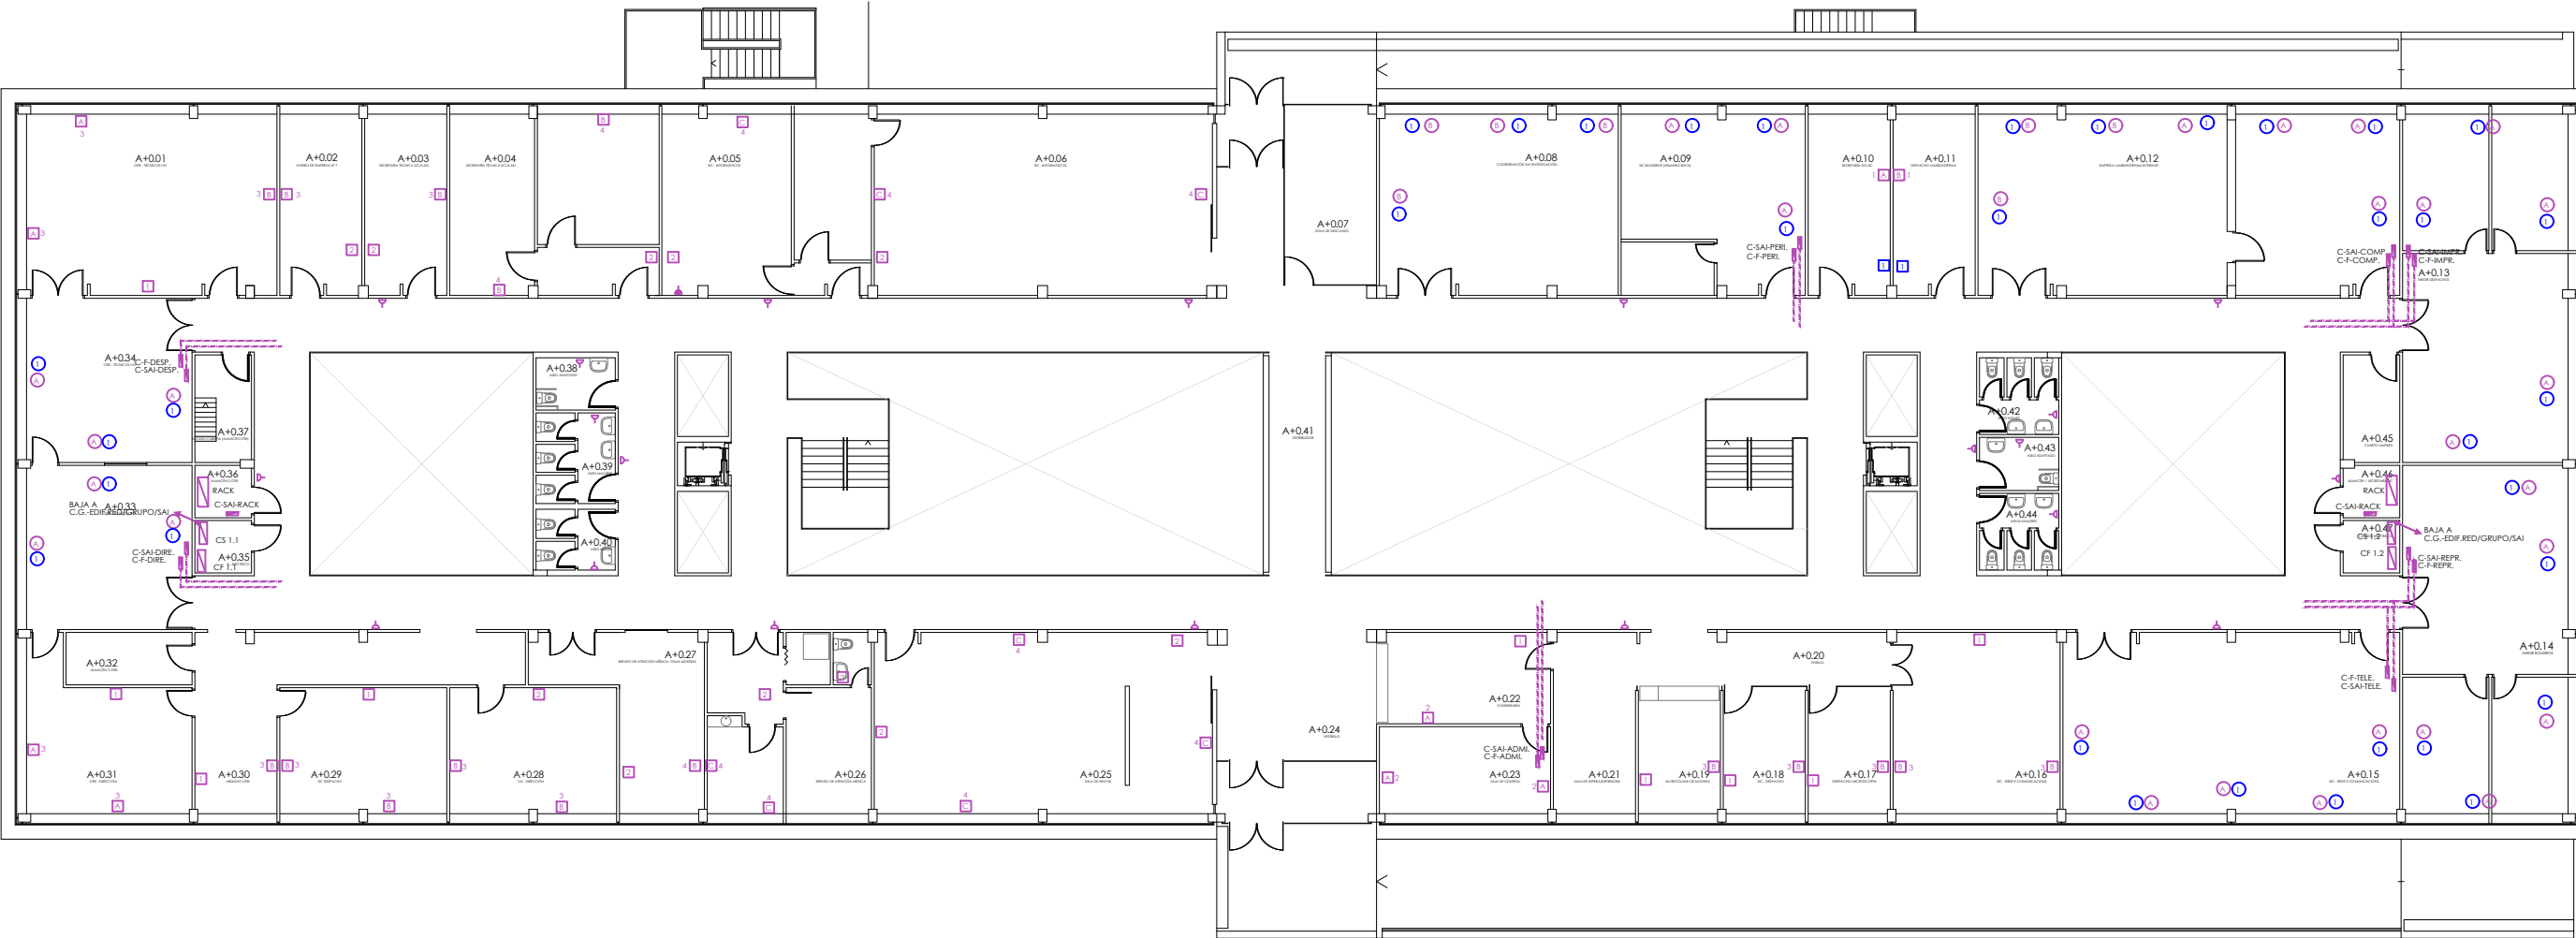

ANDAR 0


ANDAR LOCAL USO AREA

+0	01	OTRI- TÉCNICOS I+D	56,38
+0	02	VIVEIRO DE EMPRESA Nº 7	18,46
+0	03	SECRETARÍA TÉCNICA UCLA-SAI	18,46
+0	04	SECRETARÍA TÉCNICA UCLA-SAI	46,35
+0	05	SIC - INFORMÁTICOS	46,40
+0	06	SIC - INFORMÁTICOS	76,20
+0	07	ZONA DE DESCANSO	20,60
+0	08	COORDINACIÓN DA INVESTIGACIÓN	53,68
+0	09	SIC BOLSEIROS (ARMARIO RACK)	40,93
+0	10	SECRETARÍA DO SIC	18,46
+0	11	DESPACHO LAMBDASTREAM	18,46
+0	12	EMPRESA LAMBDASTREAM-INTERAUD	93,38
+0	13	IMEDIR DESPACHOS	70,60
+0	14	IMEDIR BOLSEIROS	70,86
+0	15	SIC - REDE E COMUNICACIÓNS	75,75
+0	16	SIC - REDE E COMUNICACIÓNS	37,72
+0	17	DESPACHO MICROSCOPIA	13,02
+0	18	SIC - DESPACHO	13,02
+0	19	SAI RECOLLIDA DE MOSTRAS	18,63
+0	20	PASILLO	11,26
+0	21	SALA DE ESPERA/IMPRESORA	18,60
+0	22	CONSERXARÍA	19,70
+0	23	SALA DE CONTROL	18,56
+0	24	VESTÍBULO	38,27
-	--	SALA DE ESPERA	75,12

+0	25	SALA DE XUNTAS	75,60
+0	26	SERVIZO DE ATENCIÓN MÉDICA	35,97
+0	27	SERVIZO DE ATENCIÓN MÉDICA. TOMA MOSTRAS	24,93
+0	28	SAI - DIRECCIÓN	26,21
+0	29	SIC DESPACHO	26,21
+0	30	ARQUIVO OTRI	34,55
+0	31	OTRI - DIRECCIÓN	28,52
+0	32	ALMACÉN 3 OTRI	8,23
+0	33	OTRI - TÉCNICOS I+D	33,91
+0	34	OTRI - TÉCNICOS I+D	33,92
+0	35	C. ELÉCTRICO	3,70
+0	36	ALMACÉN 2 OTRI	3,66
+0	37	ACCESO CUBERTA (ALMACÉN OTRI)	6,41
+0	38	ASEO ADAPTADO	5,17
+0	39	ASEO MULLERES	8,59
+0	40	ASEO HOMES	1,55
+0	41	DISTRIBUIDOR	342,26
+0	42	ASEO HOMES	7,25
+0	43	ASEO ADAPTADO	5,26
+0	44	ASEOS MULLERES	7,25
+0	45	CUARTO LIMPIEZA	7,56
+0	46	ALMACÉN 1 SECRETARÍA SIC	3,66
+0	47	CADROS ELÉCTRICOS	3,70


PROXECTO: ELECTRICIDADE		CENTRO:SERVIZOS CENTRAIS DE INVESTIGACIÓN		CAMPUS: A CORUÑA - ELVIÑA	
PLANO: ANDAR 0, COTA +0.00. CADROS					
ESCALA: 1/250_A3		Cotas en metros		DATA DE CONSTRUCCIÓN: 2003	
ARQUITECTO: ÁREA QUATRO ARQUITECTOS+JORGE ROURA TRASEIRA				DATA DE ACTUALIZACIÓN: outubro 22	
VICERREITORÍA DE PLANIFICACIÓN ECONÓMICA E INFRAESTRUTURAS SERVIZO DE ARQUITECTURA, URBANISMO E EQUIPAMENTOS					Nº: 101  UNIVERSIDADE DA CORUÑA



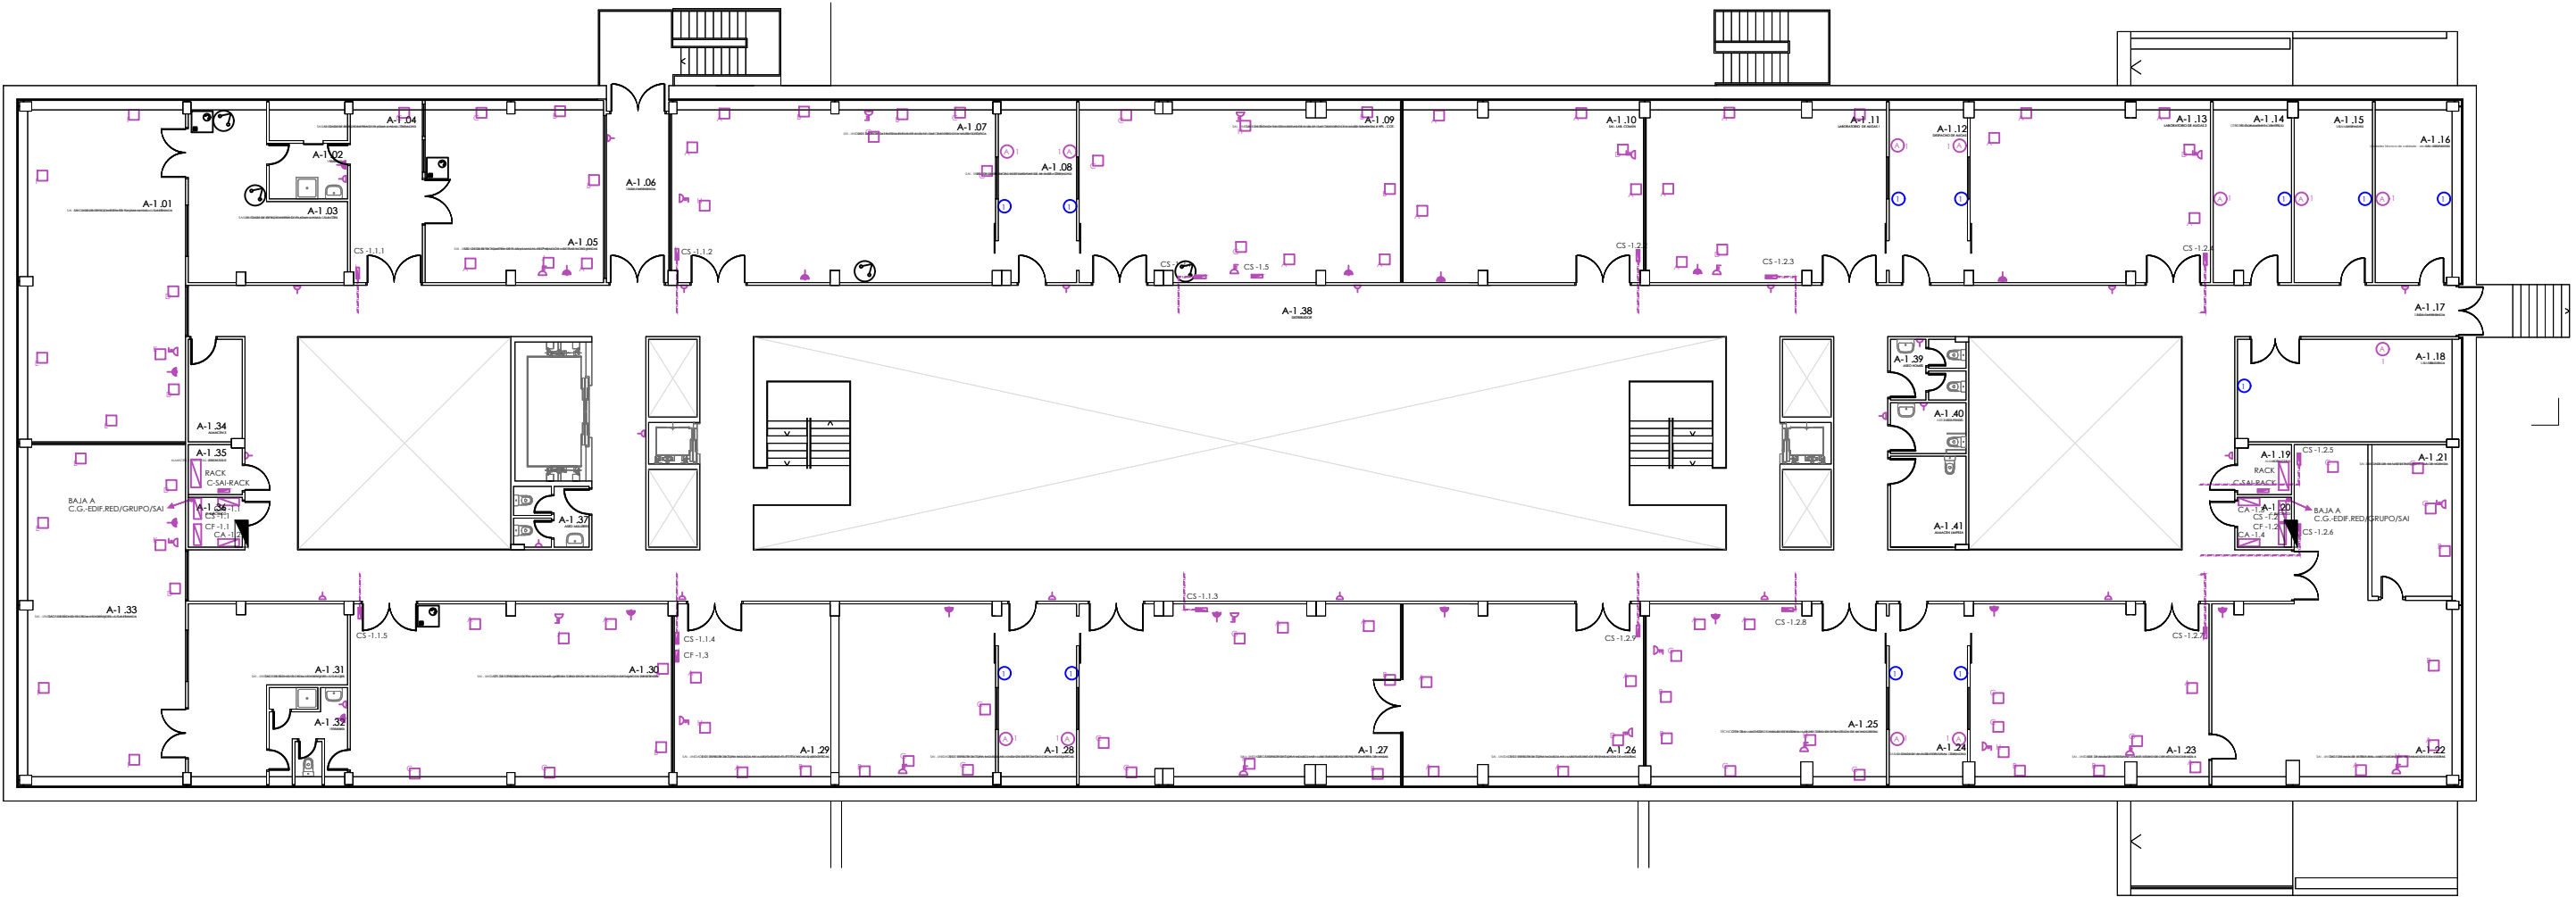

ANDAR -1

ANDAR	LOCAL	USO	AREA
-1	01	SAI - UNIDADE DE ESPECTOMETRÍA DE PLASMA MASAS - SALA BRANCA	71,85
-1	02	VESTIARIO	9,34
-1	03	SAI - UNIDADE DE ESPECTOMETRÍA DE PLASMA MASAS- SALA GRIS	27,35
-1	04	SAI - UNIDADE DE ESPECTOMETRÍA DE PLASMA MASAS. DESPACHO	17,06
-1	05	SAI - UNIDADE DE ESPECTOMETRÍA DE PLASMA MASAS. PREPARACIÓN MOSTRAS INORGÁNICAS	42,07
-1	06	SAIDA EMERXENCIA	14,43
-1	07	SAI - UNIDADE DE TÉCNICAS INSTRUMENTAIS DE ANÁLISE - LABORATORIO DE ANÁLISE ISOTÓPICA	76,40
-1	08	SAI - UNIDADE DE TÉCNICAS INSTRUMENTAIS DE ANÁLISE - DESPACHO	18,33
-1	09	SAI - UNIDADE DE TÉCNICAS INSTRUMENTAIS DE ANÁLISE - LABORATORIO DE ANÁLISE ELEMENTAL E HPL - COT.	75,37
-1	10	SAI - LAB. COMÚN	56,58
-1	11	LABORATORIO DE AUGAS 1	56,58
-1	12	DESPACHO DE AUGAS	18,43
-1	13	LABORATORIO DE AUGAS 2	56,53
-1	14	OTRI - ASESORAMENTO CIENTÍFICO	18,36
-1	15	SAI - DESPACHO	18,51
-1	16	SAI - DESPACHO	18,19
-1	17	SAIDA EMERXENCIA	15,58
-1	18	SAI - BIBLIOTECA	30,14
-1	19	ALMACÉN 1 - SAI	3,65
-1	20	C. ELÉCTRICO	3,70
-1	21	SAI - UNIDADE DE ANÁLISE ESTRUTURAL - SALA DE MOENDA	16,67
-1	22	SAI - UNIDADE DE ANÁLISE ESTRUTURAL- LABORATORIO DE PREPARACIÓN DE MOSTRAS	72,96
-1	23	SAI - UNIDADE DE ANÁLISE ESTRUTURAL - LABORATORIO DE DIFRACCIÓN DE RAIOS X	56,10
-1	24	SAI - UNIDADE DE ANÁLISE ESTRUTURAL- DESPACHO	18,41
-1	25	TÉCNICOS I+DSAI - UNIDADE DE ANÁLISE ESTRUTURAL - LABORATORIO DE DIFRACCIÓN DE MONOCRISTAL	56,43
-1	26	SAI - UNIDADE DE ESPECTROSCOPIA MOLECULAR - LABORATORIO DE PREPARACIÓN DE MOSTRAS	56,50
-1	27	SAI - UNIDADE DE ESPECTROSCOPIA MOLECULAR - LABORATORIO DE ESPECTROMETRÍA DE MASAS	74,96
-1	28	SAI - UNIDADE DE ESPECTROSCOPIA MOLECULAR - UNIDADE DE TÉCNICAS CROMATOGRÁFICAS	55,64
-1	29	SAI - UNIDADE DE ESPECTROSCOPIA MOLECULAR - LABORATORIO FT.IR E TÉCNICAS QUIROÓPTICAS	37,04
-1	30	SAI - UNIDADE DE ESPECTROSCOPIA MOLECULAR - LABORATORIO DE DIOXINAS E COMPOSTOS ORGÁNICOS PERSISTENTES	75,82
-1	31	SAI - UNIDADE DE TÉCNICAS CROMATOGRÁFICAS - SALA GRIS	27,36
-1	32	VESTIARIO	9,05
-1	33	SAI - UNIDADE DE TÉCNICAS CROMATOGRÁFICAS - SALA BRANCA	71,85
-1	34	ALMACEN 3	7,55
-1	35	ALMACEN 2 - MATERIAL OFICINA SAI	3,65
-1	36	C. ELÉCTRICO	3,70
-1	37	ASEO MULLERES	6,04
-1	38	DISTRIBUIDOR	416,44
-1	39	ASEO HOMES	6,04
-1	40	ASEO ADAPTADO	5,26
-1	41	ALMACEN LIMPEZA	9,40

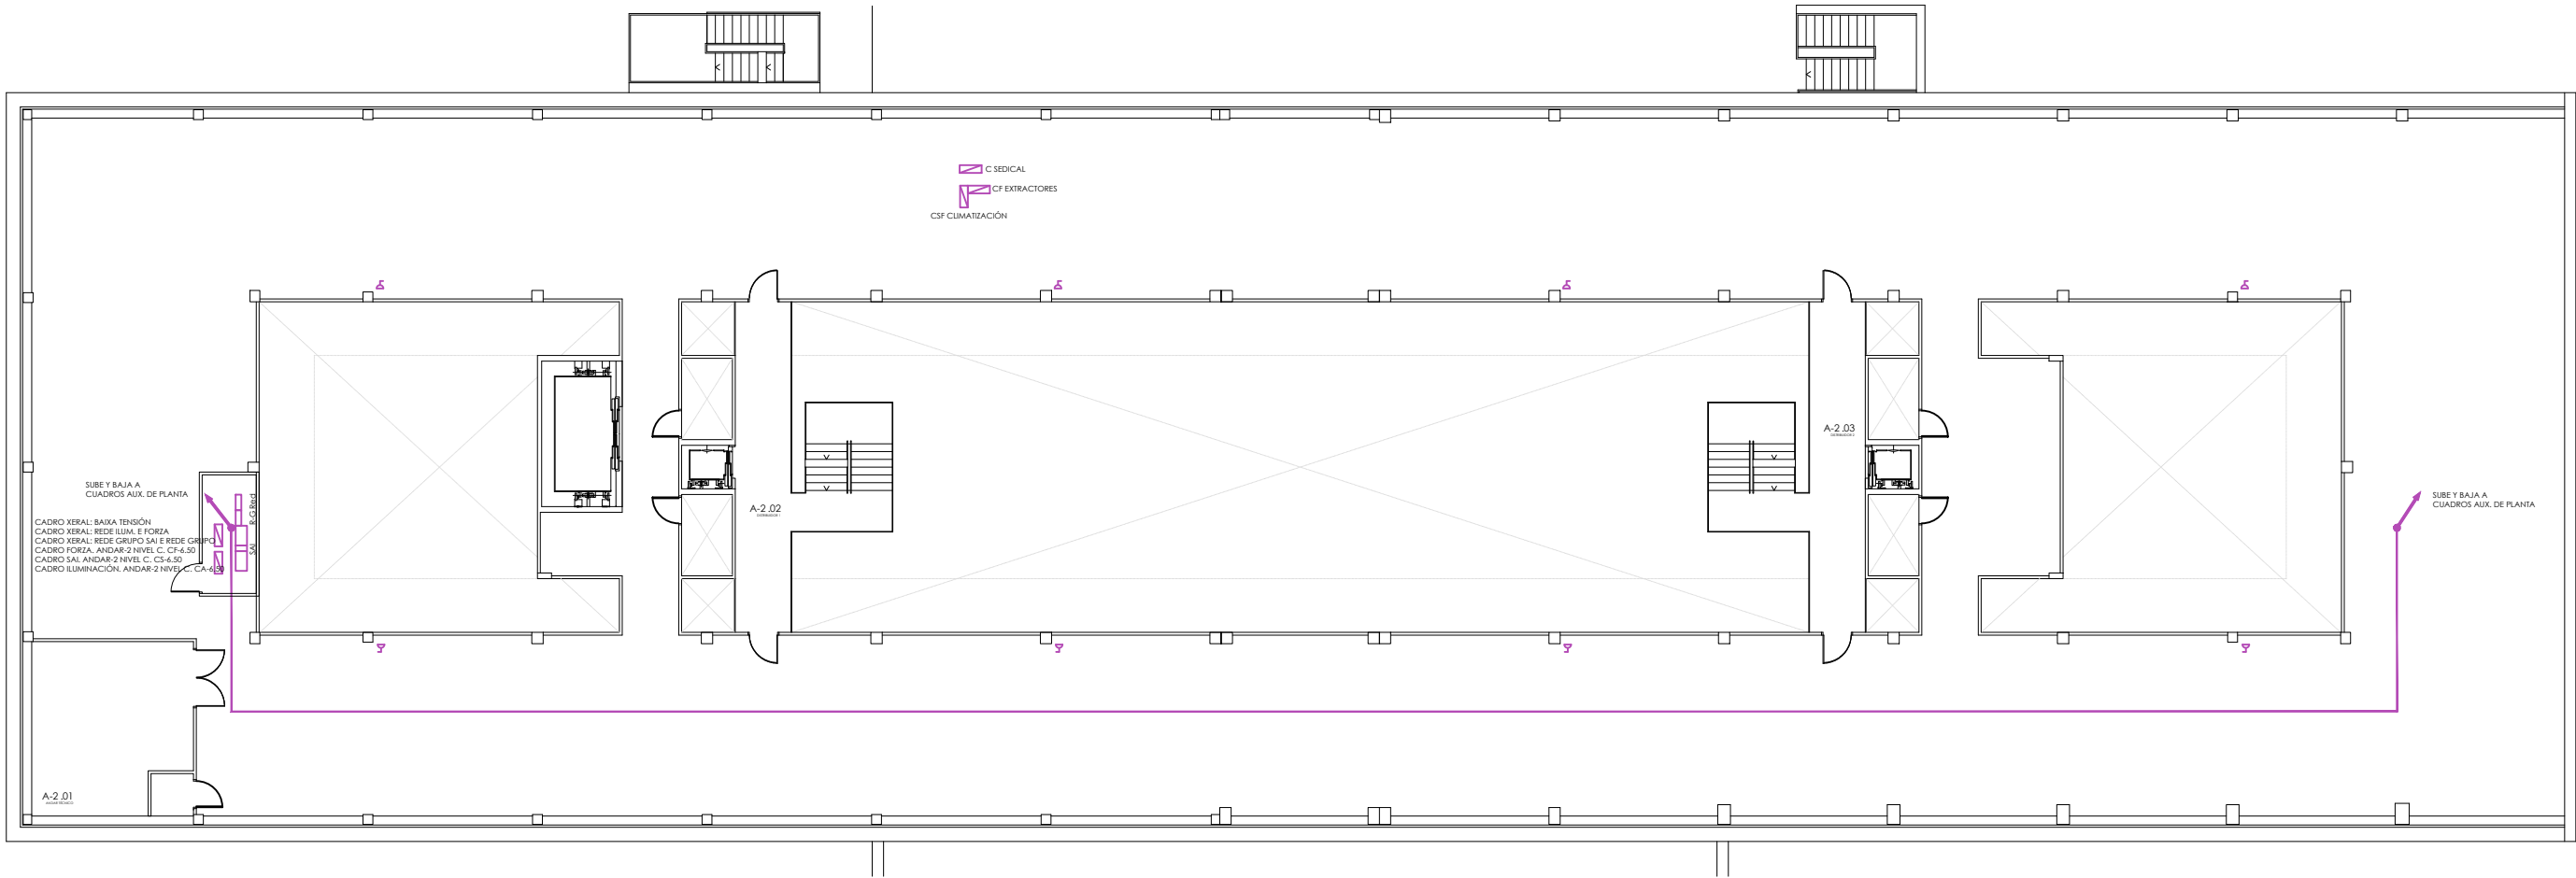


ANDAR -2

ANDAR	LOCAL	USO	ÁREA
-2	01	ANDAR TÉCNICO	1404,07
-2	02	DISTRIBUIDOR 1	23,11
-2	03	DISTRIBUIDOR 2	23,11

PROXECTO: ELECTRICIDADE	CENTRO:SERVIZOS CENTRAIS DE INVESTIGACIÓN	CAMPUS: A CORUÑA - ELVIÑA
PLANO: ANDAR -2, COTA -6.50. CADROS		
ESCALA: 1/250_A3	Cotas en metros	DATA DE CONSTRUCCIÓN: 2003
ARQUITECTO: ÁREA QUATRO ARQUITECTOS+JORGE ROURA TRASEIRA		DATA DE ACTUALIZACIÓN: octubre 22
VICERREITORÍA DE PLANIFICACIÓN ECONÓMICA E INFRAESTRUTURAS SERVIZO DE ARQUITECTURA, URBANISMO E EQUIPAMENTOS		
Nº: 103		
UNIVERSIDADE DA CORUÑA		

CUADRO EN EXTERIOR EDIFICIO

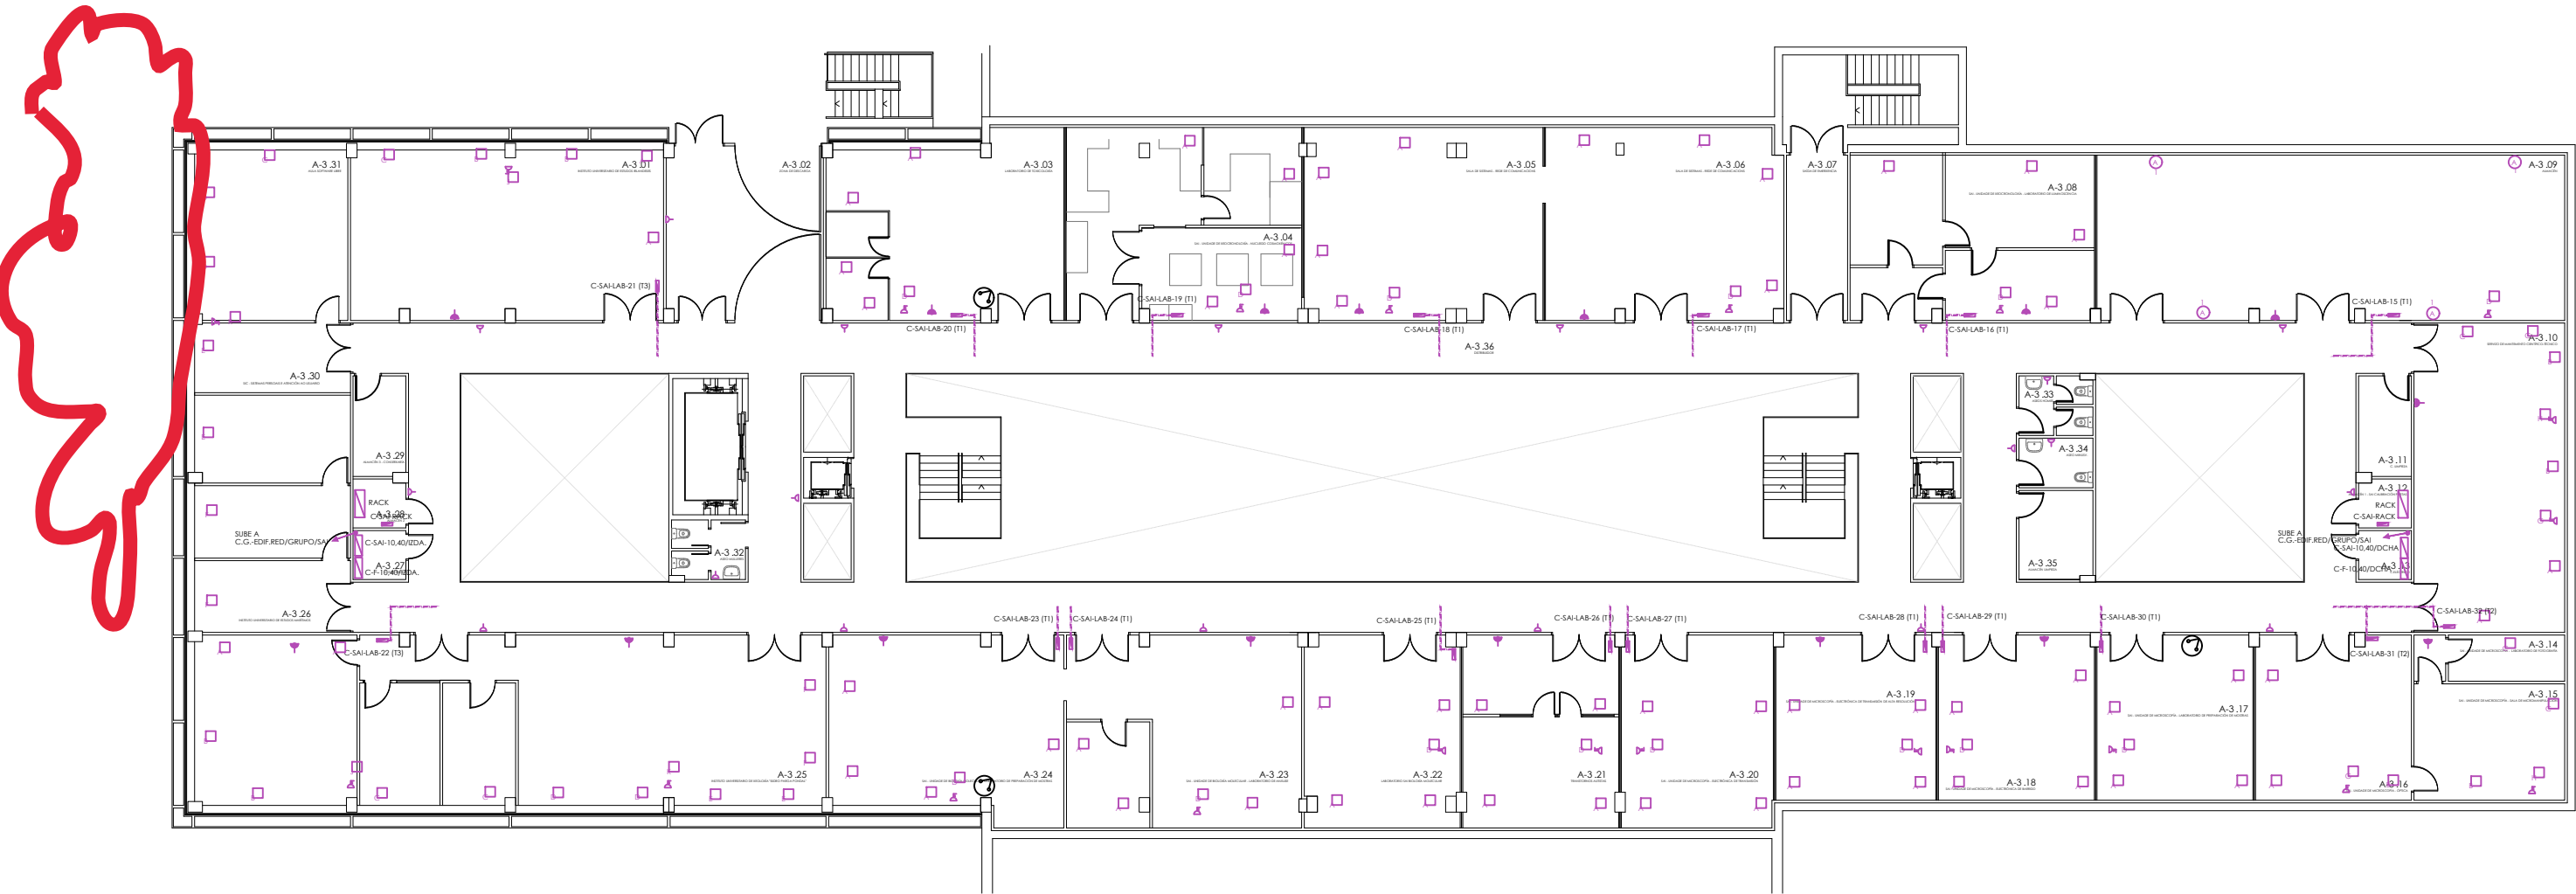

ANDAR -3

ANDAR LOCAL USO


-3	01	INSTITUTO UNIVERSITARIO DE ESTUDOS IRLANDESES	75,88
-3	02	ZONA DE DESCARGA	38,95
-3	03	LABORATORIO DE TOXICOLOXÍA	58,20
-3	04	SAI - UNIDADE DE XEOCRONOLOXÍA - NUCLEIDO COSMOXÉNICOS	59,44
-3	05	SALA DE SISTEMAS - REDE DE COMUNICACIONS	64,67
-3	06	SALA DE SISTEMAS - REDE DE COMUNICACIONS	64,88
-3	07	SAÍDA DE EMERXENCIA	14,44
-3	08	SAI - UNIDADE DE XEOCRONOLOXÍA - LABORATORIO DE LUMINOSNCENCIA	56,37
-3	09	ALMACÉN	110,20
-3	10	SERVIZO DE MANTEMENTO CIENTÍFICO-TÉCNICO	66,69
-3	11	C. LIMPIEZA	7,53
-3	12	ALMACÉN 1 - SAI CALIBRACIÓN PIPETAS	3,63
-3	13	C.ELÉCTRICO	3,70
-3	14	SAI - UNIDADE DE MICROSCOPÍA - LABORATORIO DE FOTOGRAFÍA	9,90
-3	15	SAI - UNIDADE DE MICROSCOPÍA - SALA DE MICROMANIPULACIÓN	25,08
-3	16	SAI - UNIDADE DE MICROSCOPÍA - ÓPTICA	36,63
-3	17	SAI - UNIDADE DE MICROSCOPÍA - LABORATORIO DE PREPARACIÓN DE MOSTRAS	36,74
-3	18	SAI - UNIDADE DE MICROSCOPÍA - ELECTRÓNICA DE BARRIDO	36,74
-3	19	SAI - UNIDADE DE MICROSCOPÍA - ELECTRÓNICA DE TRANSMISIÓN DE ALTA RESOLUCIÓN	37,61
-3	20	SAI - UNIDADE DE MICROSCOPÍA - ELECTRÓNICA DE TRANSMISIÓN	41,74
-3	21	TRANSTORNOS AUTISTAS	42,71

AREA

-3	22	LABORATORIO SAI BIOLOXÍA MOLECULAR	41,92
-3	23	SAI - UNIDADE DE BIOLOXÍA MOLECULAR - LABORATORIO DE ANÁLISE	63,83
-3	24	SAI - UNIDADE DE BIOLOXÍA MOLECULAR - LABORATORIO DE PREPARACIÓN DE MOSTRAS	59,24
-3	25	INSTITUTO UNIVERSITARIO DE XEOLOXÍA "ISIDRO PARGA PONDAL"	150,90
-3	26	INSTITUTO UNIVERSITARIO DE ESTUDOS MARÍTIMOS	51,67
-3	27	C. ELÉCTRICO	3,70
-3	28	ALMACÉN 2	3,63
-3	29	ALMACÉN 3 - CONSERXAÍA	7,53
-3	30	SIC - SISTEMAS PERSOAIS E ATENCIÓN AO USUARIO	15,51
-3	31	AULA SOFTWARE LIBRE	37,27
-3	32	ASEO MULLERES	6,01
-3	33	ASEOS HOMES	6,01
-3	34	ASEO MINUSV.	5,26
-3	35	ALMACÉN LIMPIEZA	9,36
-3	36	DISTRIBUIDOR	477,19

PROXECTO: ELECTRICIDADE		CENTRO:SERVIZOS CENTRAIS DE INVESTIGACIÓN		CAMPUS: A CORUÑA - ELVIÑA	
PLANO: ANDAR -3, COTA -10.40. CADROS					
ESCALA: 1/250_A3		Cotas en metros		DATA DE CONSTRUCCIÓN: 2003	
ARQUITECTO: ÁREA QUATRO ARQUITECTOS+JORGE ROURA TRASEIRA				DATA DE ACTUALIZACIÓN: outubro 22	
VICERREITORÍA DE PLANIFICACIÓN ECONÓMICA E INFRAESTRUTURAS					Nº: 104
SERVIZO DE ARQUITECTURA, URBANISMO E EQUIPAMENTOS					
					 UNIVERSIDADE DA CORUÑA




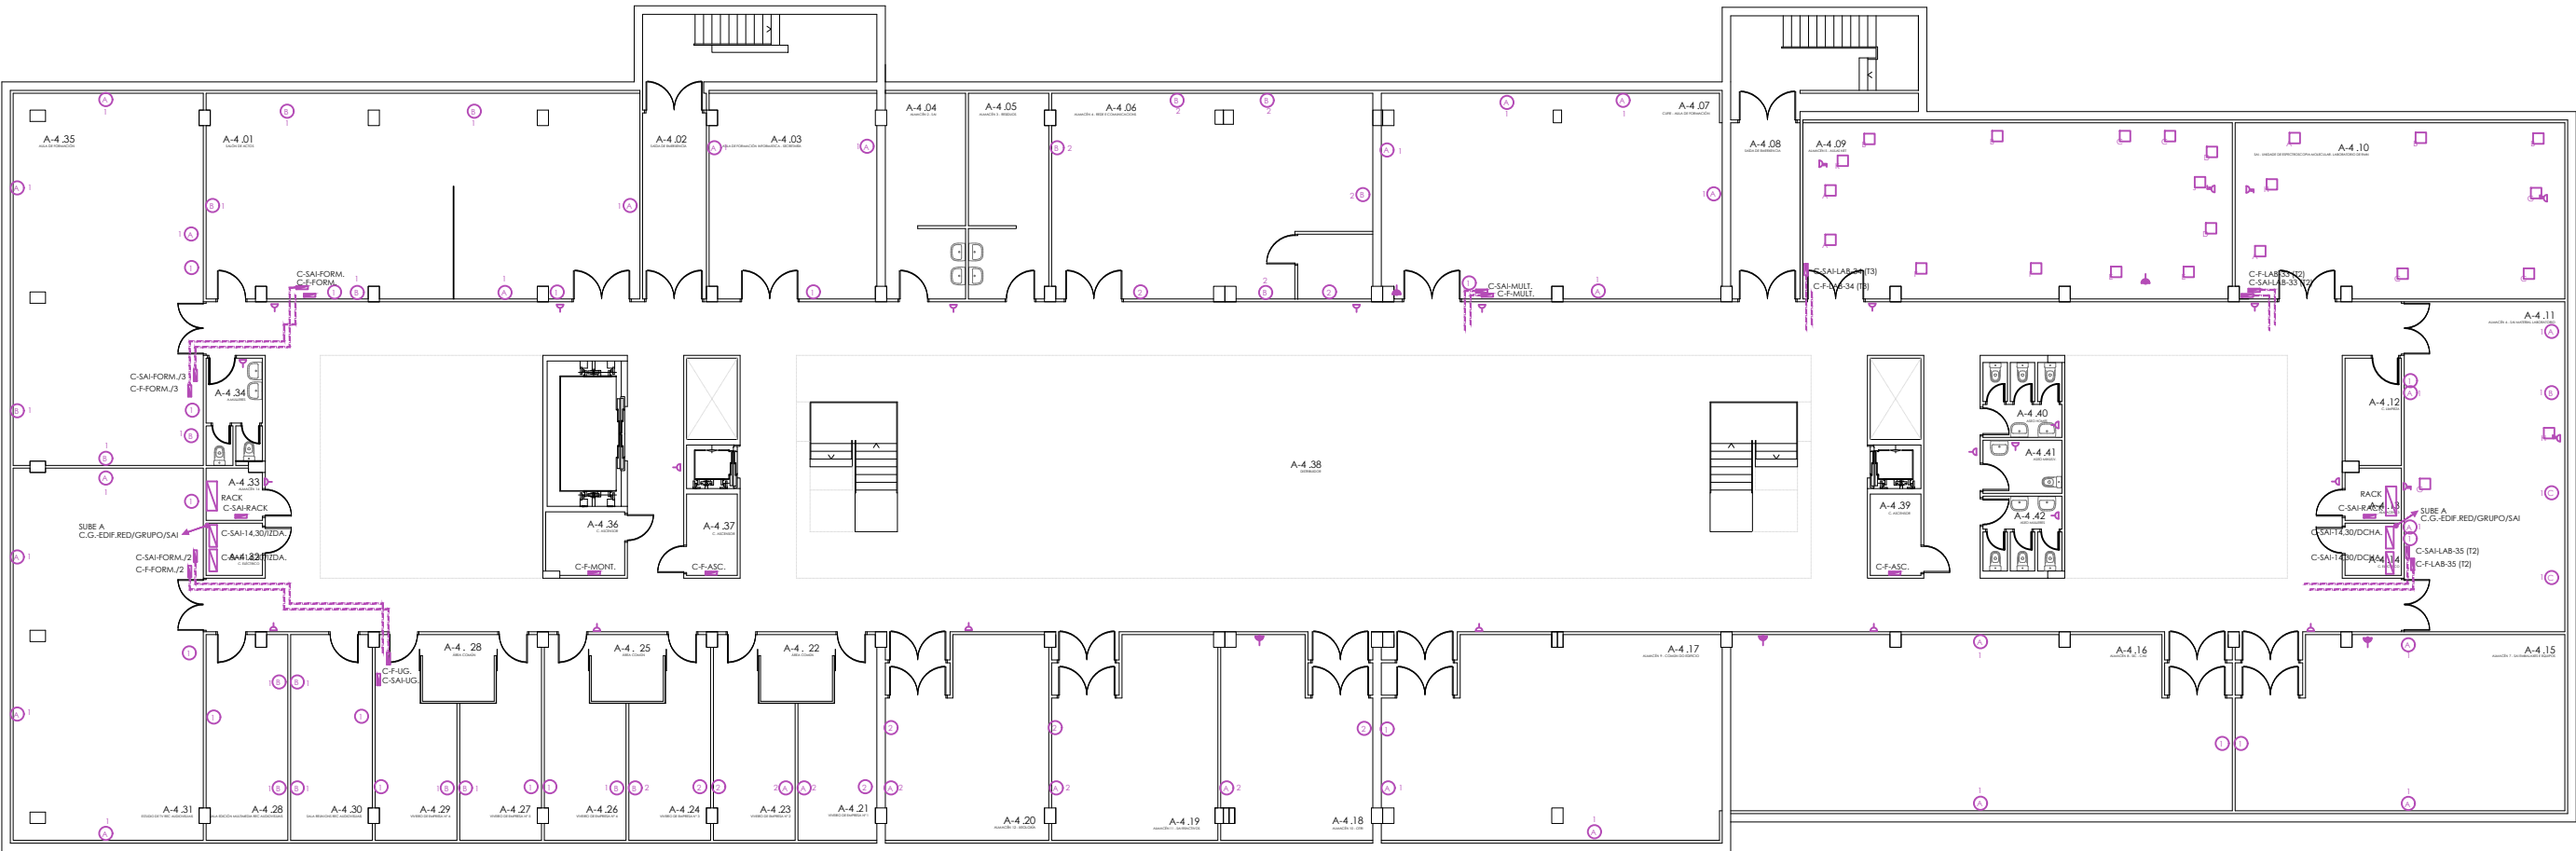

ANDAR -4

ANDAR	LOCAL	USO	AREA	-4	23	VIVEIRO DE EMPRESA Nº 2	17,89
-4	01	SALÓN DE ACTOS	111,28	-4	24	VIVEIRO DE EMPRESA Nº 3	17,89
-4	02	SAÍDA DE EMERXENCIA	14,92	-4	25	ÁREA COMÚN	6,03
-4	03	AULA DE FORMACIÓN INFORMÁTICA - SECRETARÍA	43,09	-4	26	VIVEIRO DE EMPRESA Nº 4	17,89
-4	04	ALMACÉN 2 - SAI	20,59	-4	27	VIVEIRO DE EMPRESA Nº 5	17,89
-4	05	ALMACÉN 3 - RESIDUOS	20,48	-4	28	SALA EDICIÓN MULTIMEDIA REC AUDIOVISUAIS	20,91
-4	06	ALMACÉN 4 - REDE E COMUNICACIONS	82,36	-4	28	ÁREA COMÚN	6,03
-4	07	CUFIE - AULA DE FORMACIÓN	87,44	-4	29	VIVEIRO DE EMPRESA Nº 6	17,89
-4	08	SAÍDA DE EMERXENCIA	15,35	-4	30	SALA REUNIONS REC AUDIOVISUAIS	21,02
-4	09	ALMACÉN 5 - AULAS NET	94,82	-4	31	ESTUDIO DE TV REC AUDIOVISUAIS	88,50
-4	10	SAI - UNIDADE DE ESPECTROSCOPIA MOLECULAR- LABORATORIO DE RMN	72,88	-4	32	C. ELÉCTRICO	3,70
-4	11	ALMACÉN 6 - SAI MATERIAL LABORATORIO	66,69	-4	33	ALMACÉN 14	3,63
-4	12	C. LIMPIEZA	7,53	-4	34	A.MULLERES	7,26
-4	13	ALMACEN 13	3,63	-4	35	AULA DE FORMACIÓN	88,50
-4	14	C. ELÉCTRICO	3,70	-4	36	C. ASCENSOR	6,22
-4	15	ALMACÉN 7 - SAI EMBALAXES E EQUIPOS	70,08	-4	37	C. ASCENSOR	5,18
-4	16	ALMACÉN 8 - SIC - CAU	108,01	-4	38	DISTRIBUIDOR	812,73
-4	17	ALMACÉN 9 - COMÚN DO EDIFICIO	84,36	-4	39	C. ASCENSOR	5,18
-4	18	ALMACÉN 10 - OTRI	36,12	-4	40	ASEO HOMES	7,11
-4	19	ALMACÉN 11 - SAI REACTIVOS	40,01	-4	41	ASEO MINUSV.	5,26
-4	20	ALMACÉN 12 - XEOLOXÍA	39,41	-4	42	ASEO MULLERES	7,11
-4	21	VIVEIRO DE EMPRESA Nº 1	17,26				
-4	22	ÁREA COMÚN	6,03				


PROXECTO: ELECTRICIDADE		CENTRO:SERVIZOS CENTRAIS DE INVESTIGACIÓN		CAMPUS: A CORUÑA - ELVIÑA	
PLANO: ANDAR -4, COTA -14.30. CADROS					105
ESCALA: 1/250_A3		Cotas en metros	DATA DE CONSTRUCCIÓN: 2003		
ARQUITECTO: AREA QUATRO ARQUITECTOS+JORGE ROURA TRASEIRA			DATA DE ACTUALIZACIÓN: octubre 22		
VICERREITORÍA DE PLANIFICACIÓN ECONÓMICA E INFRAESTRUTURAS SERVIZO DE ARQUITECTURA, URBANISMO E EQUIPAMENTOS					 UNIVERSIDADE DA CORUÑA

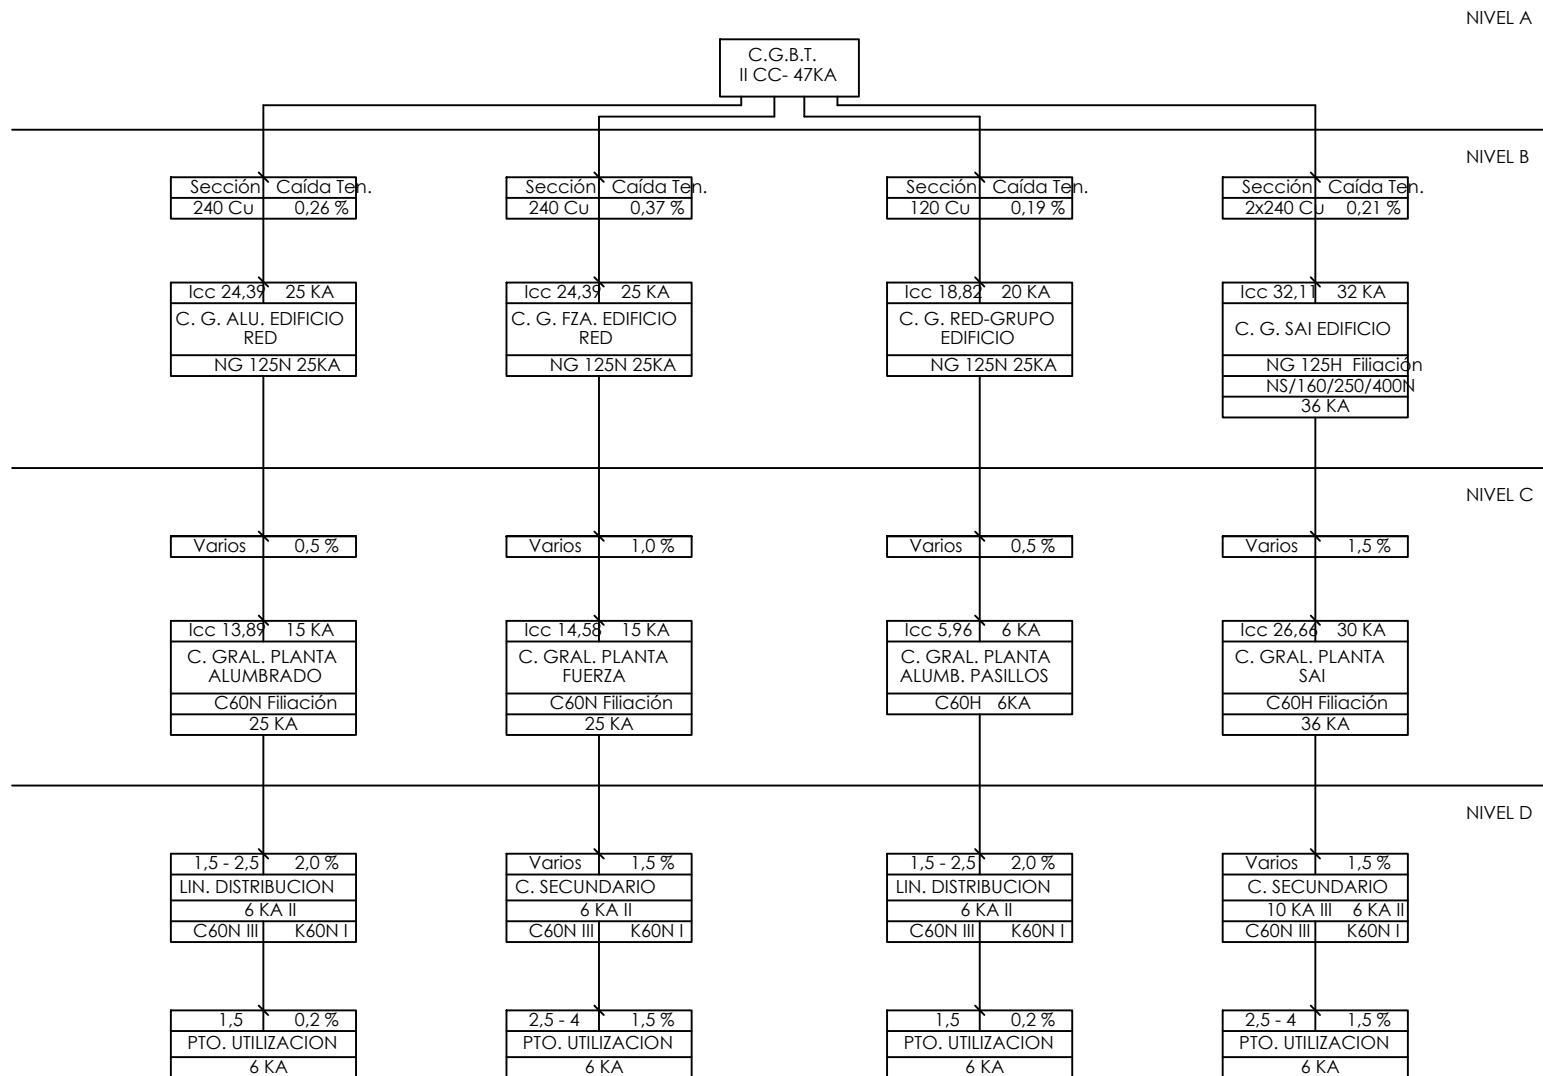

PROXECTO: ELECTRICIDADE	CENTRO: SERVICIOS CENTRAIS DE INVESTIGAC.	CAMPUS: A CORUÑA - ELVIÑA
PLANO: ESQUEMA DE PRINCIPIO		Nº: 106
ESCALA:	DATA DE CONSTRUCCIÓN: 2003	
ARQUITECTO:	DATA DE ACTUALIZACIÓN: octubre 22	
VICERREITORÍA DE PLANIFICACIÓN ECONÓMICA E INFRAESTRUTURAS SERVIZO DE ARQUITECTURA, URBANISMO E EQUIPAMENTOS		
		 UNIVERSIDADE DA CORUÑA




CADRO XERAL DE BAIXA TENSIÓN

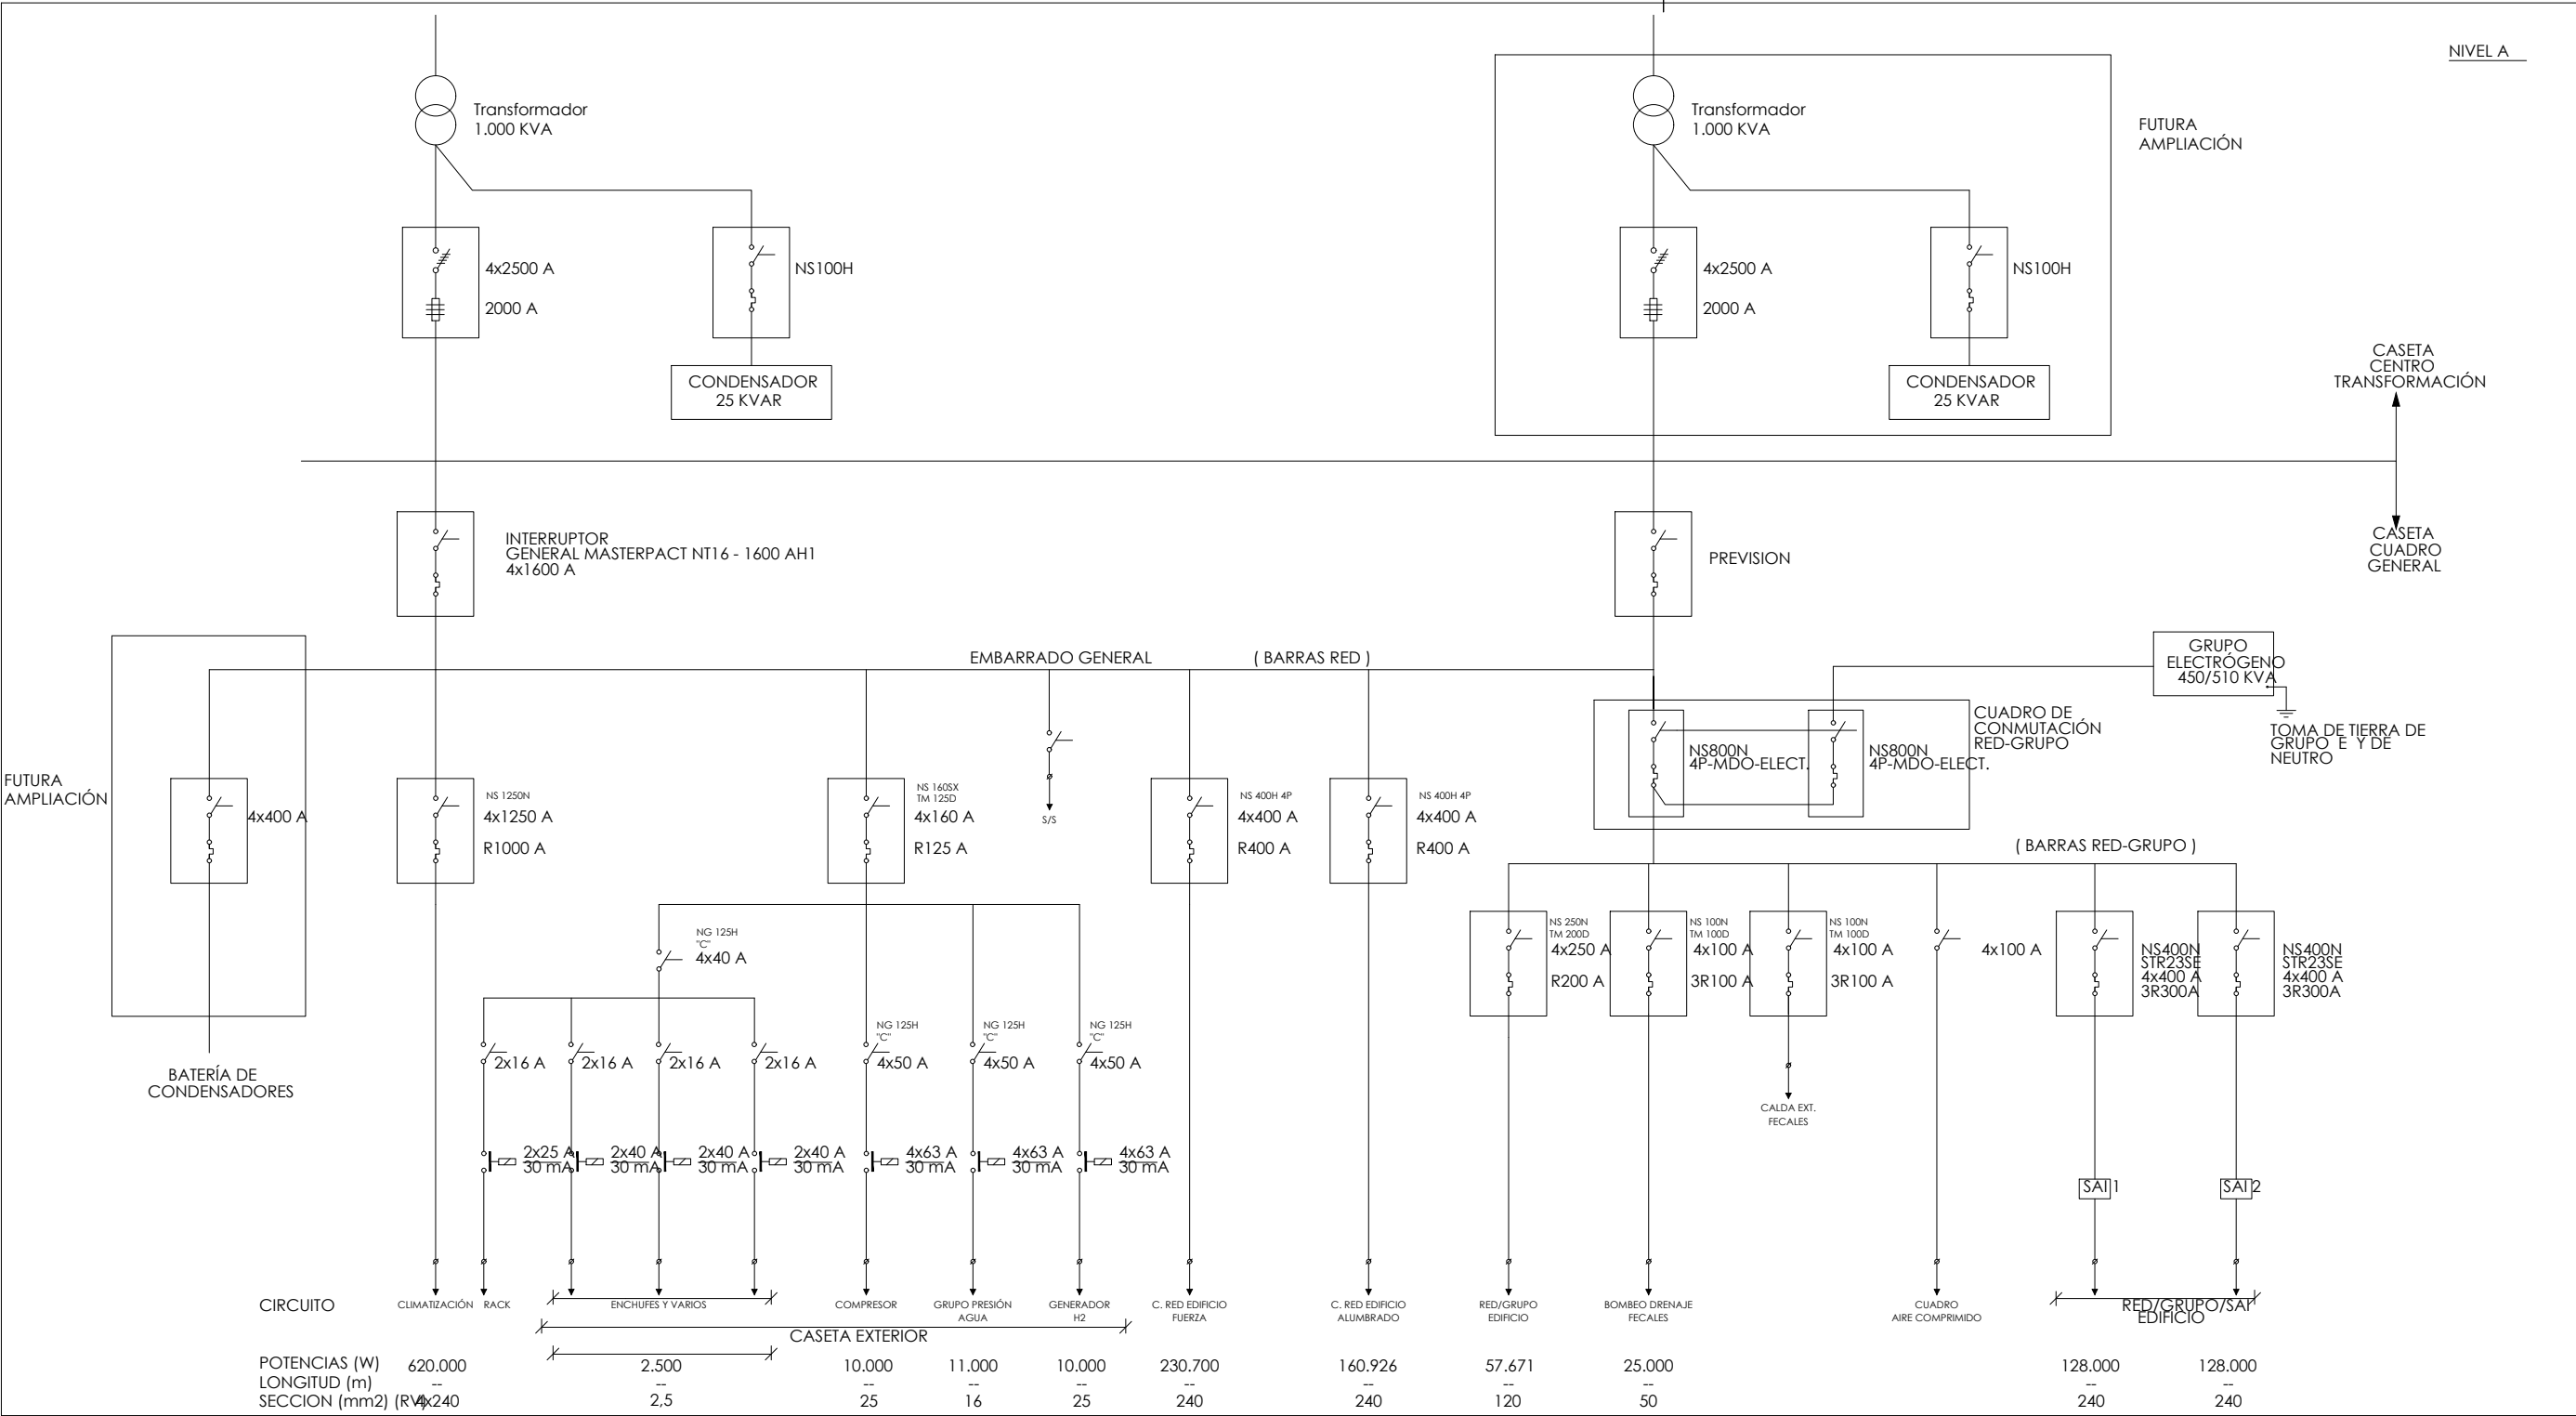


PROXECTO: ELECTRICIDADE	CENTRO: SERVICIOS CENTRAIS DE INVESTIGAC.	CAMPUS: A CORUÑA - ELVIÑA
PLANO: ESQUEMAS UNIFLARES	Nº: 107A	
ESCALA:	DATA DE CONSTRUCCIÓN: 2003	DATA DE ACTUALIZACIÓN: octubre 22
ARQUITECTO:	VICERREITORÍA DE PLANIFICACIÓN ECONÓMICA E INFRAESTRUTURAS	
SERVIZO DE ARQUITECTURA, URBANISMO E EQUIPAMENTOS		UNIVERSIDADE DA CORUÑA

CADRO XERAL EDIFICIO-REDE ILUMINACIÓN

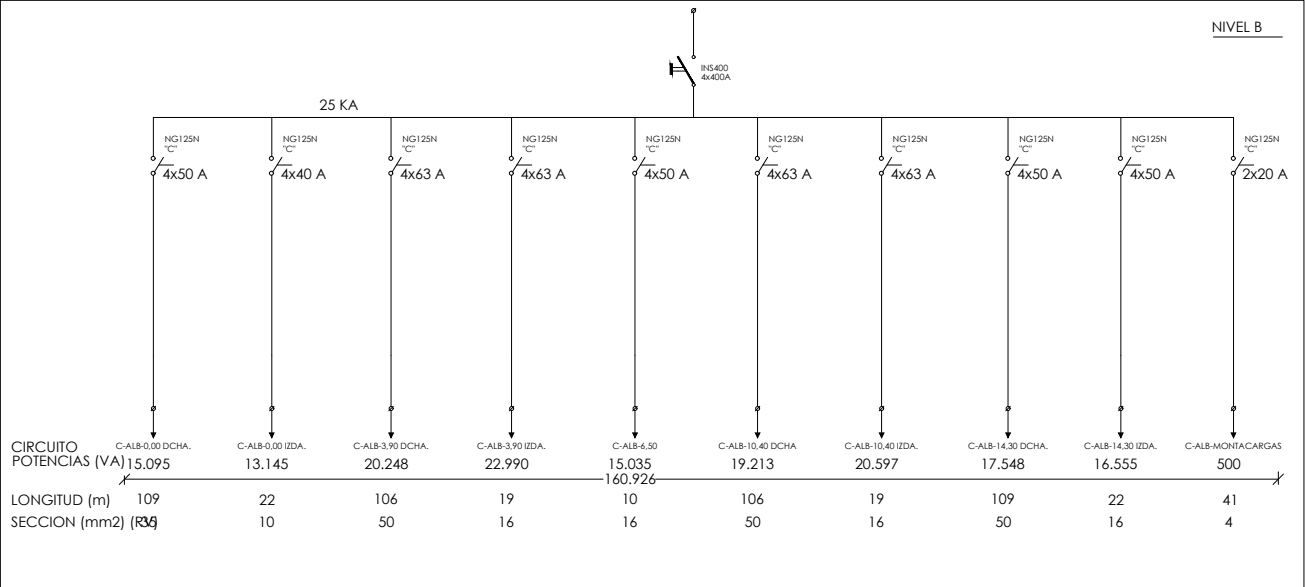


CADRO XERAL EDIFICIO-REDE FORZA

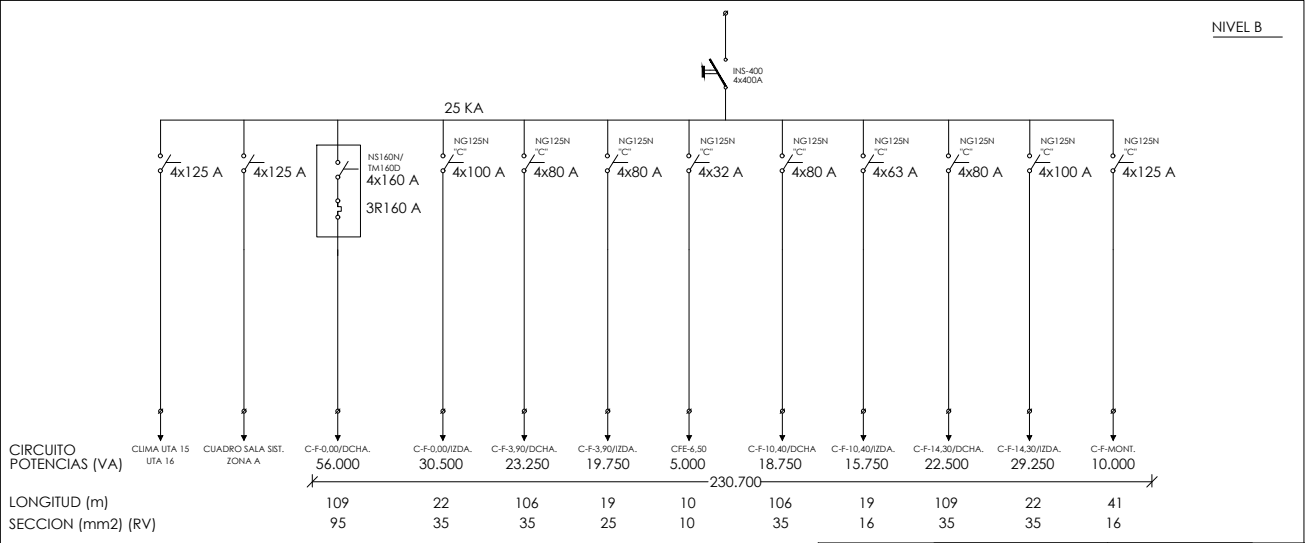

PROXECTO: ELECTRICIDADE	CENTRO: SERVICIOS CENTRAIS DE INVESTIGAC.	CAMPUS: A CORUÑA - ELVIÑA
PLANO: ESQUEMAS UNIFILARES	Nº: 107B	
ESCALA:	DATA DE CONSTRUCCIÓN: 2003	
ARQUITECTO:	DATA DE ACTUALIZACIÓN: octubre 22	
VICERREITORÍA DE PLANIFICACIÓN ECONÓMICA E INFRAESTRUTURAS SERVIZO DE ARQUITECTURA, URBANISMO E EQUIPAMENTOS		



CADRO XERAL EDIFICIO REDE/GRUPO/SAI

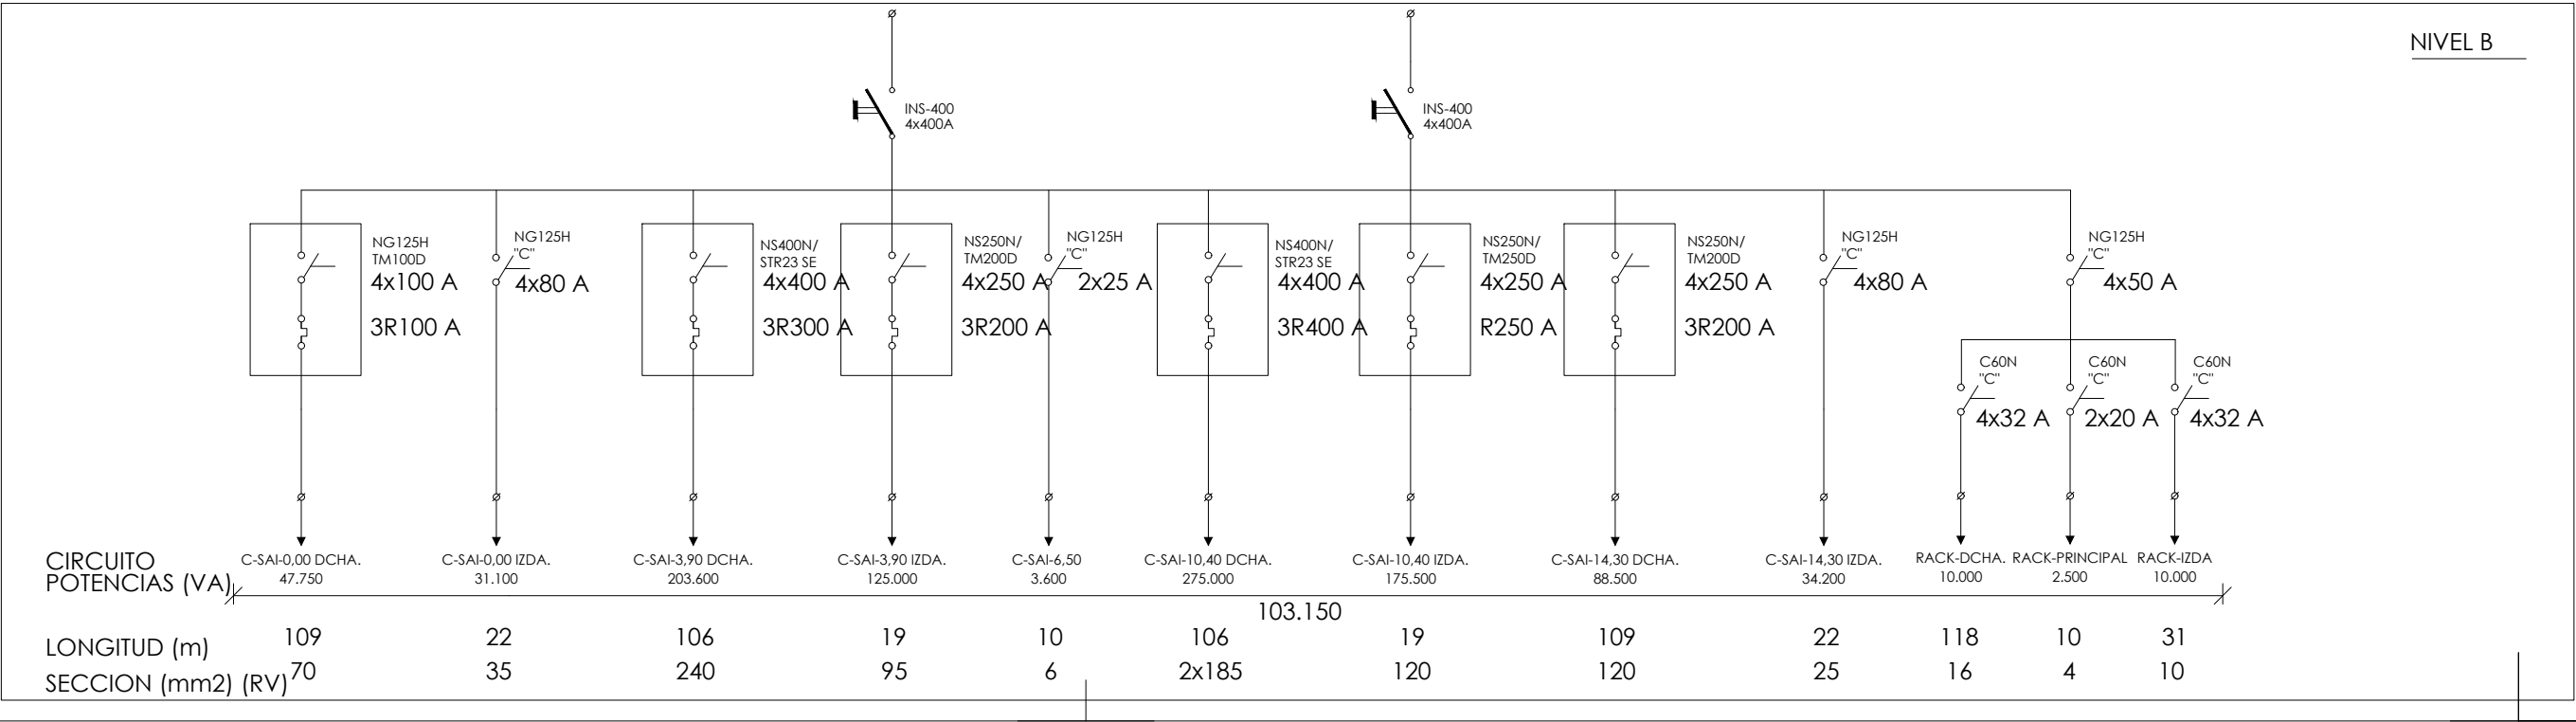

CADRO XERAL EDIFICIO REDE-GRUPO

